

动力 POWER 电气 ELEC. 暖通 H.V.A.C 给排水 W.S.S. 结构 STRU. 建筑 ARCH. 会签栏 THE COUNTERSIGN COLUMN

设计单位
DESIGNED BY
ARCHI-UNION
上海创盟国际建筑设计有限公司
SHANGHAI ARCHI-UNION
ARCHITECTURAL DESIGN CO.,LTD
甲级证书号: A231001356
GRADE A QUALIFICATION NO.:A231001356
中国上海市杨浦区军工路1436号36-38栋
BLDG. 36-38 #1436 JUNGONG RD. YANGPU DIST. SHANGHAI CHINA
Tel: 86-21-55967051 Fax:86-21-55966647

合作设计
CO-OPERATED WITH

项目编号
PROJECT NO. AU20-05

发展商
CLIENT 上海市黄浦区教育局

项目名称
PROJECT 黄浦区094-01地块新建九年一贯制学校、
高级中学(4-21#及新建区)

子项名称
SUB. NAME 新建区

版本 VISION	升版原因 DISCRPTION CAUSE	日期 DATE


审定 AUTHORIZED BY:		
审核 AUDITED BY:		
项目负责人 PROJECT DIRECTOR:		
专业负责人 DISCIPLINE RESPONSIBLE BY:		
校对 CHECKED BY:		
设计 DESIGNED BY:		
绘图 DRAWN BY:		

图纸名称
SHEET TITLE 地下一层厨房风管图


专业 DISCIPLINE	暖通	设计阶段 STATUS
图纸编号 SHEET NO.		绘图日期 DRAWING DATE
版次 REVISION		比例 SCALE 1:150

出图签章
PROJECT SEAL

执业签章
REGISTERED SEAL

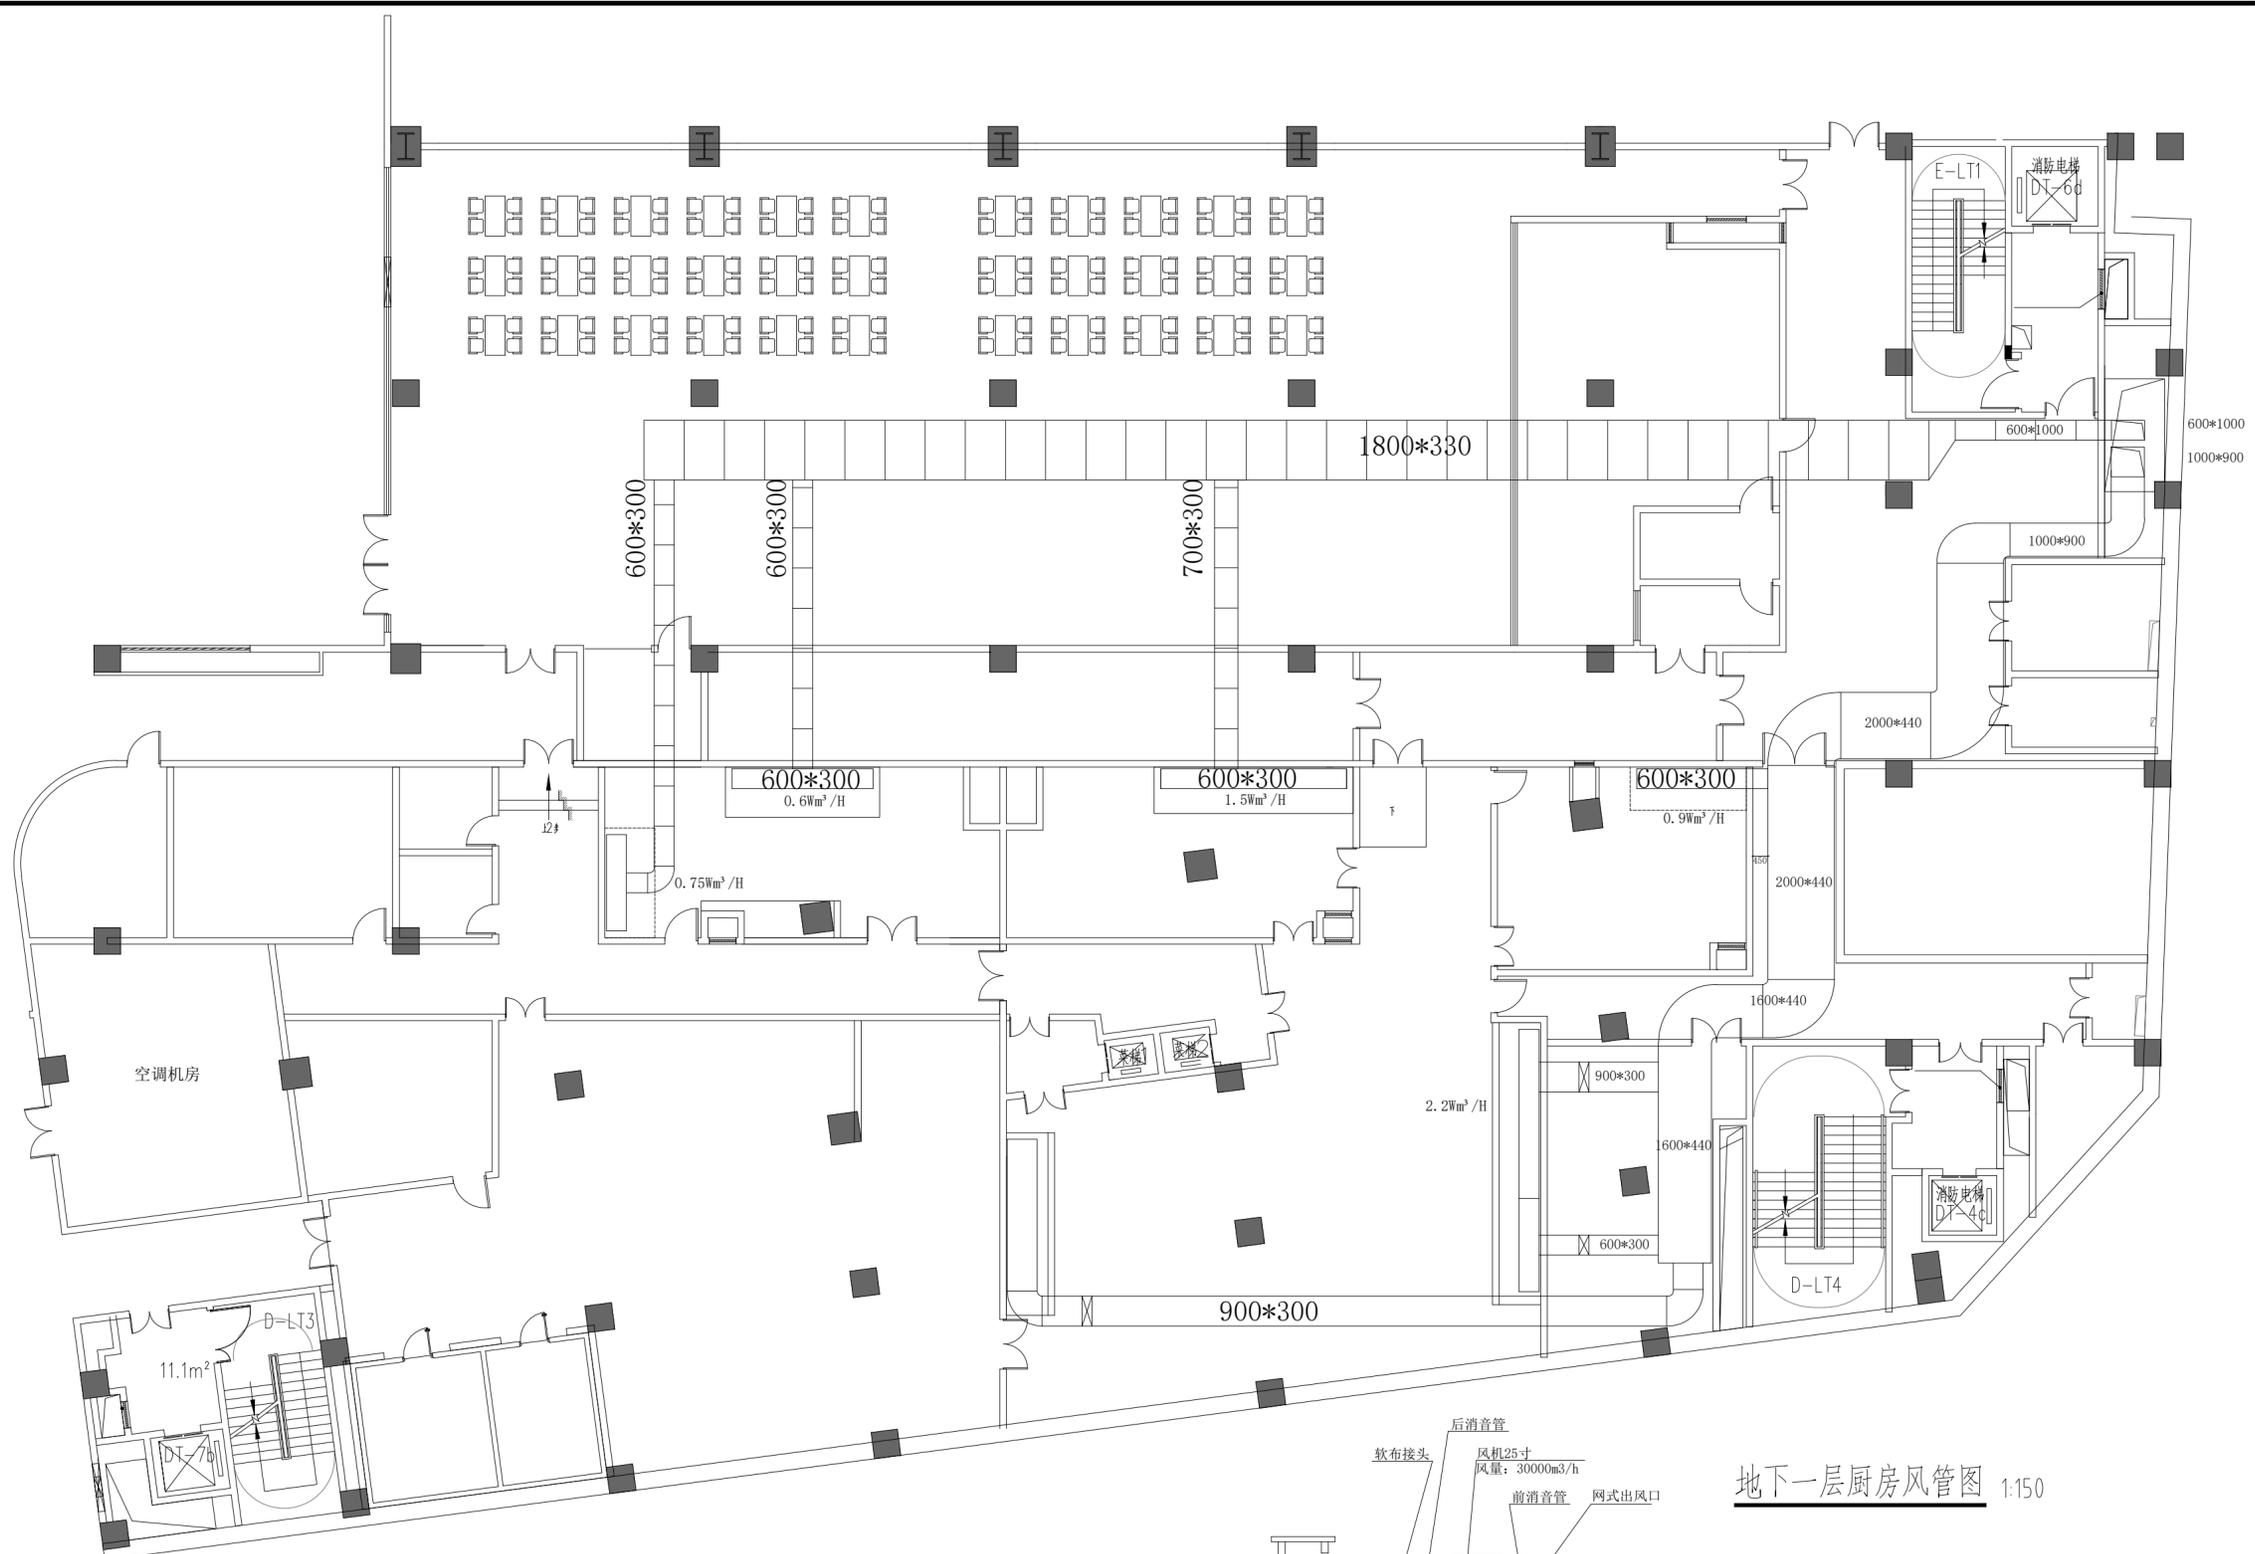

序号	风机	电机功率kw	风量m3/h	风机外形尺寸			重量Kg	数量	
				长mm	宽mm	高mm			
1	排油烟风机28寸	380V, 22kw	45000	1300	1420	1360	900	1台	1200p
2	排蒸汽风机25寸	380V, 15kw	30000	1300	1420	1360	900	1台	1000p
3	油烟净化器	220V, 4kw	45000	1200	1250	1150		1台	
4	新风机	380V, 0.75kw	10000	320	460	460	10	2台	

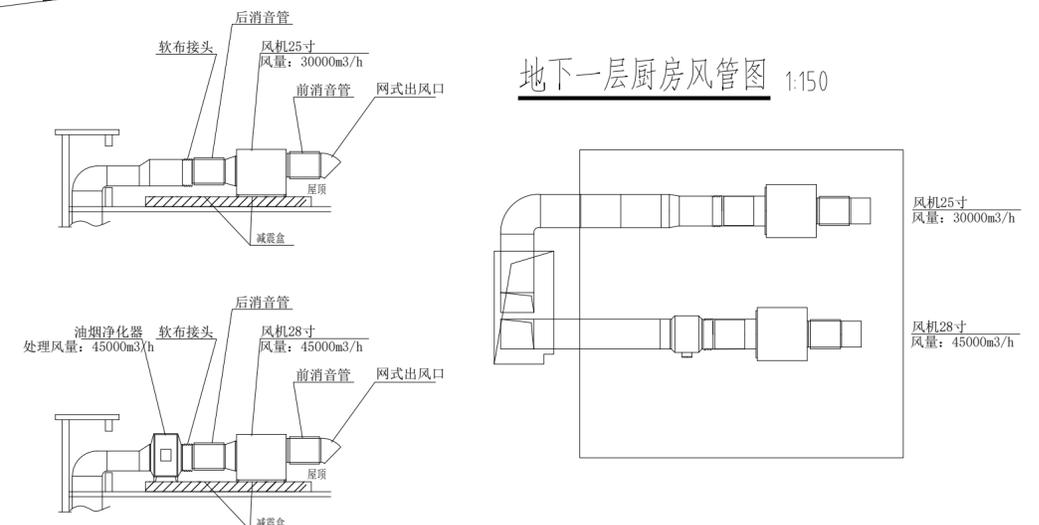

地下一层厨房风管图 1:150