

| 版本 VISION | 升版原因 DISCRIPTION CAUSE | 日期 DATE |
|--------------|---------------------------|------------|
| | | |
| | | |
| | | |
| | | |

| | |
|-------------------------------------|--|
| 审定 AUTHORIZED BY: | |
| 审核 AUDITED BY: | |
| 项目负责人 PROJECT DIRECTOR: | |
| 专业负责人 DISCIPLINE RESPONSIBLE BY: | |
| 校对 CHECKED BY: | |
| 设计 DESIGNED BY: | |
| 绘图 DRAWN BY: | |


图纸名称
SHEET TITLE

地下二层厨房设备布置图

| 专业 DISCIPLINE | 建筑 | 设计阶段 STATUS |
|------------------|----|----------------|
| | | |
| | | |
| | | |
| | | |

出图签章
PROJECT SEAL

执业签章
REGISTERED SEAL

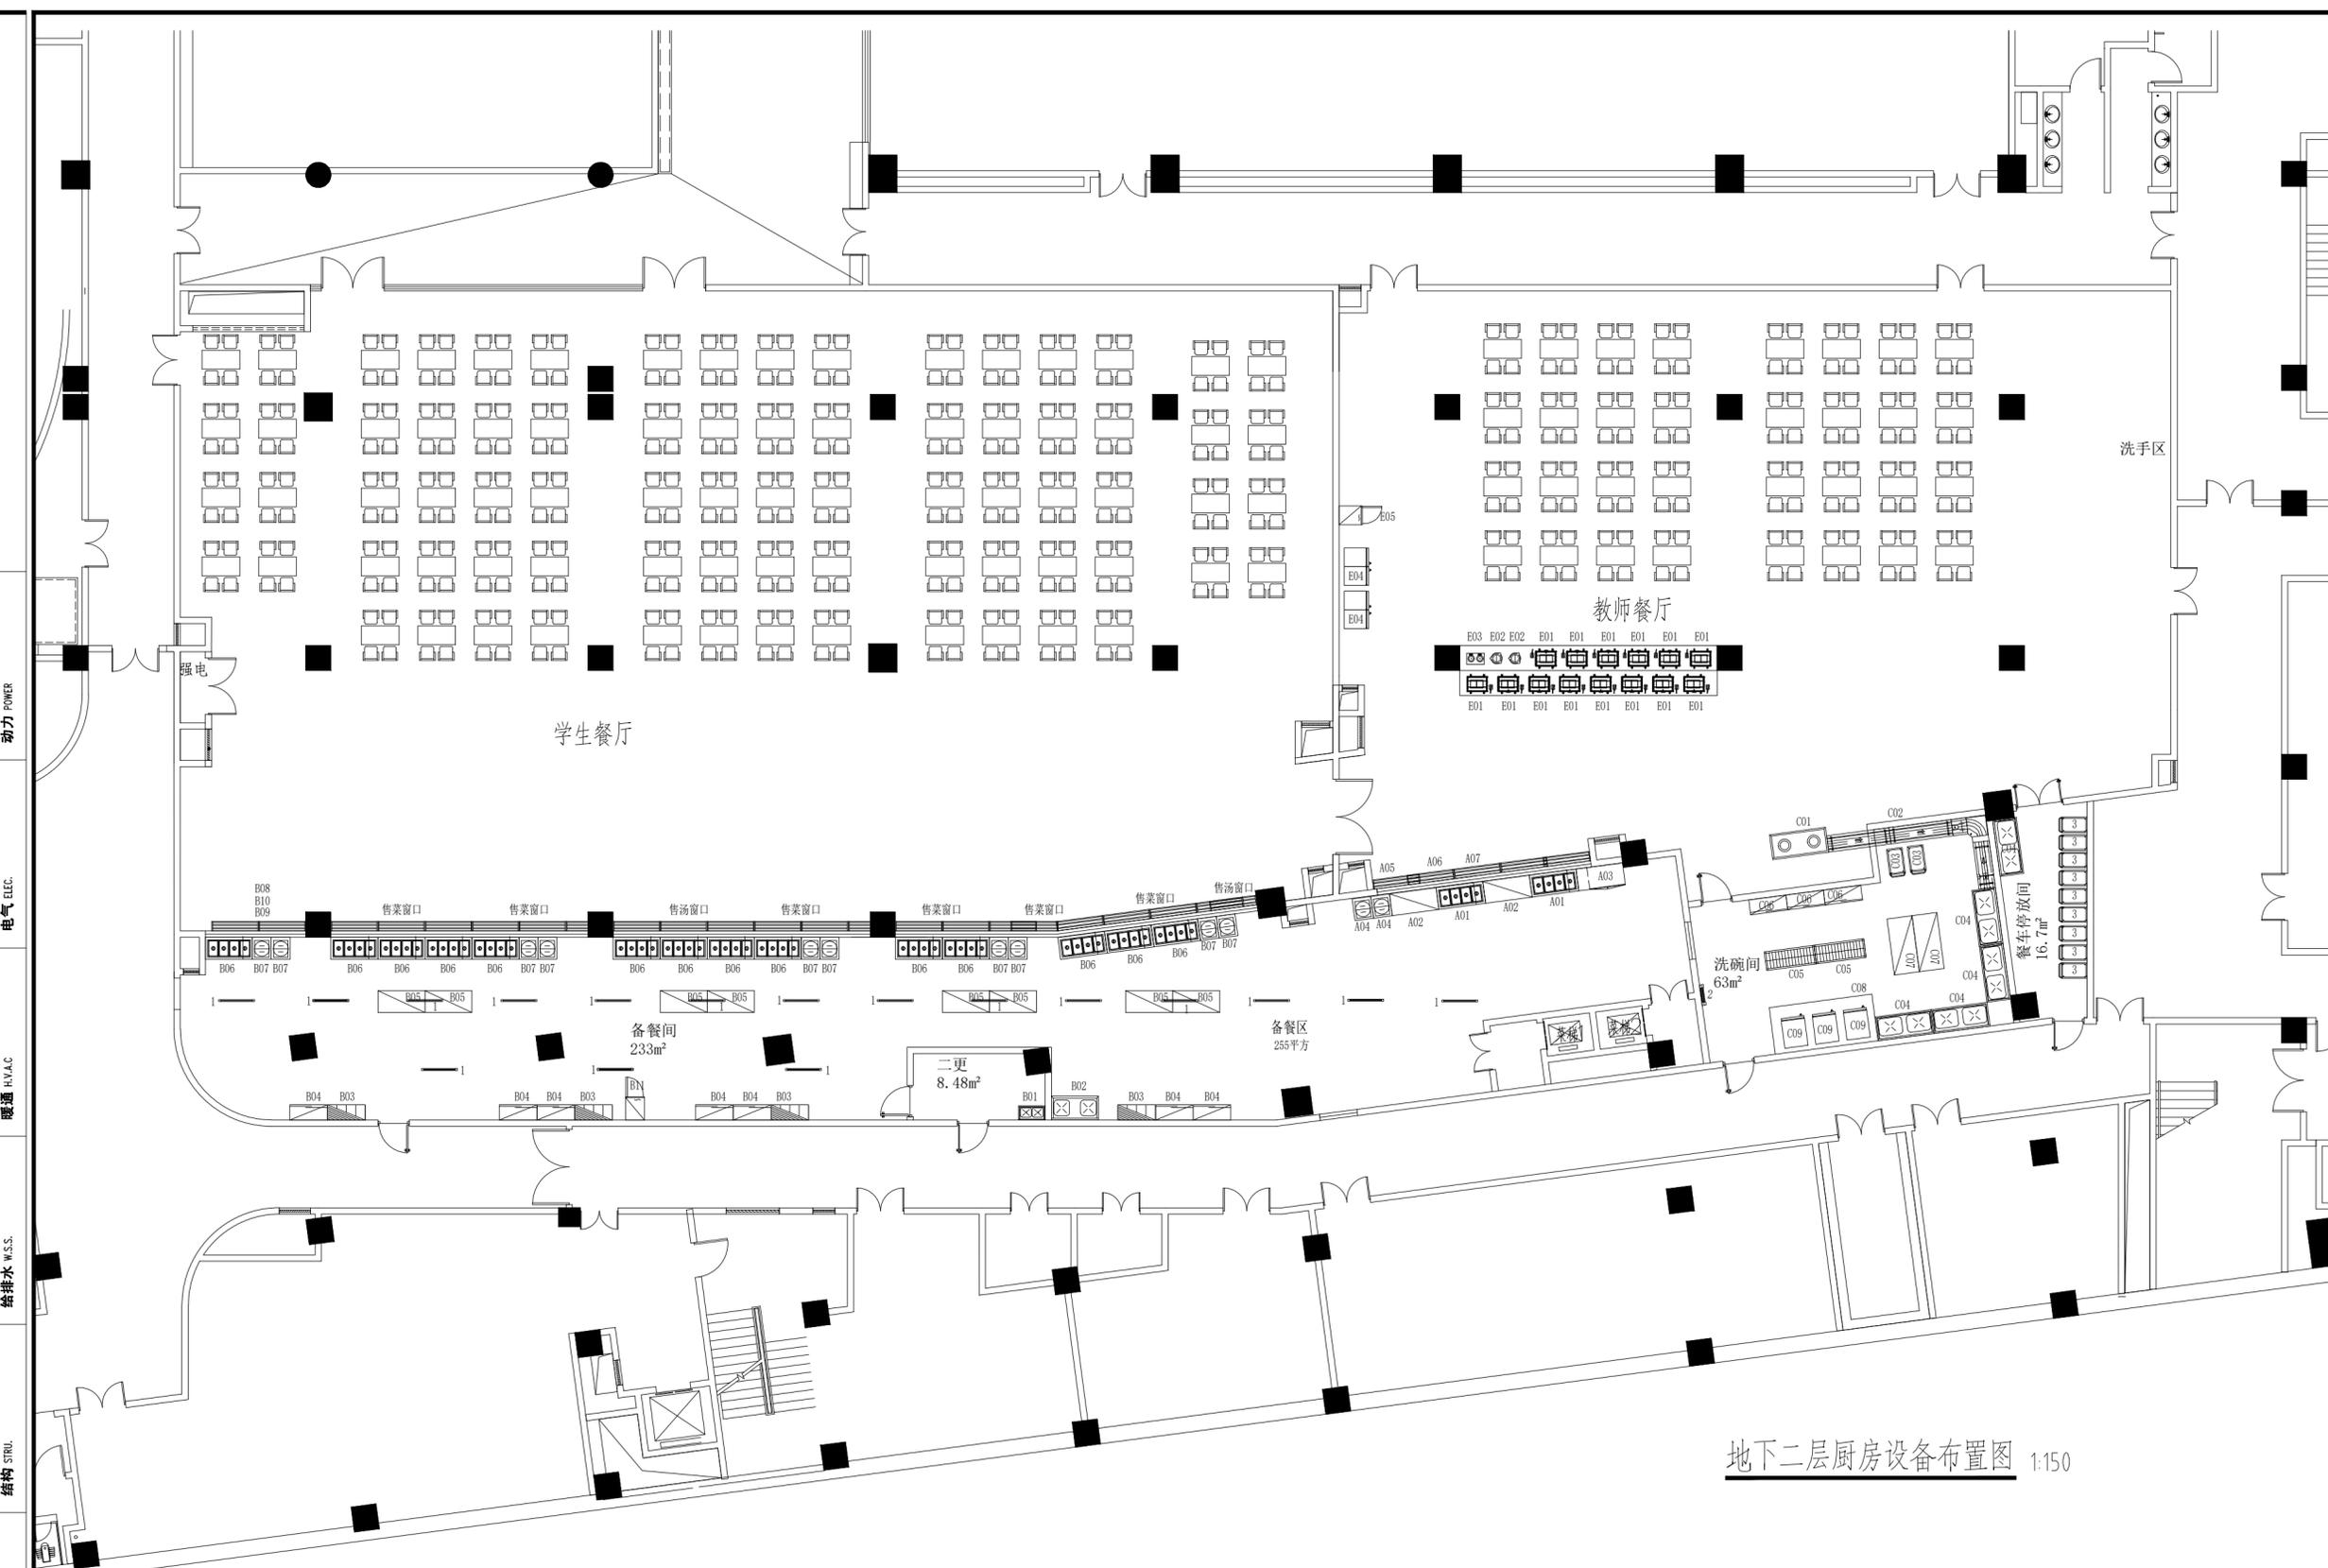

地下二层厨房设备布置图 1:150

| 编号 | 产品名称 | 规格 | 数量 | 编号 | 产品名称 | 规格 | 数量 | 编号 | 产品名称 | 规格 | 数量 |
|-------|----------|---------------|-----------|-----|-----------|-----------------|----|-----|-----------|---------------|----|
| A01 | 四盆保温台 | 1500*700*800 | 2 | B06 | 四盆保温台 | 1500*700*800 | 14 | C08 | 集气罩 | 3200*1400*500 | 1 |
| A02 | 工作台连下一层 | 1500*700*800 | 2 | B07 | 保温汤车 | 600*700*800 | 10 | C09 | 电蒸箱 | 745*950*1580 | 3 |
| A03 | 平台雪柜 | 1500*700*800 | 1 | B08 | 玻璃罩 | L=30000 | 1 | E01 | 长方形自助餐炉 | 645*455*290 | 14 |
| A04 | 保温汤饭桶 | 600*700*800 | 2 | B09 | 餐盘滑机 | L=30000 | 1 | E02 | 保温汤炉 | 350*350*380 | 2 |
| A05 | 玻璃罩 | L=7000 | 1 | B10 | 暖食灯 | | 10 | E03 | 双头果汁鼎 | 570*350*600 | 1 |
| A06 | 餐盘滑机 | L=7000 | 1 | B11 | 玻璃门留样冷藏冰箱 | 600*760*1960 | 1 | E04 | 保温柜 | 690*760*1827 | 2 |
| A07 | 暖食灯 | | 3 | C01 | 残菜台 | 1800*800*800 | 1 | E05 | 玻璃门留样冷藏冰箱 | 600*760*1960 | 1 |
| 学生备餐区 | | | | C02 | 90度转角传送带 | (5200*2600)*500 | 1 | 其他 | | | |
| B01 | 四星洗手盆 | 850*450*800 | 1 (配感应龙头) | C03 | 收碗车 | 900*500*800 | 2 | 1 | 紫外线消毒灯 | | 17 |
| B02 | 四星盆台带净水器 | 1500*760*800 | 1 | C04 | 四星盆台 | 1800*760*800 | 5 | 2 | 灭蝇灯 | | 3 |
| B03 | 四星货架 | 1200*480*1800 | 4 | C05 | 沥水架 | 1600*600*200 | 2 | 3 | 保温送餐车 | | 9 |
| B04 | 保洁柜 | 1200*480*1800 | 7 | C06 | 保洁柜 | 1200*480*1800 | 3 | | | | |
| B05 | 工作台连下一层 | 1500*700*800 | 8 | C07 | 工作台连下一层 | 1800*800*800 | 2 | | | | |

动力 POWER
电气 ELEC.
暖通 H.V.A.C
给排水 W.S.S.
结构 STRU.
建筑 ARCH.
会签栏 THE COUNTERSIGN COLUMN