


动力 POWER
电气 ELEC.
暖通 HVAC
给排水 W.S.S.
结构 STRU.
建筑 ARCH.
会签栏 THE COUNTERSIGN COLUMN

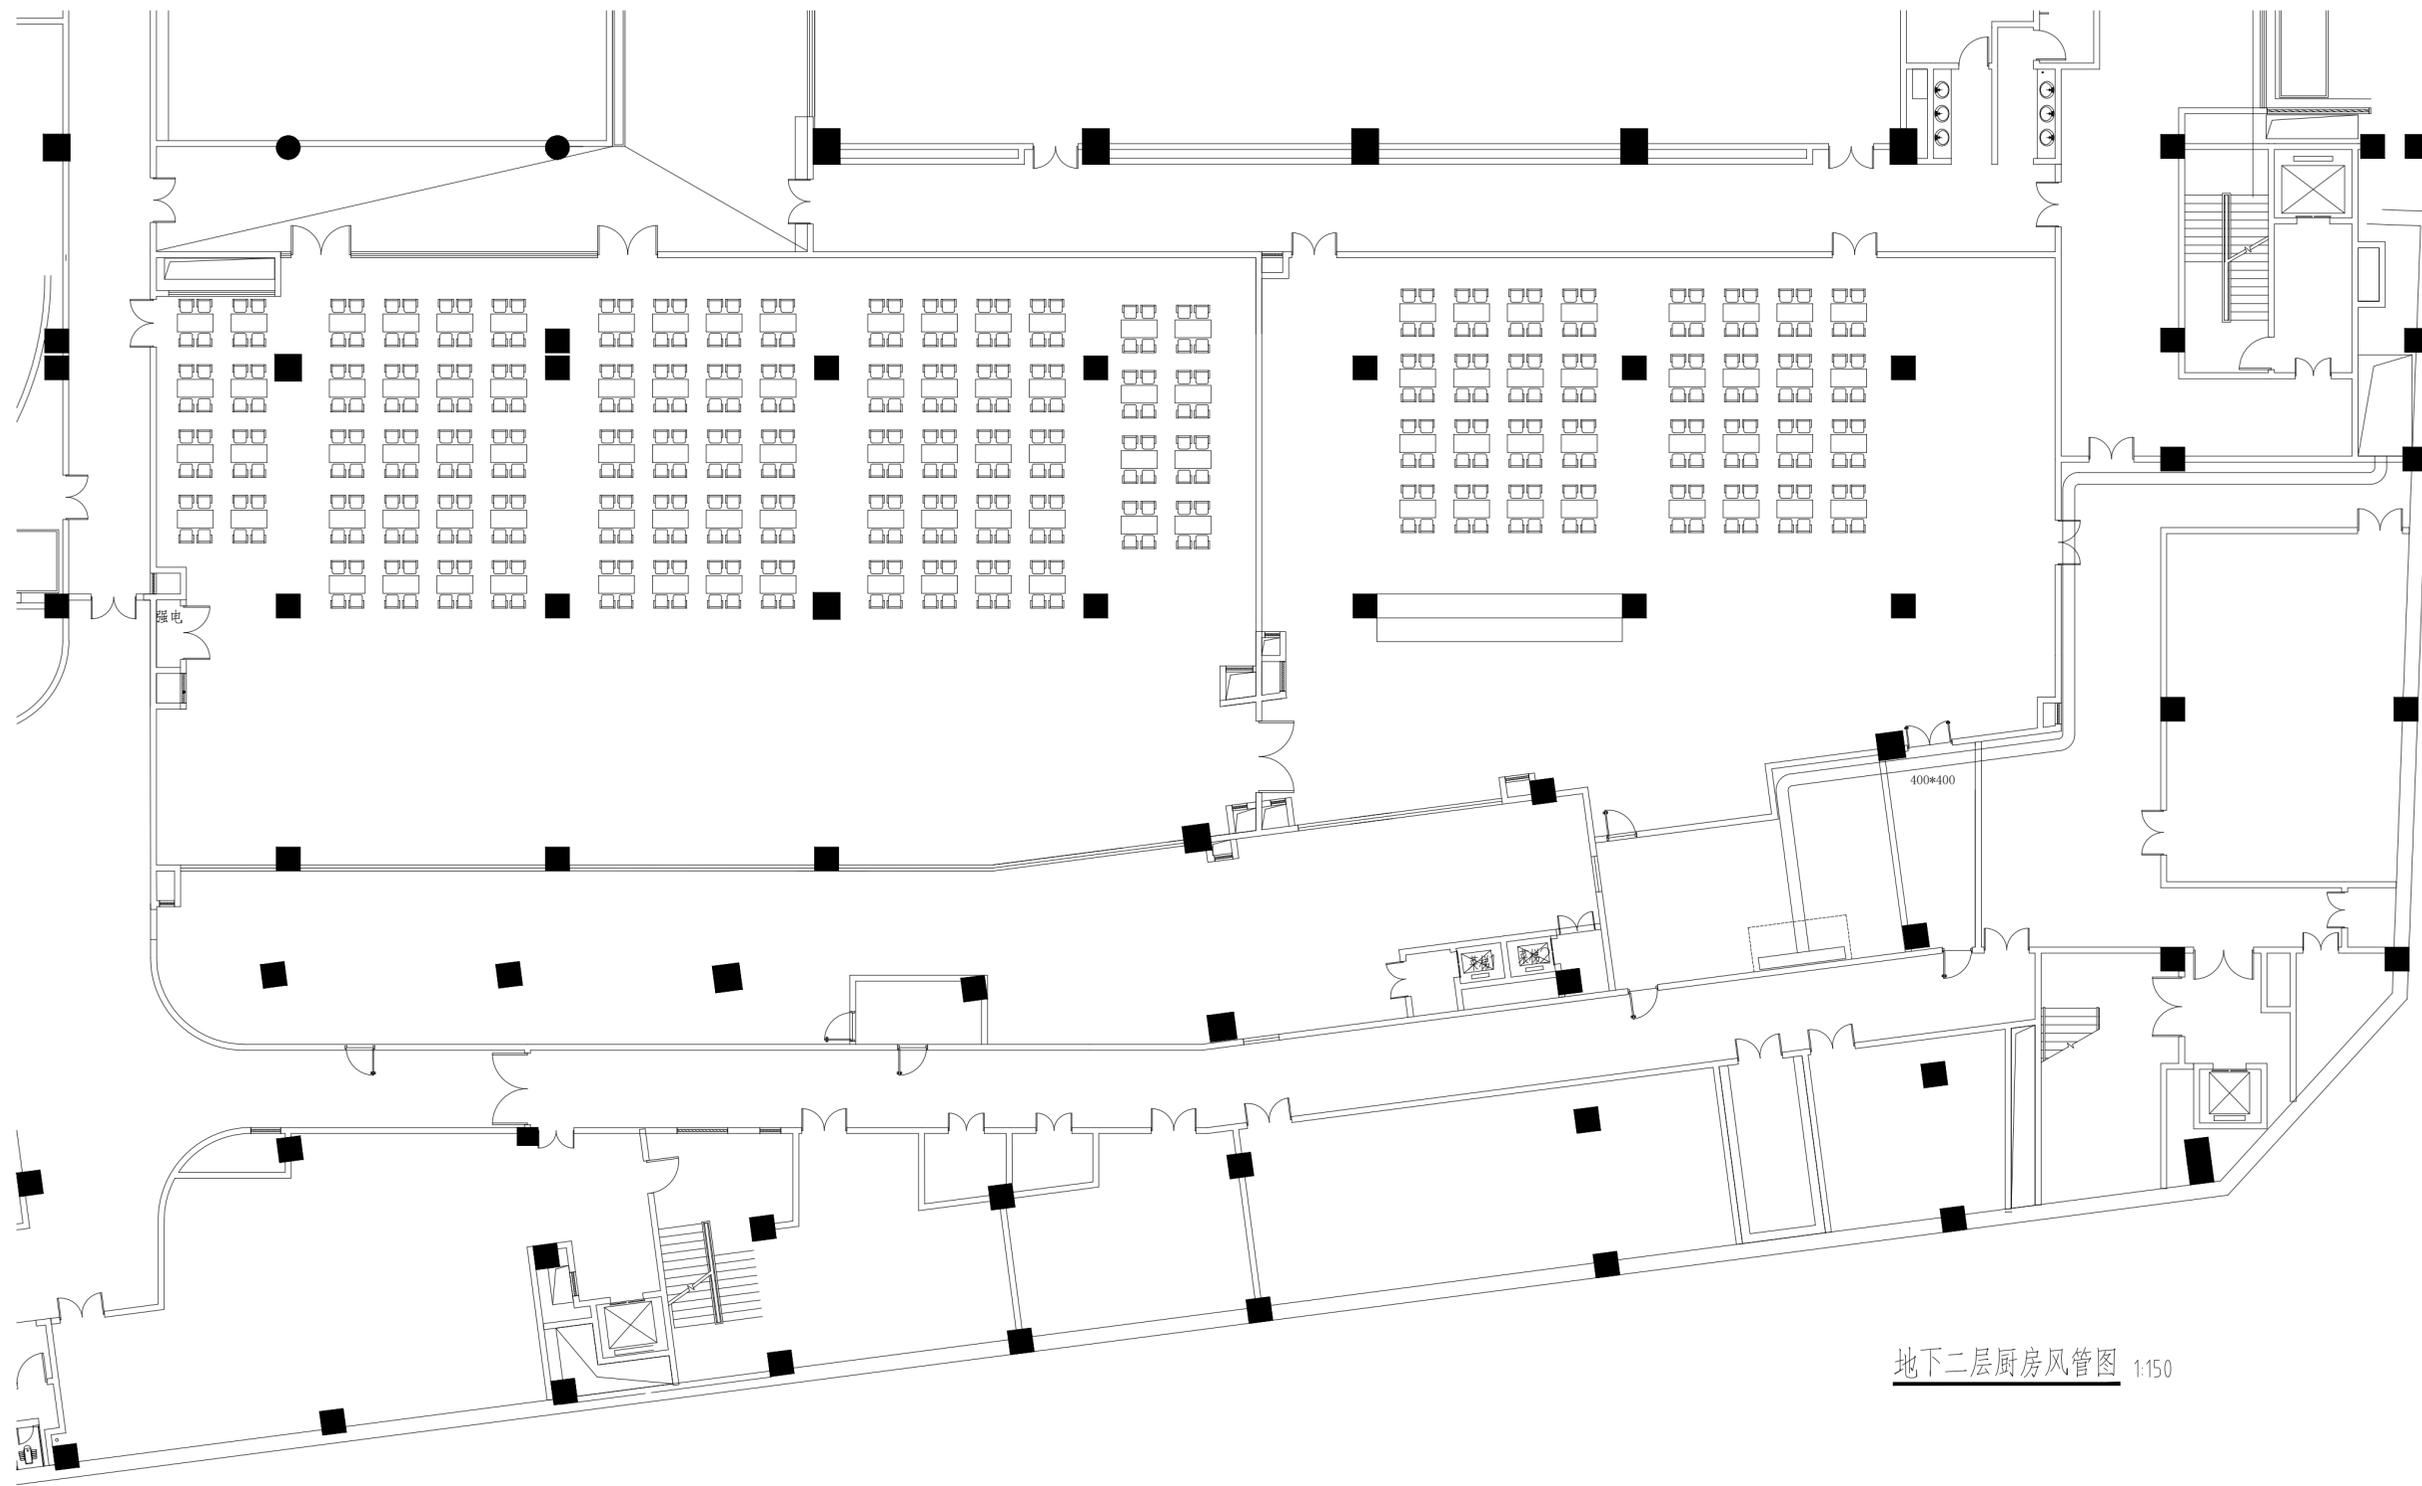

地下二层厨房风管图 1:150

序号	风机	电机功率kw	风量m ³ /h	风机外形尺寸			重量Kg	数量
				长mm	宽mm	高mm		
4	新风机	380V, 0.75kw	10000	320	460	460	10	1台

设计单位
DESIGNED BY
ARCHI-UNION
上海创盟国际建筑设计有限公司
SHANGHAI ARCHI-UNION
ARCHITECTURAL DESIGN CO.,LTD
甲级证书号: A231001356
GRADE A QUALIFICATION NO.:A231001356
中国上海市杨浦区军工路1436号36-38楼
BLDG. 36-38 #1436 JUNGONG RD. YANGPU DIST. SHANGHAI CHINA
Tel: 86-21-55967051 Fax:86-21-55966647

合作设计
CO-OPERATED WITH

项目编号
PROJECT NO. AU20-05

发展商
CLIENT 上海市黄浦区教育局

项目名称
PROJECT 黄浦区094-01地块新建九年一贯制学校、
高级中学(4-21#及新建区)

子项名称
SUB. NAME 新建区

版本 VISION	升版原因 DISCRIPTION CAUSE	日期 DATE

审定
AUTHORIZED BY:
审核
AUDITED BY:
项目负责人
PROJECT DIRECTOR:
专业负责人
DISCIPLINE RESPONSIBLE BY:
校对
CHECKED BY:
设计
DESIGNED BY:
绘图
DRAWN BY:

图纸名称
SHEET TITLE
地下二层厨房风管图

专业 DISCIPLINE	暖通	设计阶段 STATUS
图纸编号 SHEET NO.	绘图日期 DRAWING DATE	
版次 REVISION	比例 SCALE	1:150

出图签章
PROJECT SEAL

执业签章
REGISTERED SEAL