


工程名称	工程地点	工程规模	工程阶段
建设单位	设计单位	监理单位	施工单位
项目负责人	项目负责人	项目负责人	项目负责人
审核人	审核人	审核人	审核人
编制人	编制人	编制人	编制人

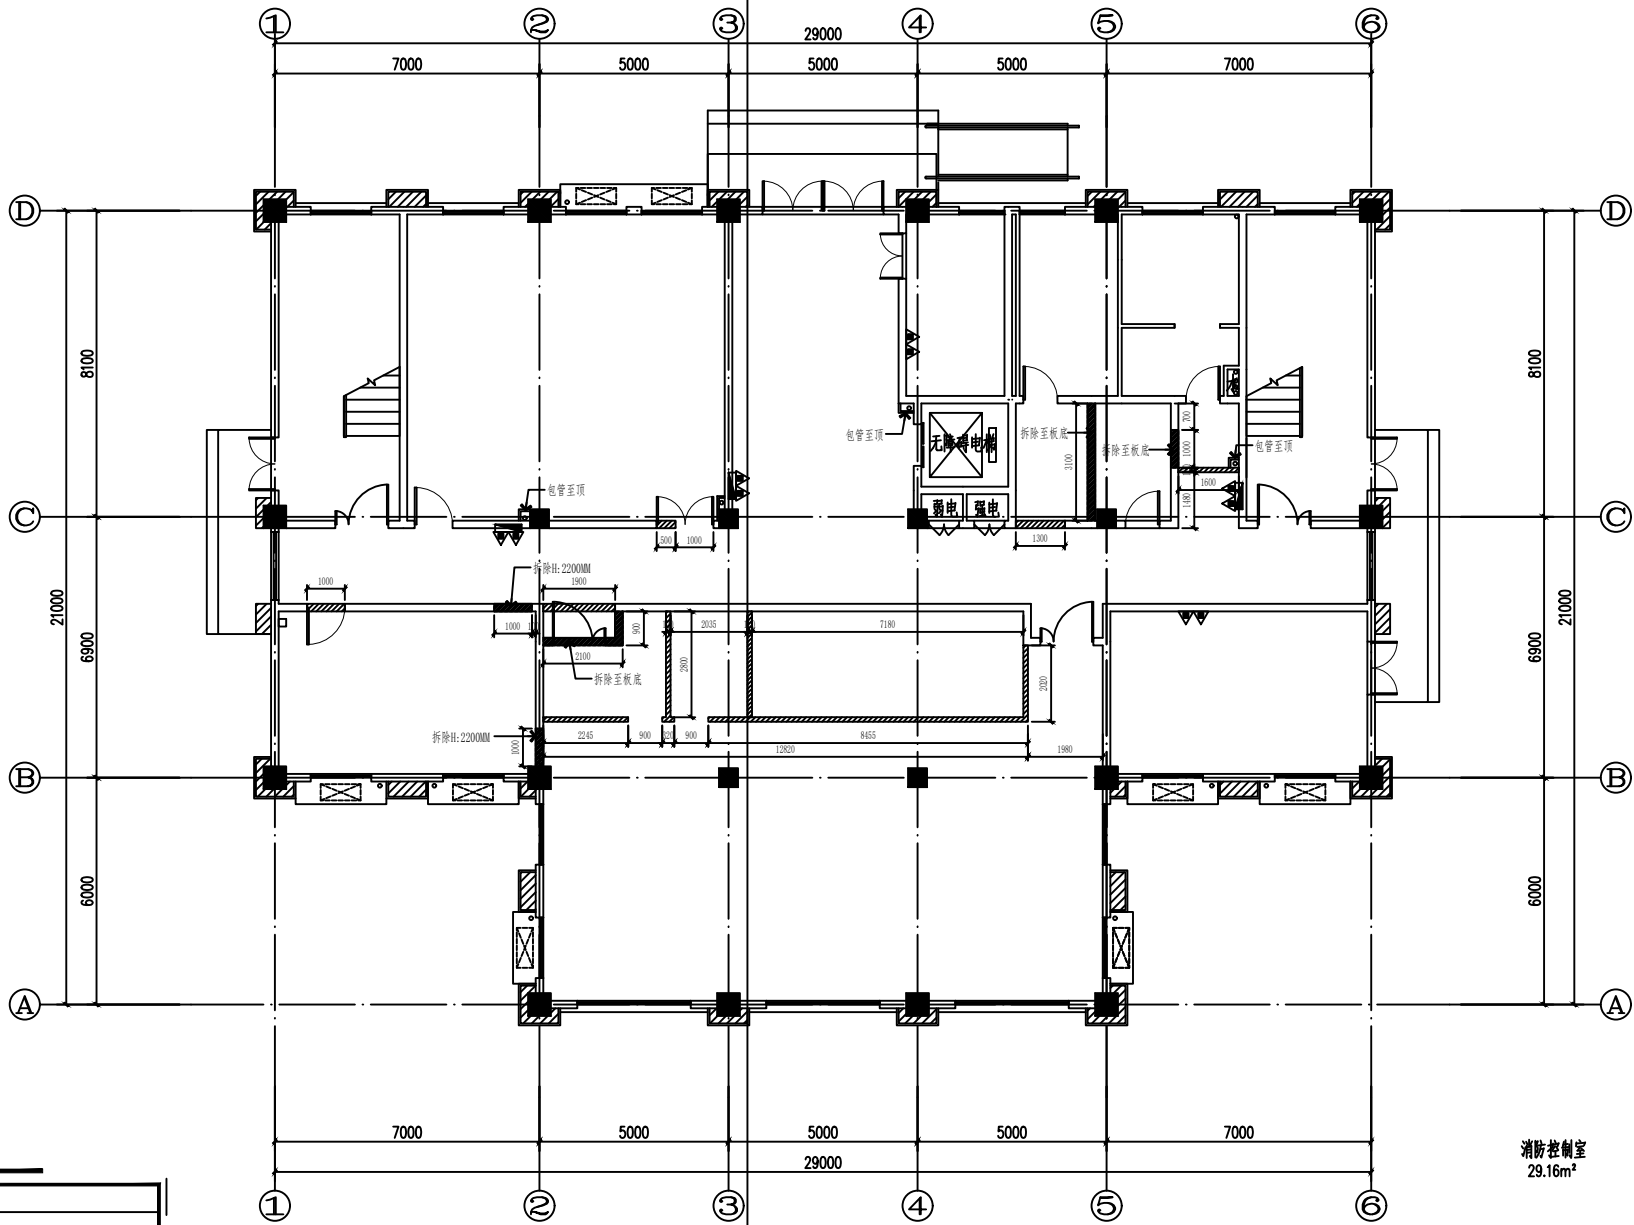

图例表 (单位: mm) 用于所有平面

	钢筋混凝土墙或柱
	200厚混凝土小型空心砌块
	200厚加气混凝土砌块 (内墙)
	100厚加气混凝土砌块 (内墙)
	消火栓700X1800hX160, 距楼地面150 半嵌墙窗洞800宽*1900高*100深, 底距地100
	新建加气混凝土块墙体、轻钢龙骨石膏板隔墙 (到顶)
	拆除墙体



一层墙体新建图

PLAN

SCALE 1:100

建设单位		建设单位	
工程名称		工程名称	
图名		一层墙体新建图	
审定	设计	日期	2025.08
审核	制图	比例	1:100
校对		阶段	施工
		图号	P-02

 暖通
给排水
电气
装饰
其他

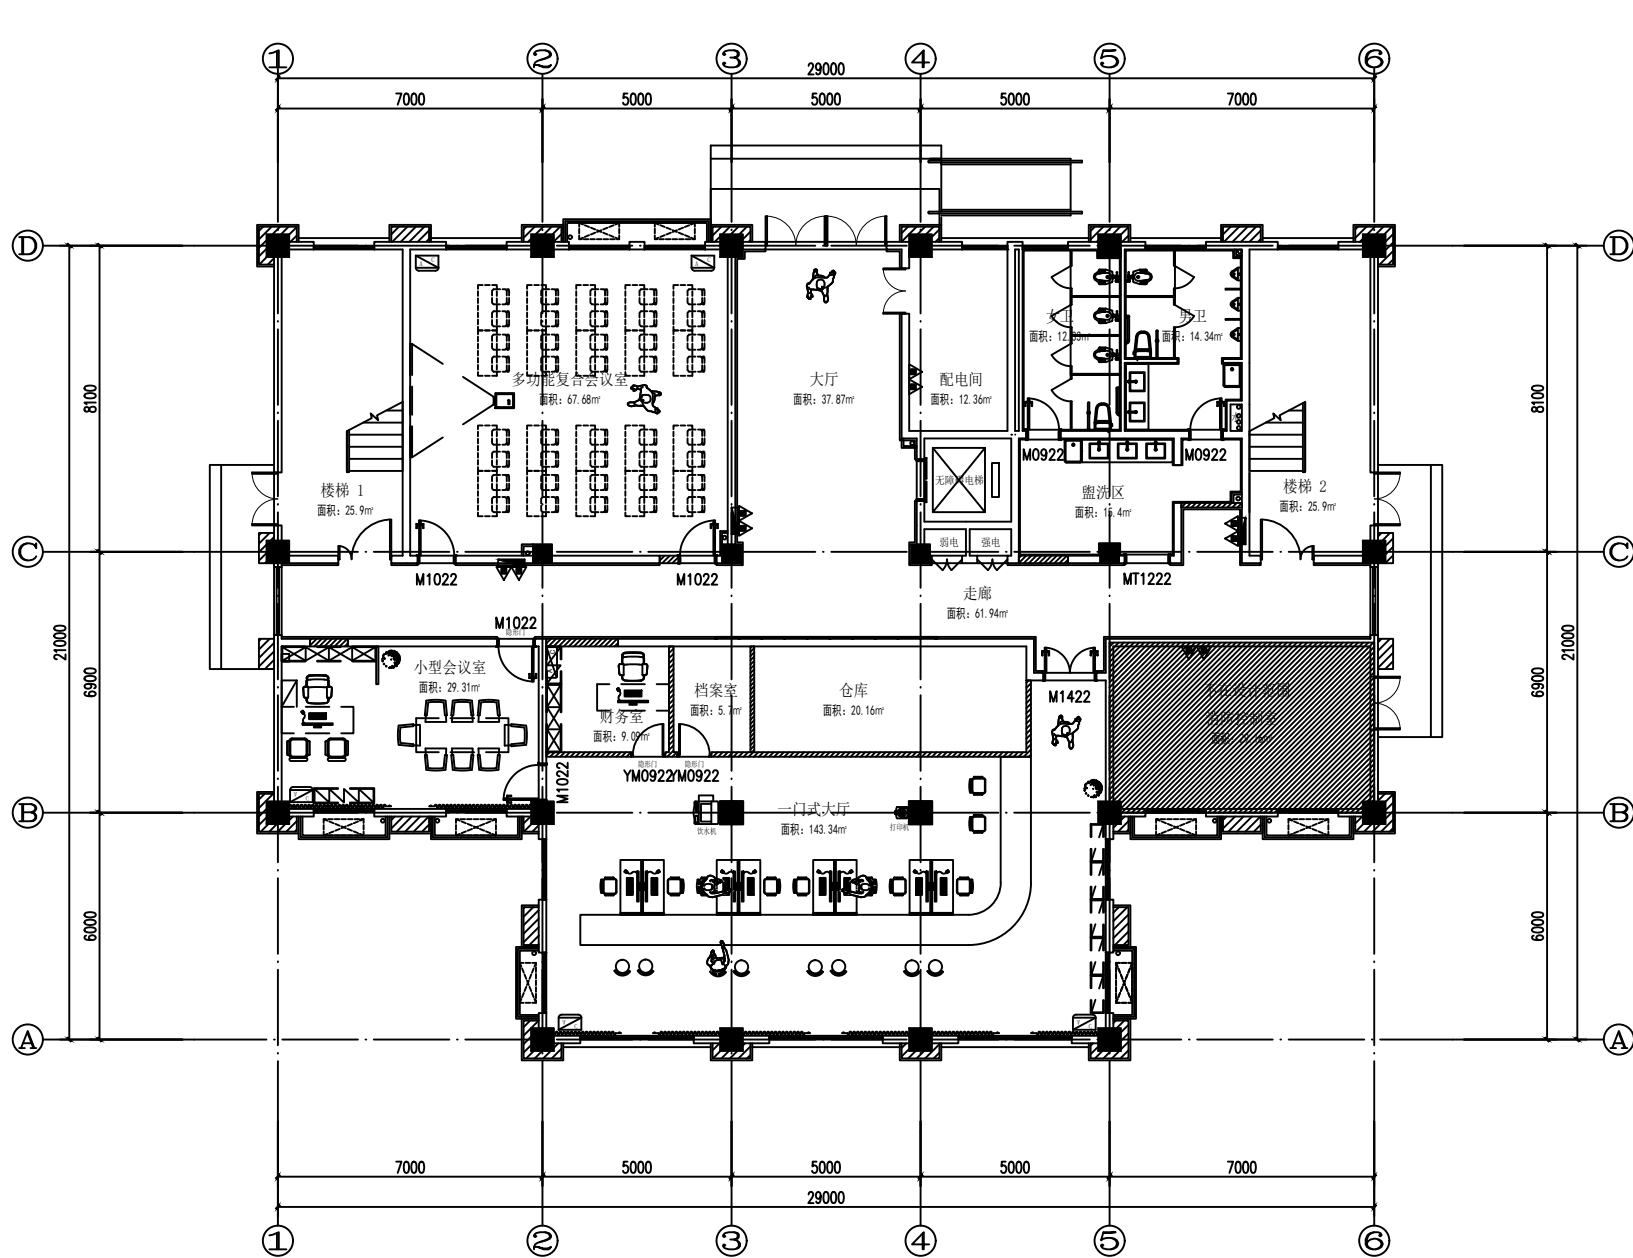

总装修面积:1191.0m²
本层装修面积:428.4m²

一层平面方案布置图
PLAN SCALE 1:100

审定		设计		建设单位	建设单位
				工程名称	工程名称
审核		制图		图名	
校对				一层平面方案布置图	
日期	2025.08	比例	1:100	阶段	施工图
图号	P-03				

WF 01
浅色多层实木复合地板 (F03)

PT 03
灰色环氧地坪漆

CT 01
800*800mm浅灰色仿大理石防滑地砖 (F01)

MT 01
10*20mm原色不锈钢线条 (嵌入)

WF 01
浅色多层实木复合地板 (F03)

MT 01
10*20mm原色不锈钢线条 (嵌入)

CT 02
600*600mm浅灰色防滑地砖 (F02)

PT 03
灰色环氧地坪漆

CT 02
600*600mm浅灰色防滑地砖 (F02)

ST 01
浅灰色大理石门槛石 (F04)

MT 01
10*20mm原色不锈钢线条 (嵌入)

CT 01
800*800mm浅灰色仿大理石防滑地砖 (F01)

F-地坪填充:	
填充符号	说明
	800*800mm浅灰色仿大理石防滑地砖 (F01)
	600*600mm浅灰色防滑地砖 (F02)
	浅色多层实木复合地板 (F03)
	浅灰色大理石门槛石 (F04)
	浅灰色PVC地胶 (F05)

一层平地面铺贴图
PLAN SCALE 1:100

审定		设计		建设单位	建设单位
				工程名称	工程名称
审核		制图		图名	
校对				一层地面铺贴图	
日期	2025.08	比例	1:100	阶段	施工图
图号	P-05				



一层天花灯具尺寸定位图

				建设单位	建设单位					
				工程名称	工程名称					
审 定		设 计		图名 一层天花灯具尺寸定位图						
审 核		制 图								
校 对										
日期				2025.08	比例	1:100	阶段	施工	图号	P-07



一层开关灯具联线图

				建设单位		建设单位					
				工程名称		工程名称					
审 定		设 计		图名 一层开关灯具联线图							
审 核		制 图									
校 对				日期	2025.08	比例	1:100	阶段	施工图	图号	P-08


建筑电气给排水



二层原始平面图

审 定		设 计	图名 二 层 原 始 平 面 图							
审 核		制 图								
校 对			日期	2025.08	比例	1:100	阶段	施工图	图号	P-12

暖通
给排水
电气
装饰
其他

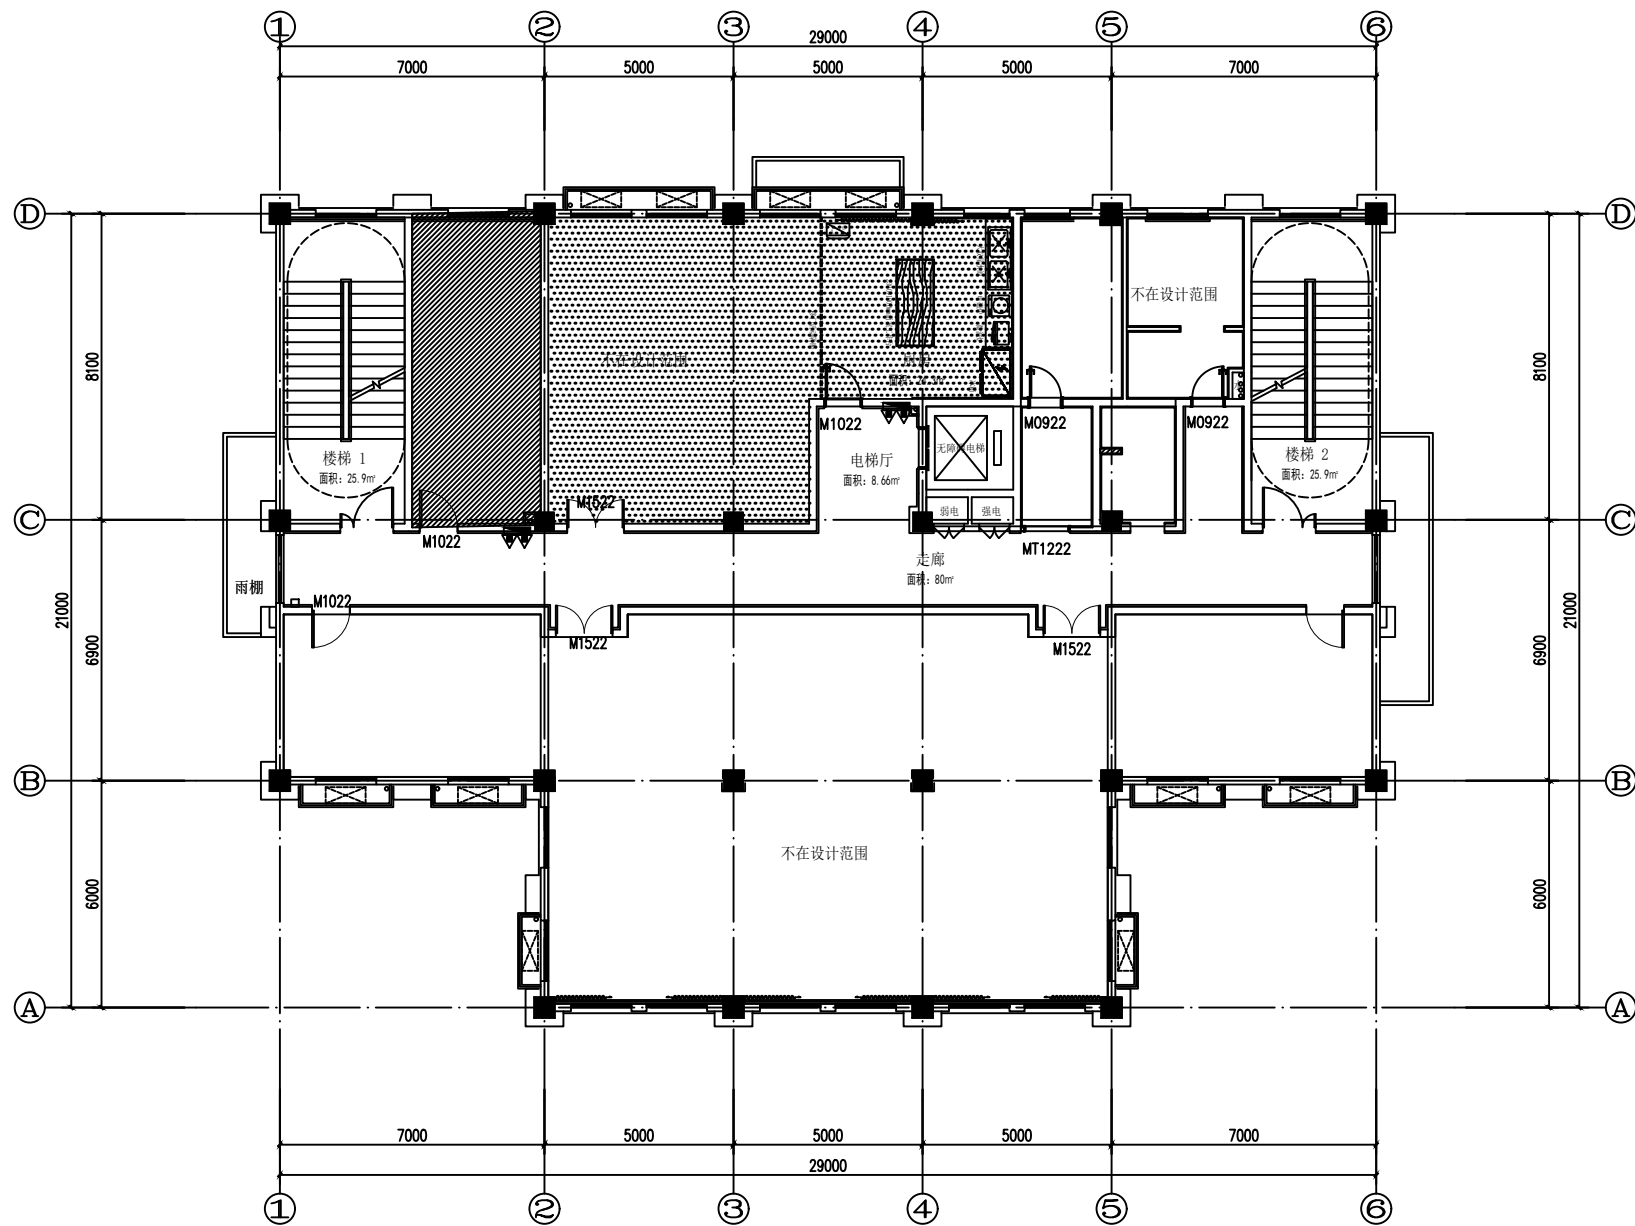

本层装修面积:428.5m²

二层平面方案布置图
PLAN SCALE 1:100

				建设单位	建设单位
				工程名称	工程名称
审定		设计		图名	二层平面方案布置图
审核		制图		日期	2025.08
校对				比例	1:100
				阶段	施工
				图号	P-14

CH 3.500
PT 01
原顶面白色乳胶漆 (C01)

CH 3.500
PT 01
原顶面白色乳胶漆 (C01)

CH 3.500
PT 01
原顶面白色乳胶漆 (C01)


CH 3.500
PT 01
原顶面白色乳胶漆 (C01)

CH 3.500
PT 01
原顶面白色乳胶漆 (C01)

CH 3.500
PT 01
原顶面白色乳胶漆 (C01)


C-顶面灯具、灯带			
图例	说明	图例	说明
	LED灯带(暗藏)		
●	嵌入式筒灯		
◆	嵌入式射灯		
■	600*600mm 平板灯		
⊕	直径400mm吸顶灯		
▨	150mm宽平板格栅条灯		
▨	200×1500吊线灯 (离地2.4m)		
■	暖风排气扇照明一体机		

C-设备 (换气扇、空调)	
图例	说明
	壁挂空调
	立式空调
	换气扇 (顶面)

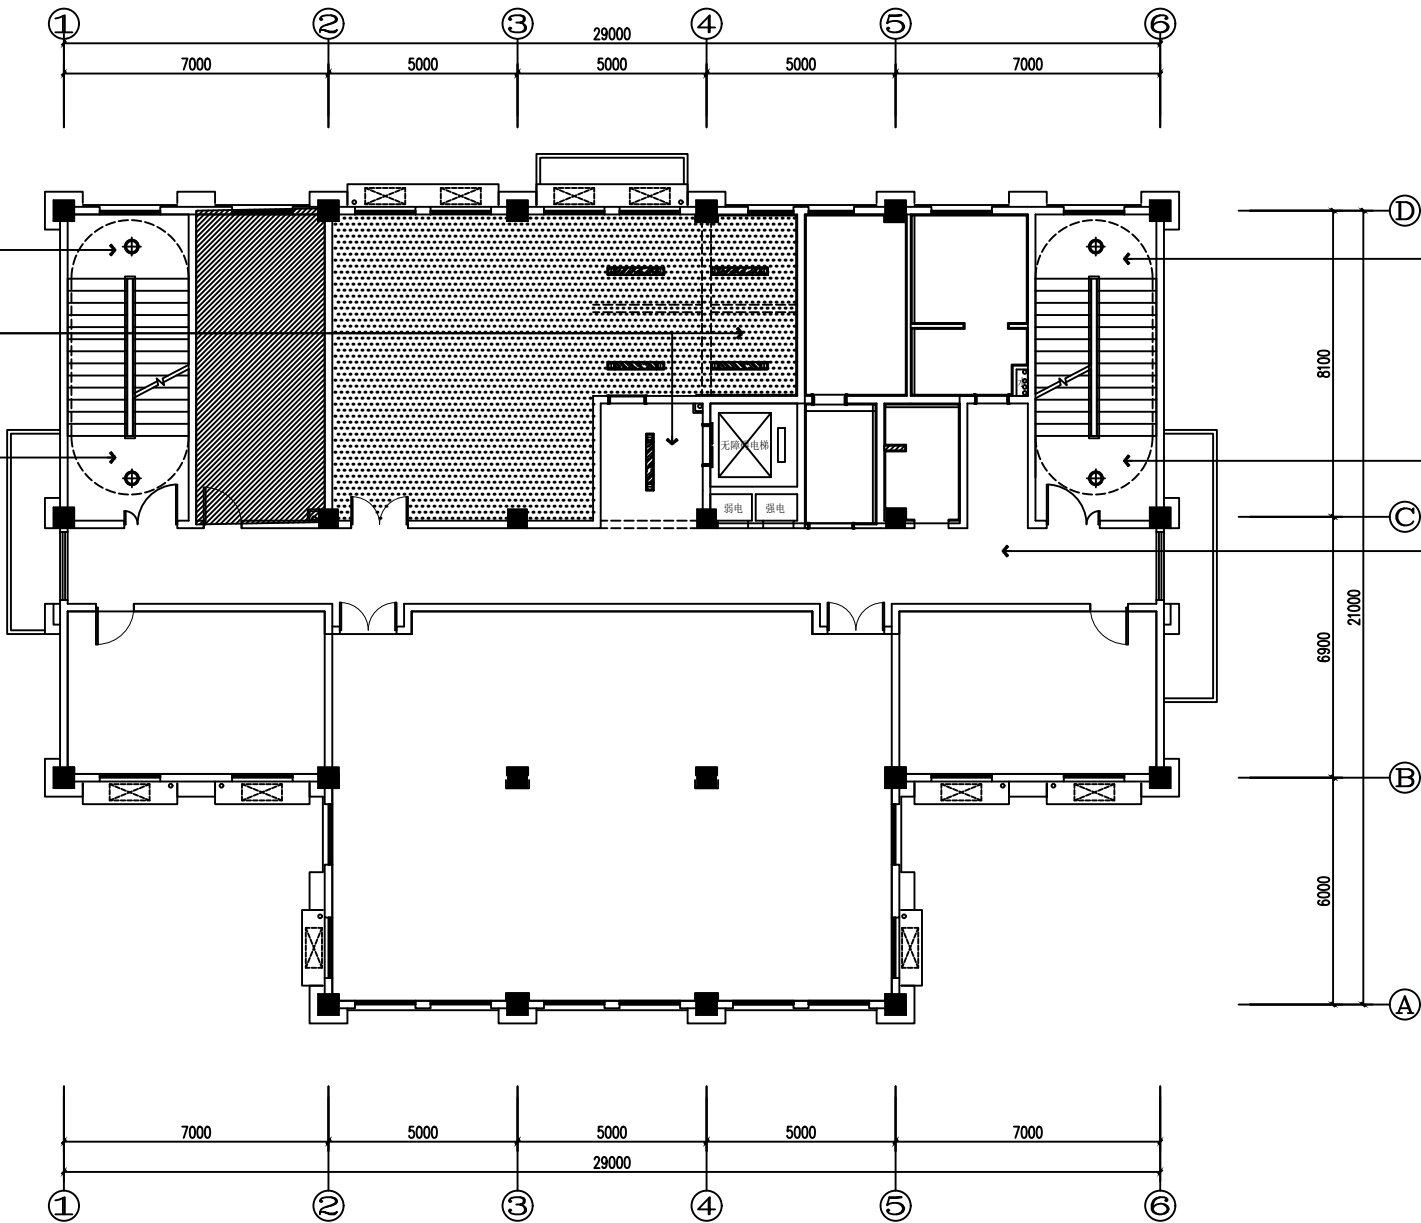

二层天花布置图
PLAN SCALE 1:100

				建设单位	建设单位
				工程名称	工程名称
				图名	二层天花布置图
审定		设计		日期	2025.08
审核		制图		比例	1:100
校对				阶段	施工
				图号	P-17

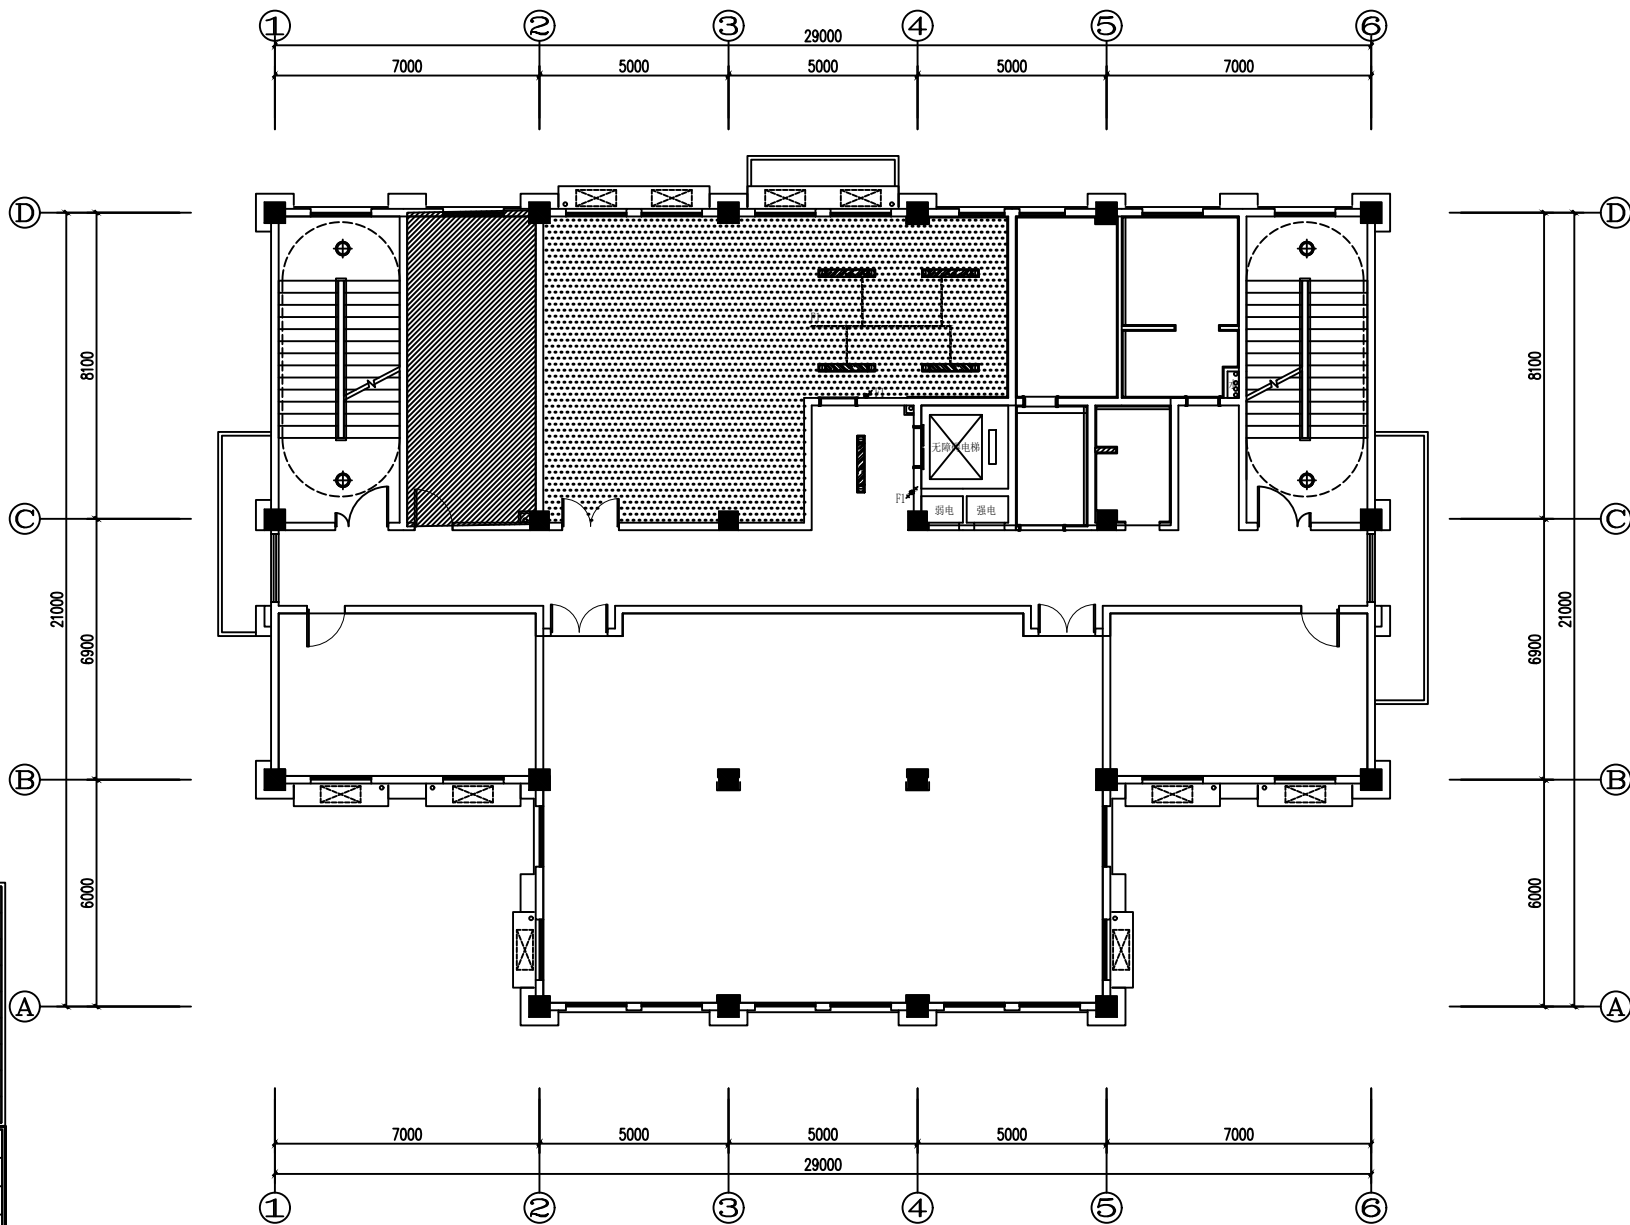

电源开关表		
图例	说明	
	单控单联开关	暗装
	双联单控开关	暗装
	三联单控开关	暗装
	单联双控开关	暗装
	双联双控开关	暗装
	三联双控开关	暗装
注：开关安装高度离地 1300mm。		


C-顶面灯具、灯带	
图例	说明
	LED灯带(暗藏)
	嵌入式筒灯
	嵌入式射灯
	600*600mm 平板灯
	直径400mm吸顶灯
	150mm宽平板格栅条灯
	200×1500吊线灯(离地2.4m)
	暖风排气扇照明一体机

C-设备(换气扇、空调)	
图例	说明
	壁挂空调
	立式空调
	换气扇(顶面)


二层开关灯具联线图
PLAN SCALE: 1:100

				建设单位	建设单位
				工程名称	工程名称
审定		设计		图名	
审核		制图		二层开关灯具联线图	
校对				日期	2025.08
				比例	1:100
				阶段	施工
				图号	P-19

给水	电气	结构	建筑
----	----	----	----

 

				建设单位		建设单位					
				工程名称		工程名称					
审 定		设 计		图名 三层原始平面图							
审 核		制 图									
校 对				日期	2025.08	比例	1:100	阶段	施工图	图号	P-23

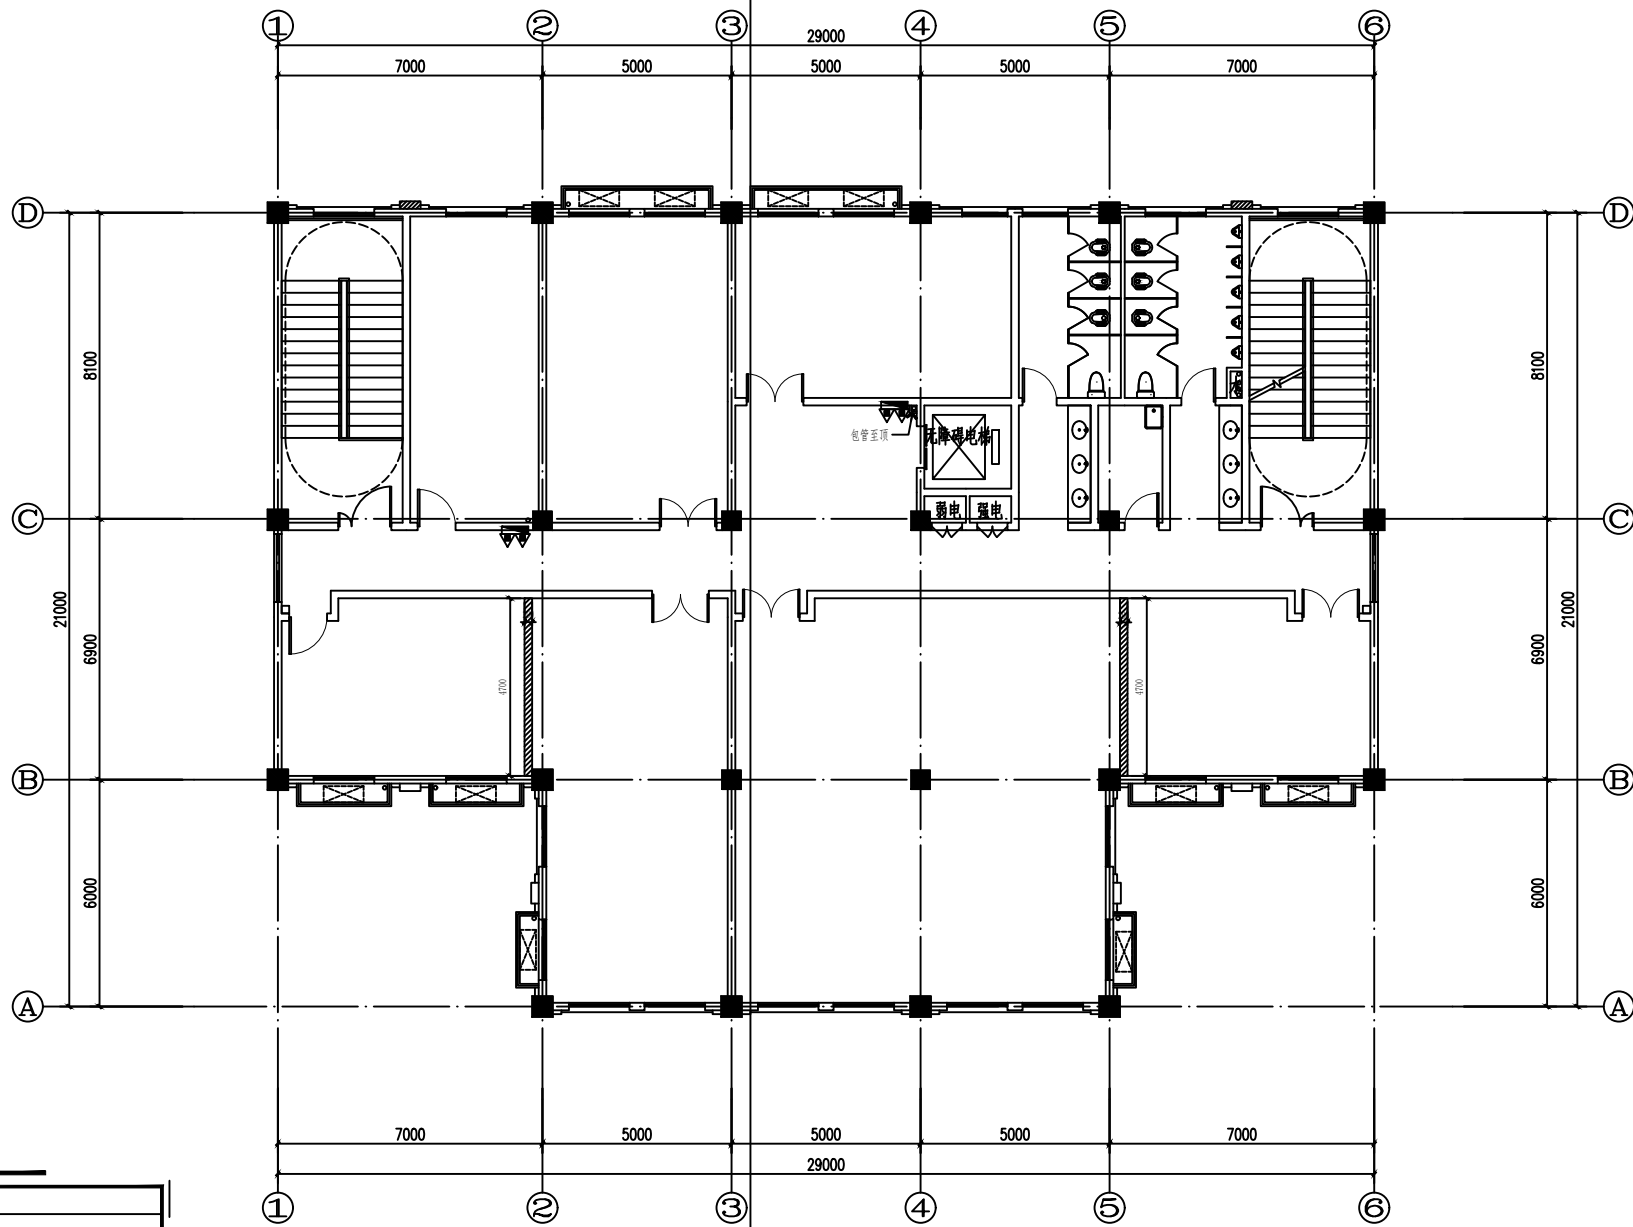

图例表 (单位: mm) 用于所有平面

	钢筋混凝土墙或柱
	200厚混凝土小型空心砌块
	200厚加气混凝土砌块 (内墙)
	100厚加气混凝土砌块 (内墙)
	消火栓700X1800hX160, 距楼地面150 半嵌墙留洞800宽*1900高*100深, 底距地100
	新建加气混凝土块墙体、轻钢龙骨石膏板隔墙 (到顶)
	拆除墙体


三层墙体新建图

PLAN

SCALE 1:100

		建设单位	建设单位
		工程名称	工程名称
审定	设计	图名	
审核	制图	三层墙体新建图	
校对		日期	2025.08
		比例	1:100
		阶段	施工
		图号	P-24

暖通
给排水
电气
装饰
其他

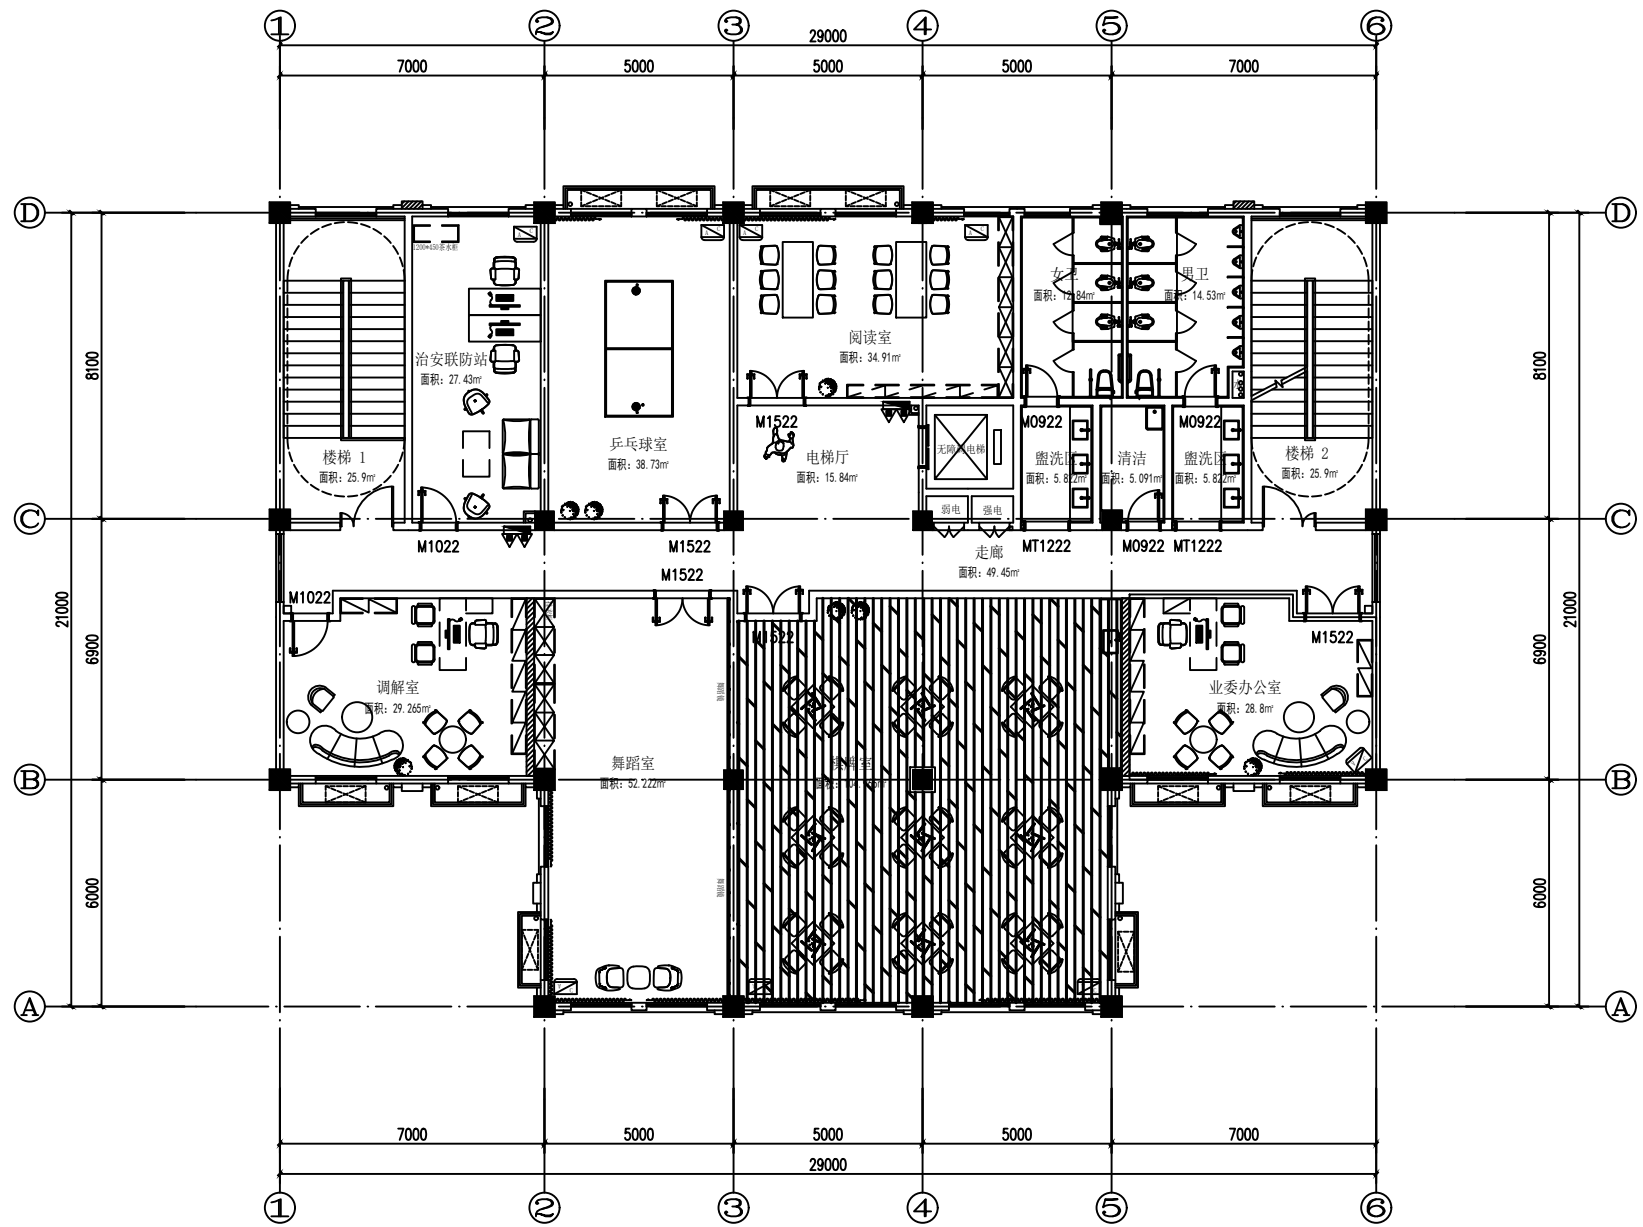

本层装修面积:372.4m²

三层平面方案布置图
PLAN SCALE 1:100

				建设单位	建设单位
				工程名称	工程名称
审定		设计		图名 三层平面方案布置图	
审核		制图			
校对					
				日期	2025.08
				比例	1:100
				阶段	施工图
				图号	P-25

CH 3.500
PT 01
原顶面白色乳胶漆 (C01)

CH 3.500
PT 01
原顶面白色乳胶漆 (C01)

CH 3.500
PT 01
原顶面白色乳胶漆 (C01)

CH 3.500
PT 01
原顶面白色乳胶漆 (C01)

CH 3.500
PT 01
原顶面白色乳胶漆 (C01)

CH 3.500
PT 01
原顶面白色乳胶漆 (C01)

CH 2.400
MC 01
300*300白色净面铝扣板 (C03)

CH 2.400
MT 01
300*300白色净面铝扣板 (C03)

CH 3.500
PT 01
原顶面白色乳胶漆 (C01)

C-顶面灯具、灯带

图例	说明
	LED灯带(暗藏)
	嵌入式筒灯
	嵌入式射灯
	600*600mm 平板灯
	直径400mm吸顶灯
	150mm宽平板格栅条灯
	200*1500吊线灯(离地2.4m)
	暖风排气扇照明一体机

图例	说明
	C-设备(换气扇、空调)
	壁挂空调
	立式空调
	换气扇(顶面)

三层天花布置图

PLAN SCALE: 1:100

				建设单位	建设单位
				工程名称	工程名称
				图名	三层天花布置图
审定		设计		日期	2025.08
审核		制图		比例	1:100
校对				阶段	施工
				图号	P-28




三层天花灯具尺寸定位图

				建设单位	建设单位								
				工程名称	工程名称								
审 定		设 计		图名									
审 核		制 图		三层天花灯具尺寸定位图									
校 对				日期	2025.08	比例	1:100	阶段	竣工	图号	P-29		

电源开关表		
图例	说明	
	单控单联开关	暗装
	双联单控开关	暗装
	三联单控开关	暗装
	单联双控开关	暗装
	双联双控开关	暗装
	三联双控开关	暗装
注：开关安装高度离地 1300mm。		

C-顶面灯具、灯带	
图例	说明
	LED灯带(暗藏)
	嵌入式筒灯
	嵌入式射灯
	600*600mm 平板灯
	直径400mm吸顶灯
	150mm宽平板格栅条灯
	200×1500吊线灯(离地2.4m)
	暖风排气扇照明一体机


C-设备(换气扇、空调)	
图例	说明
	壁挂空调
	立式空调
	换气扇(顶面)

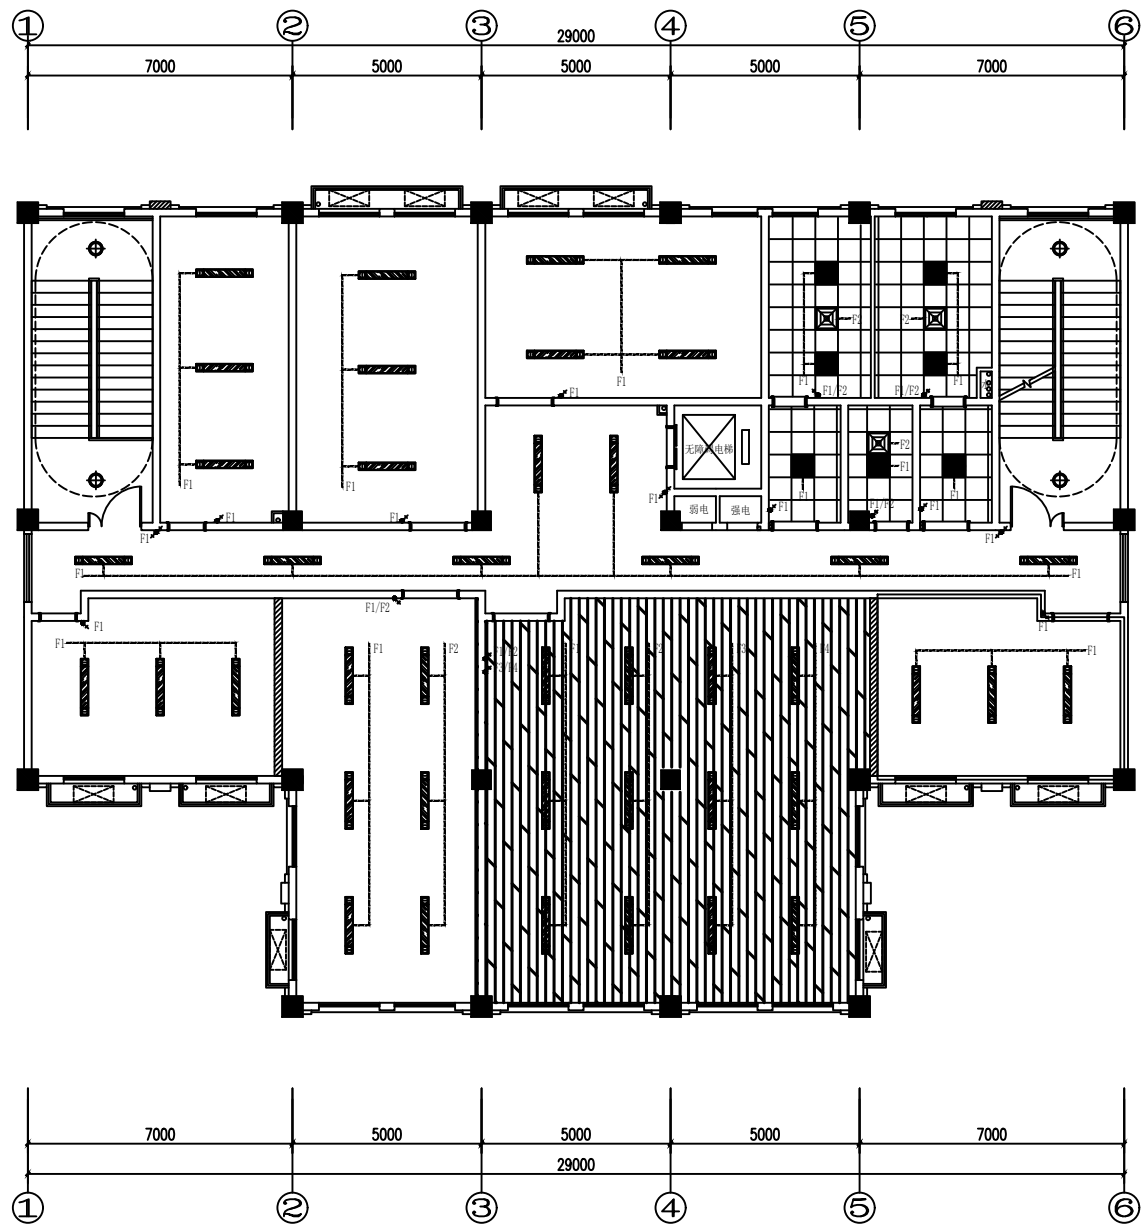

三层开关灯具联线图
PLAN SCALE 1:100

				建设单位	建设单位
				工程名称	工程名称
				图名	
				三层开关灯具联线图	
审定	设计	审核	制图	日期	2025.08
校对				比例	1:100
				阶段	施工
				图号	P-30

弱电	强电	给排水	暖通	消防	其他
弱电	强电	给排水	暖通	消防	其他
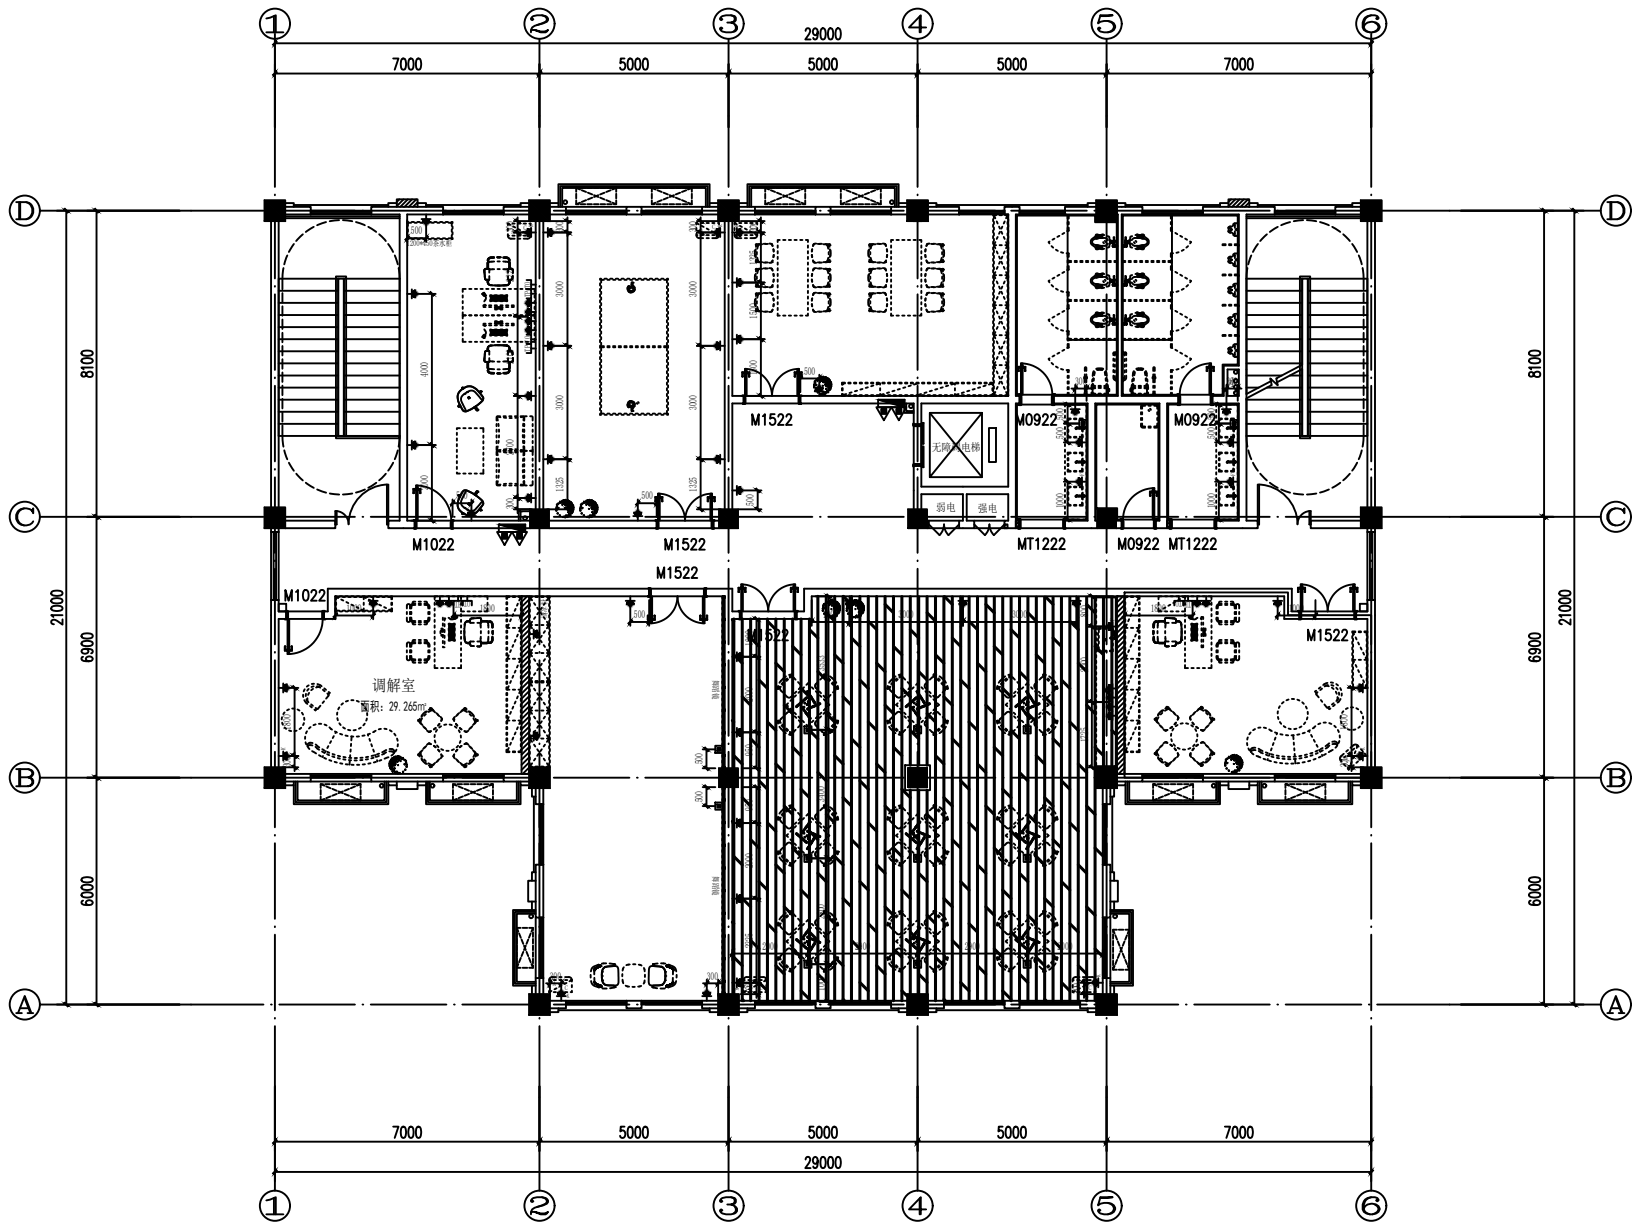

三层强弱电点位布置图
PLAN SCALE 1:100

				建设单位	建设单位
				工程名称	工程名称
审定		设计		图名	三层强弱电点位布置图
审核		制图		日期	2025.08
校对				比例	1:100
				阶段	施工
				图号	P-31

PT | 02
调色乳胶漆 (W01)
AN | 01
浅灰色PVC地板上翻墙面100mm (F05)

PT | 01
白色乳胶漆 (W01)

PT | 02
调色乳胶漆 (W01)
WD | 03
实木踢脚线 (W04)

PT | 02
调色乳胶漆 (W01)
AN | 01
浅灰色PVC地板上翻墙面100mm (F05)

PT | 02
调色乳胶漆 (W01)
MR | 01
6mm厚镜
FA | 01
金色金属面板电护墙板 (定制)
AN | 01
浅灰色PVC地板上翻墙面100mm (F05)

CT | 03
300*600灰色墙砖 (W03)

CT | 03
300*600灰色墙砖 (W03)
PT | 01
白色乳胶漆 (W01)

PT | 02
调色乳胶漆 (W01)
WD | 03
实木踢脚线 (W04)


PT | 01
调色乳胶漆 (W01)
MT | 01
60mm厚钛金金属踢脚线 (W02)

三层空间立面材质补充图
PLAN SCALE 1:100

			建设单位	建设单位
			工程名称	工程名称
审 定		设 计	图名	
审 核		制 图	三层空间立面材质补充图	
校 对			日期	2025.08
			比例	1:100
			阶段	竣工
			图号	P-33




				建设单位		建设单位						
				工程名称		工程名称						
审 定		设 计		图名 立面图一								
审 核		制 图										
校 对				日期	2018.7	比例	1:50	阶段	施工图	图号	E-01	

 


				建设单位		建设单位						
				工程名称		工程名称						
审 定		设 计		图名 立面图二								
审 核		制 图										
校 对				日期	2018.7	比例	1:100	阶段	施工图	图号	E-02	

暖通


建筑
结构
电气
给排水

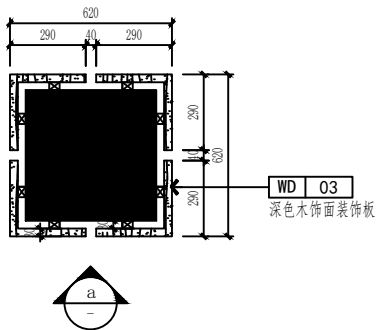


1 一层一门式大厅服务台平面图 1
P-11 LAYOUT PLAN SCALE 1:20

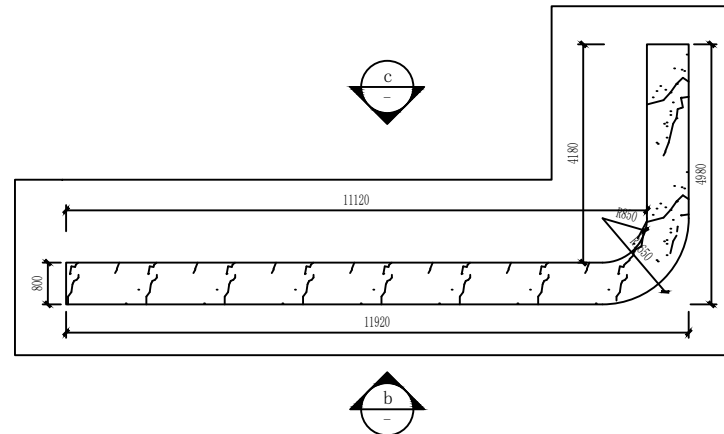


2 一层一门式大厅服务台平面图 2
P-11 LAYOUT PLAN SCALE 1:100

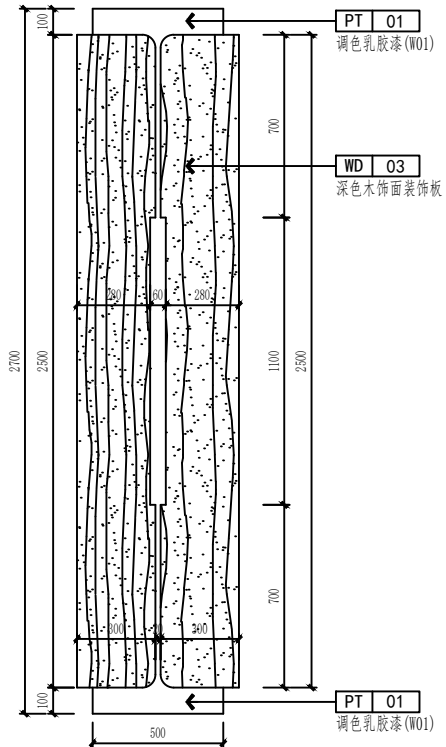

a 一层一门式大厅服务台立面图 a
LAYOUT PLAN SCALE 1:20

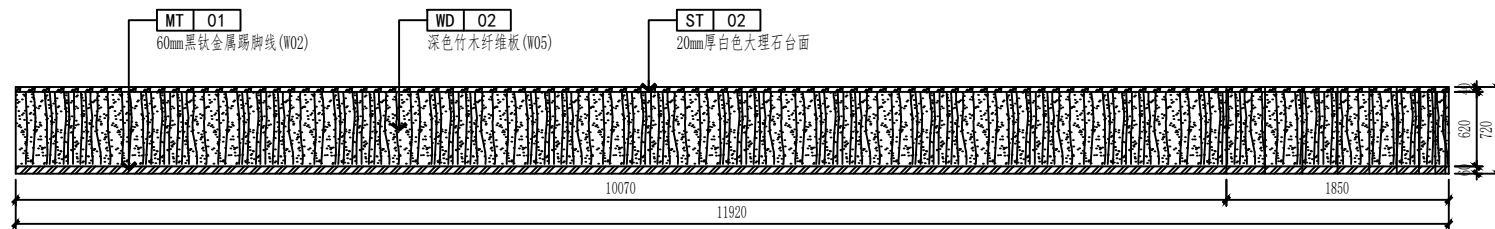


b 一层一门式大厅服务台立面图 b
LAYOUT PLAN SCALE 1:50

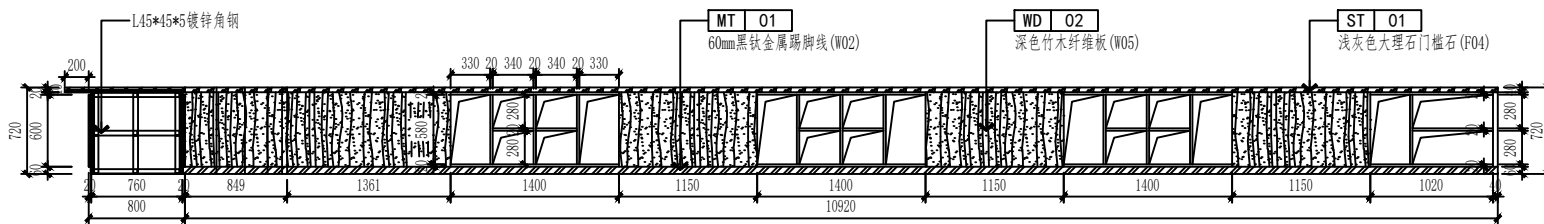


c 一层一门式大厅服务台立面图 c
LAYOUT PLAN SCALE 1:50

				建设单位		建设单位					
				工程名称		工程名称					
审 定		设 计		图 名 立 面 图 三							
审 核		制 图									
校 对				日期	2018.7	比例	1:100	阶段	施工图	图号	E-03

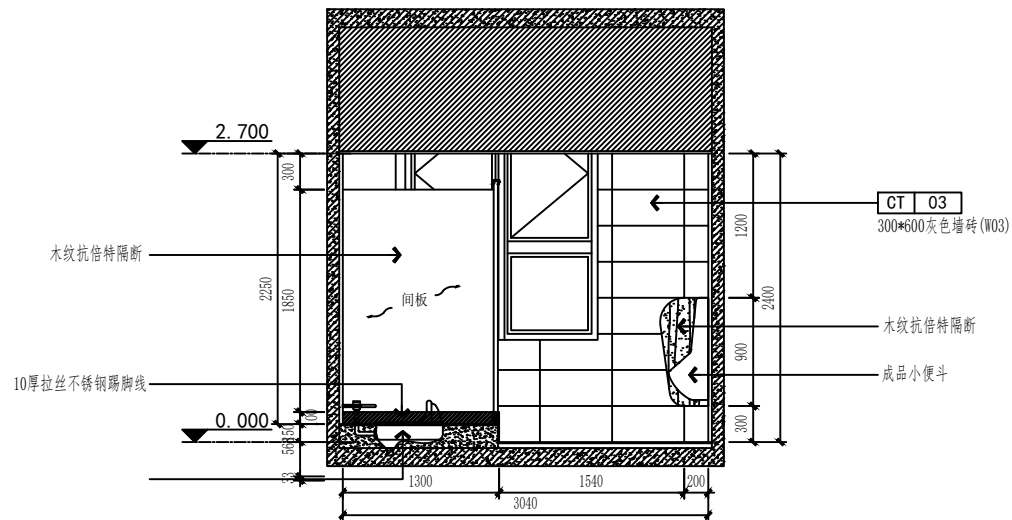

C 一层男卫生间立面图 C
P-11 LAYOUT PLAN SCALE 1:50

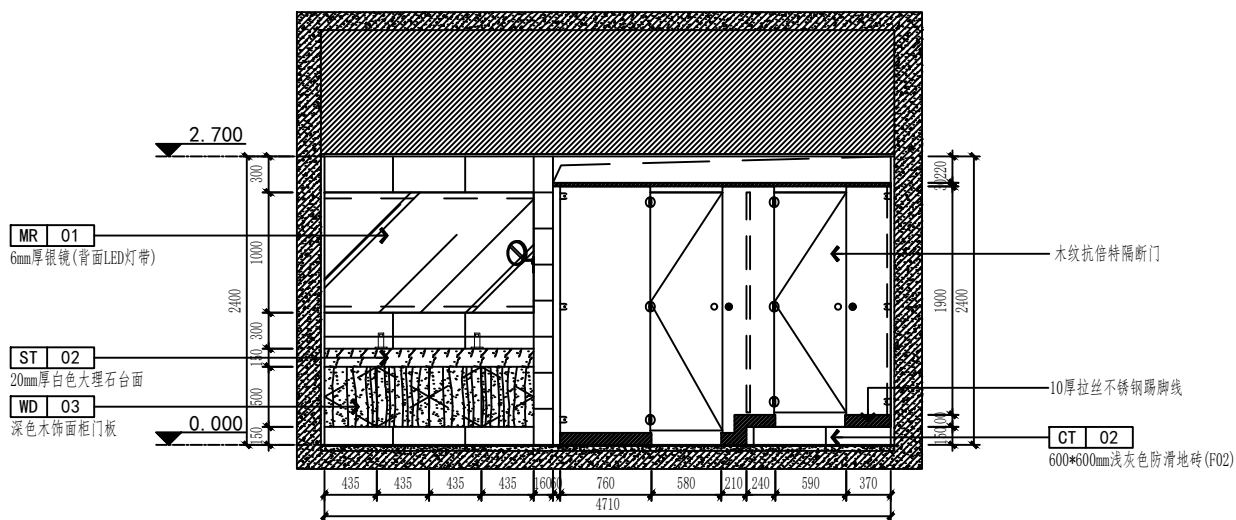


D 一层男卫生间立面图 D
P-11 LAYOUT PLAN SCALE 1:50


审 定		设 计		图名 立面图四							
审 核		制 图									
校 对				日期	2018.7	比例	1:100	阶段	施工图	图号	E-04

暖通

建筑
结构
电气
给排水

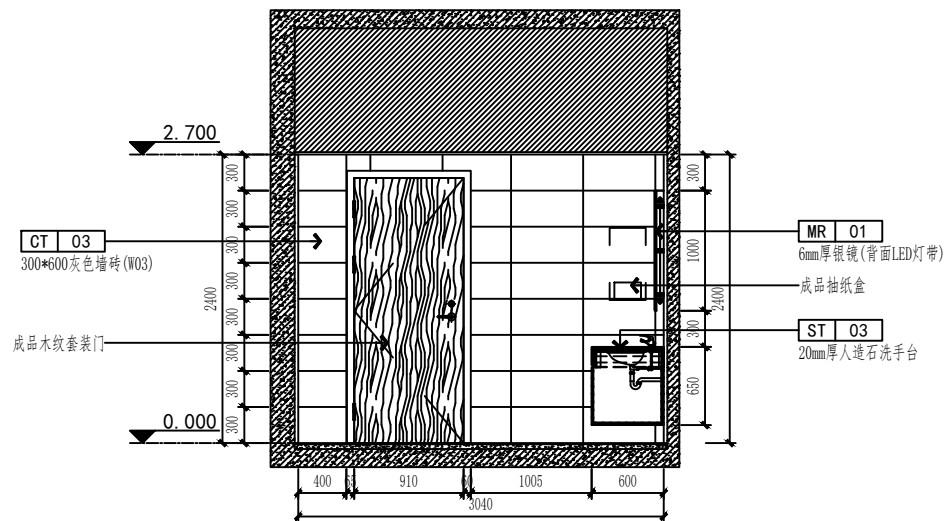


E 一层男卫生间立面图 E
P-11 LAYOUT PLAN SCALE 1:50

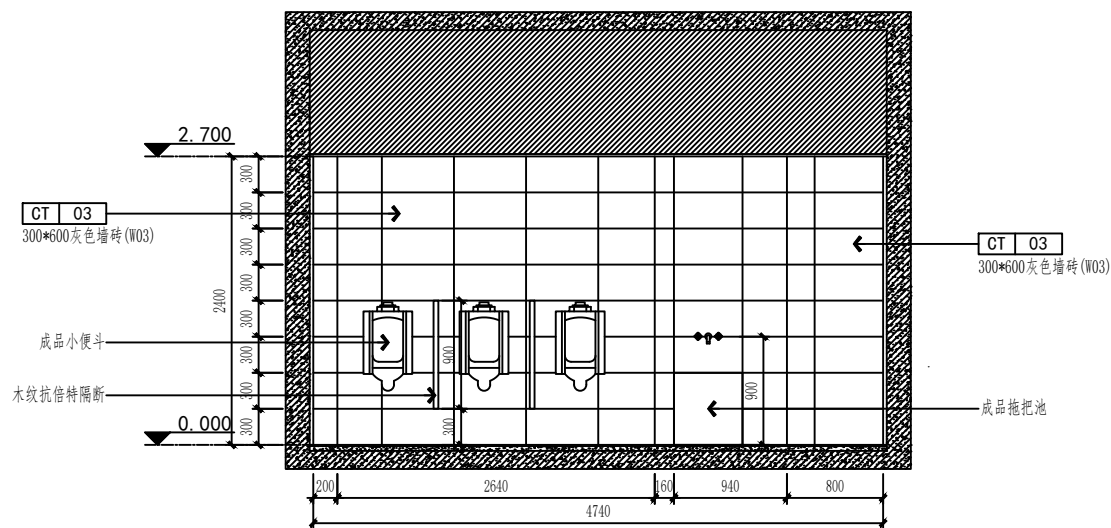

F 一层男卫生间立面图 F
P-11 LAYOUT PLAN SCALE 1:50

				建设单位		建设单位					
				工程名称		工程名称					
审 定		设 计		图名 立面图五							
审 核		制 图									
校 对				日期	2018.7	比例	1:100	阶段	施工图	图号	E-05

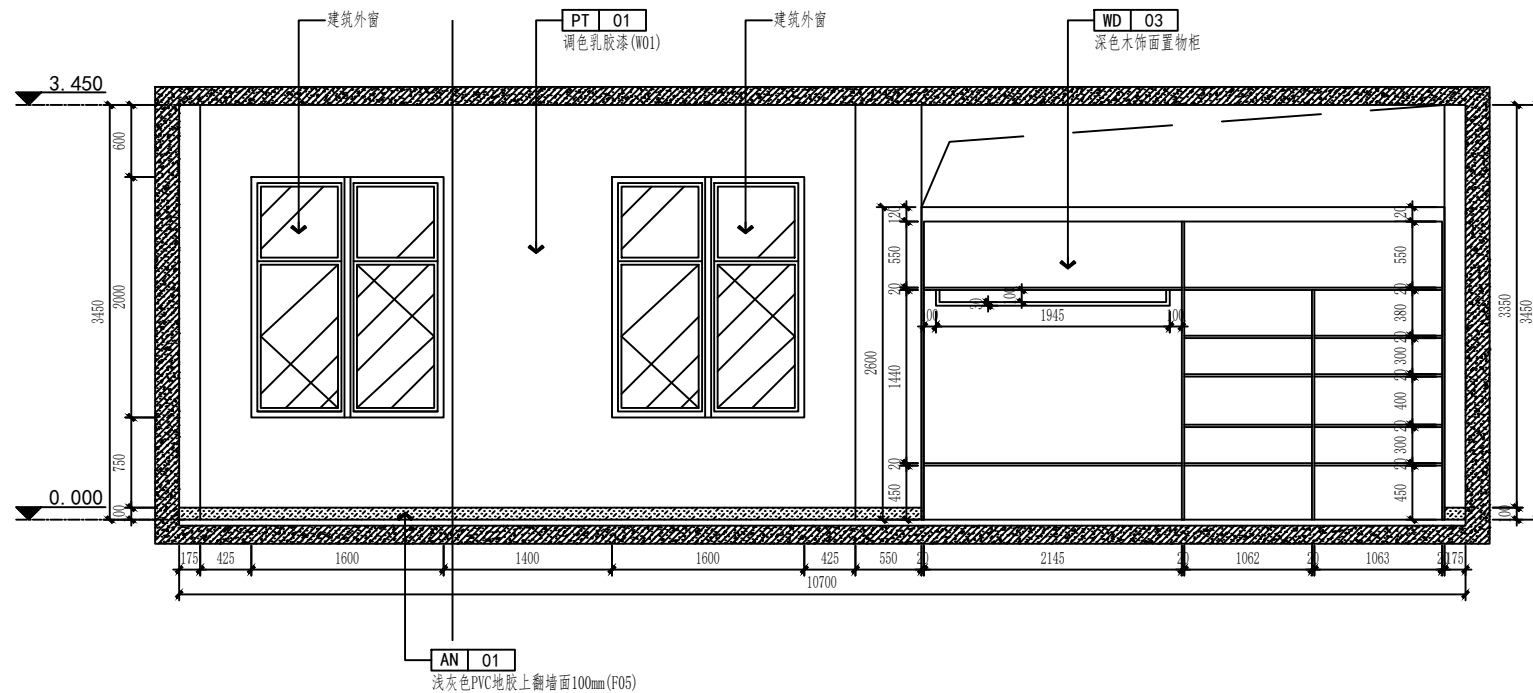

B 三层舞蹈室立面图 B
P-33 LAYOUT PLAN SCALE 1:50

				建设单位		建设单位						
				工程名称		工程名称						
审 定		设 计		图名 立面图七								
审 核		制 图										
校 对				日期	2018.7	比例	1:100	阶段	施工图	图号	P-07	

