


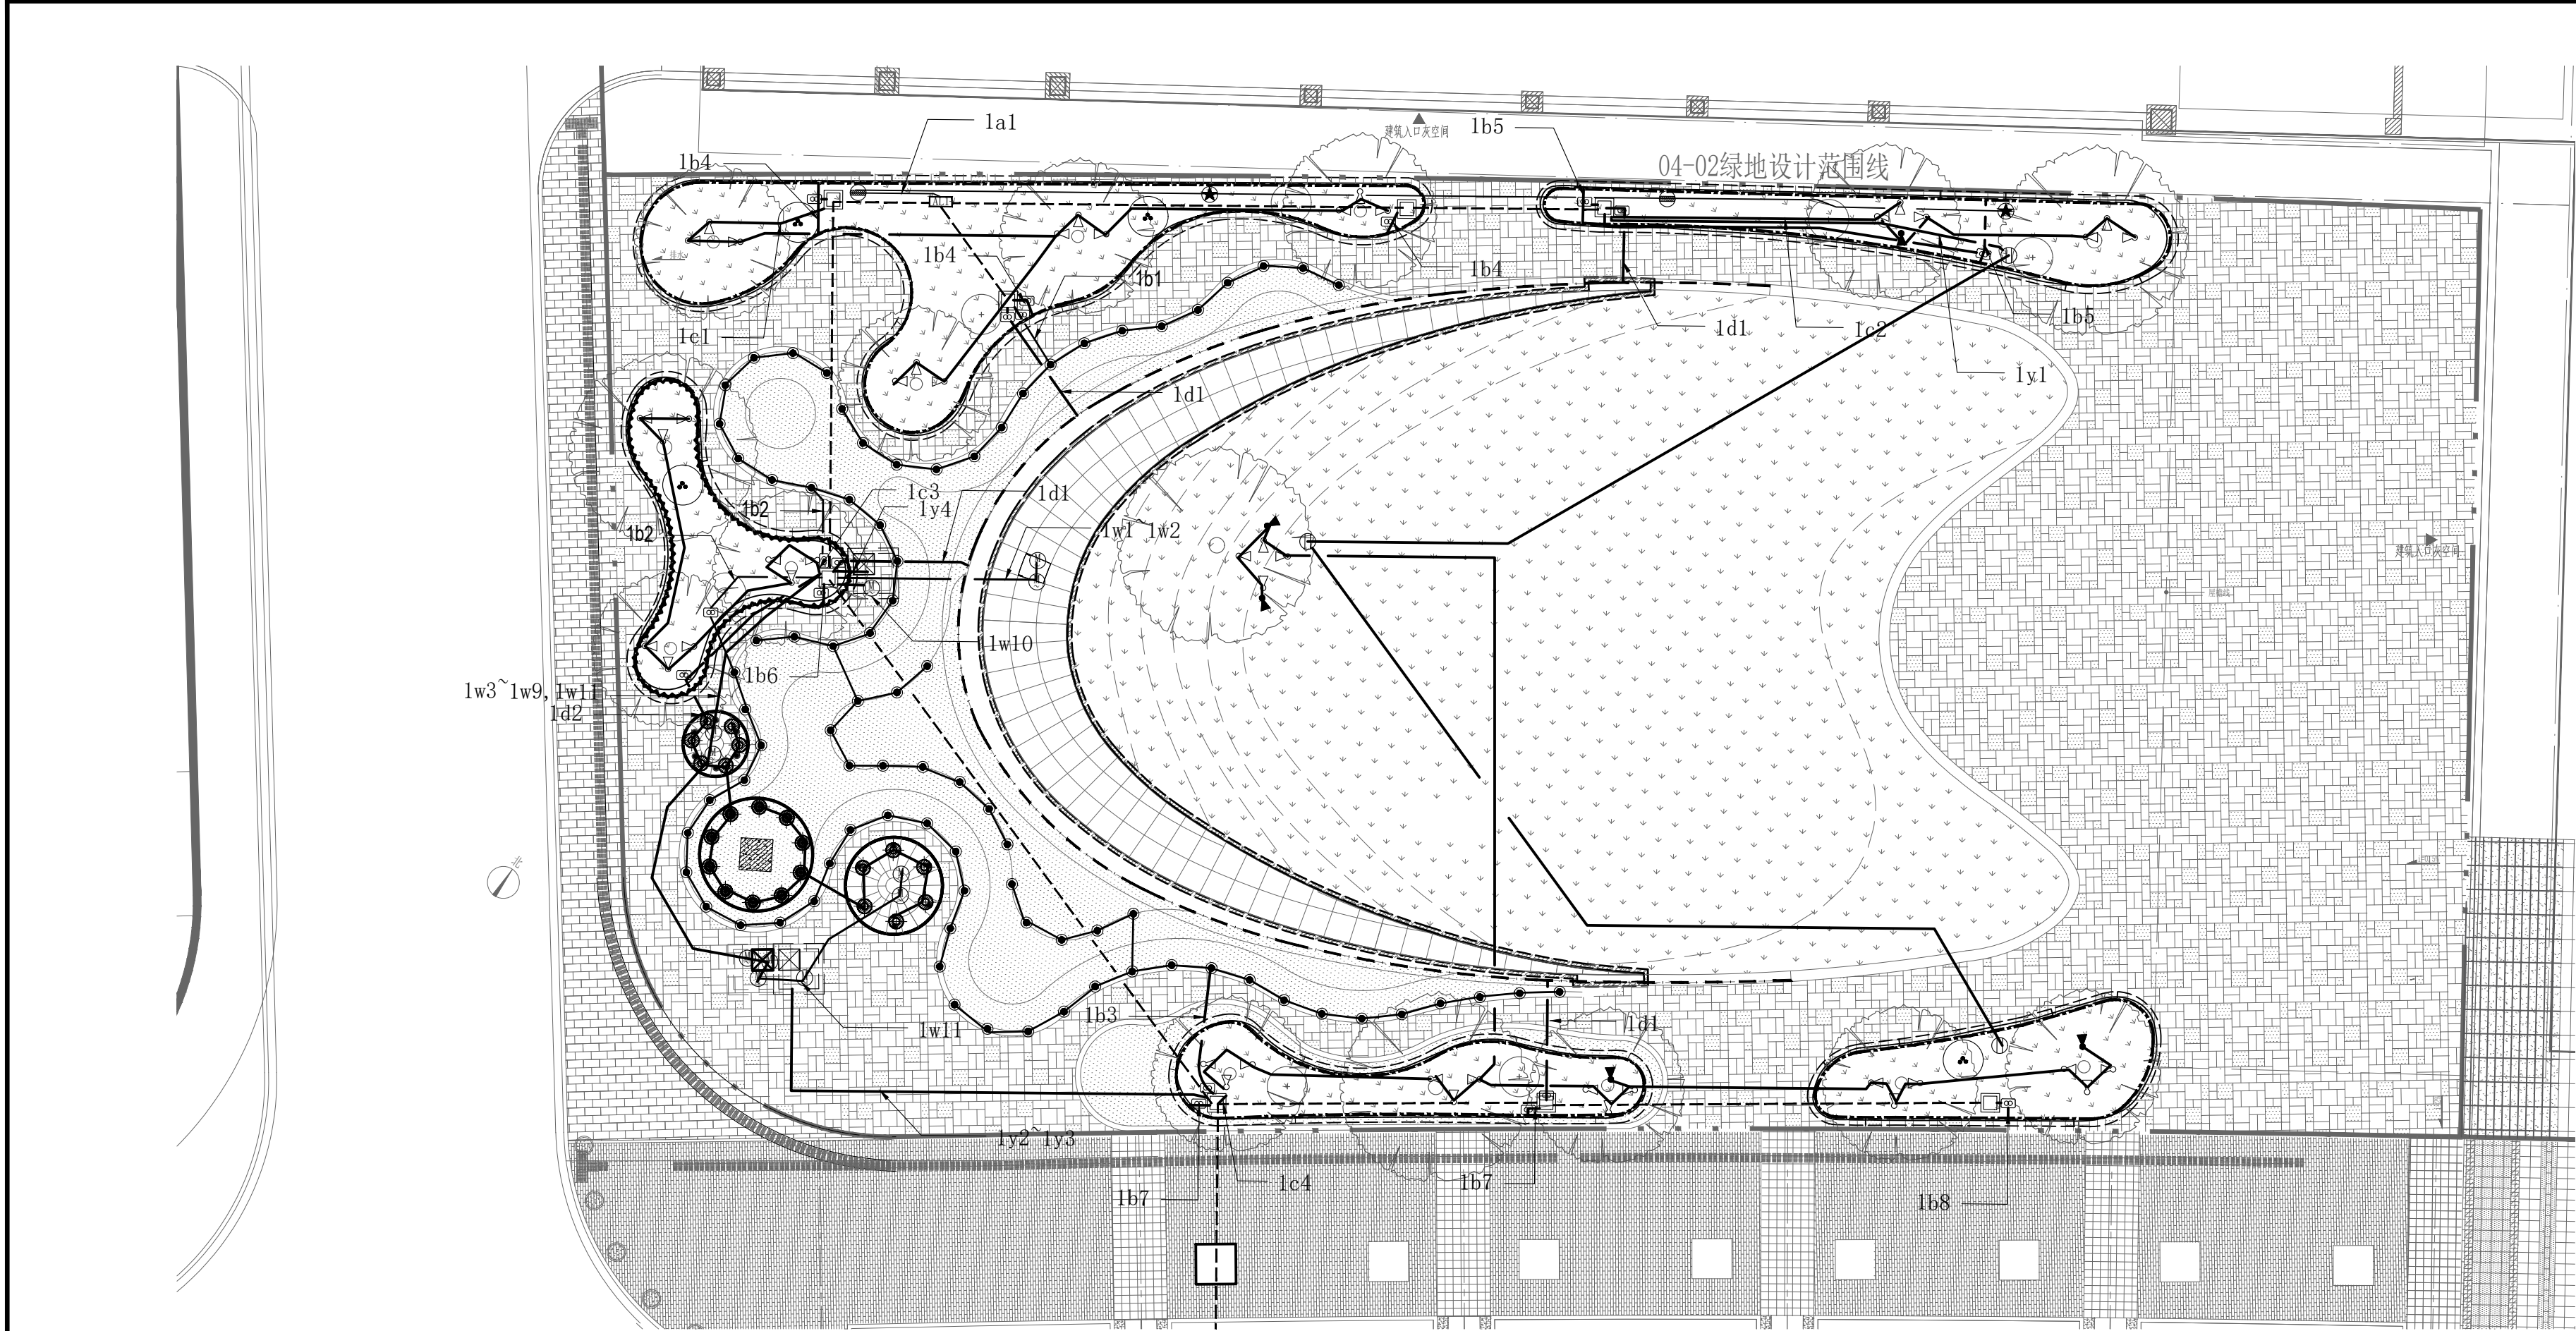

1 04-02绿地照明平面图一
SCALE 1:200

1. 本设计图版权为上海魏玛景观规划设计有限公司拥有，任何人未经允许不得翻印本图纸的任何部分。
2. 除经特别证明外，本图不可作建筑或其他用途。
1. All the drawing and design are copyright by Shanghai Weimar Landscape Design Co., Ltd. No one may reproduce any part of the drawing without permission.
2. This drawing is not valid for construction or other purposes unless separately certified.

备注 REMARKS

建设单位 CLIENT

上海魏玛景观
规划设计有限公司

WEIMAR LANDSCAPE, Shanghai
上海市虹口区沙泾路10号1933老场坊1号楼313室
313,Bldg 1,10 Shajing Rd,1933 Old Millfun,
Hongkou Dist,Shanghai China
Tel: 021-53088119

风景园林工程设计专项乙级 证书编号:A231025932

合作方 COLLABORATOR

建 筑 ARCHI.		COORDINATION 会 签
结 构 STRUCT.		
电 气 ELEC.		
给 排 水 PLUMBING		
暖 通 HVAC		
审 定 Authorized for issue by		
审 核 Reviewed by	杨艺	
项目负责 Project Director by	何磊	
专业负责人 Discipline Responsible	叶青群	
校 对 Checked by	叶青群	
设 计 Designed by	叶青群	
出图签章 STAMP FOR ISSUE		
工程 PROJECT 临港新片区105社区04-02地块公 共绿地景观提升项目		
图名 TITLE 04-02绿地照明平面图一		
工程编号 PROJECT NO. 26002	设计阶段 STATUS 施工图	
图纸编号 DRAWING NO. DS-02	修 订 REV.	
比 例 SCALE 1:200	日 期 DATE 2026.6	
专 业 SPECIALTY 电气		
本图须加盖本公司出图签章, 否则一律无效		

景观灯具图例

序号	图例	名称
1		照明配电箱
2		庭院柱灯
3		二合一庭院柱灯
4		插泥灯
5		星光萤火虫
6		小型地埋灯
7		变压器
8		环形水下灯
9		LED灯带
10		LED水下灯带
11		电缆手井
12		景观水泵