


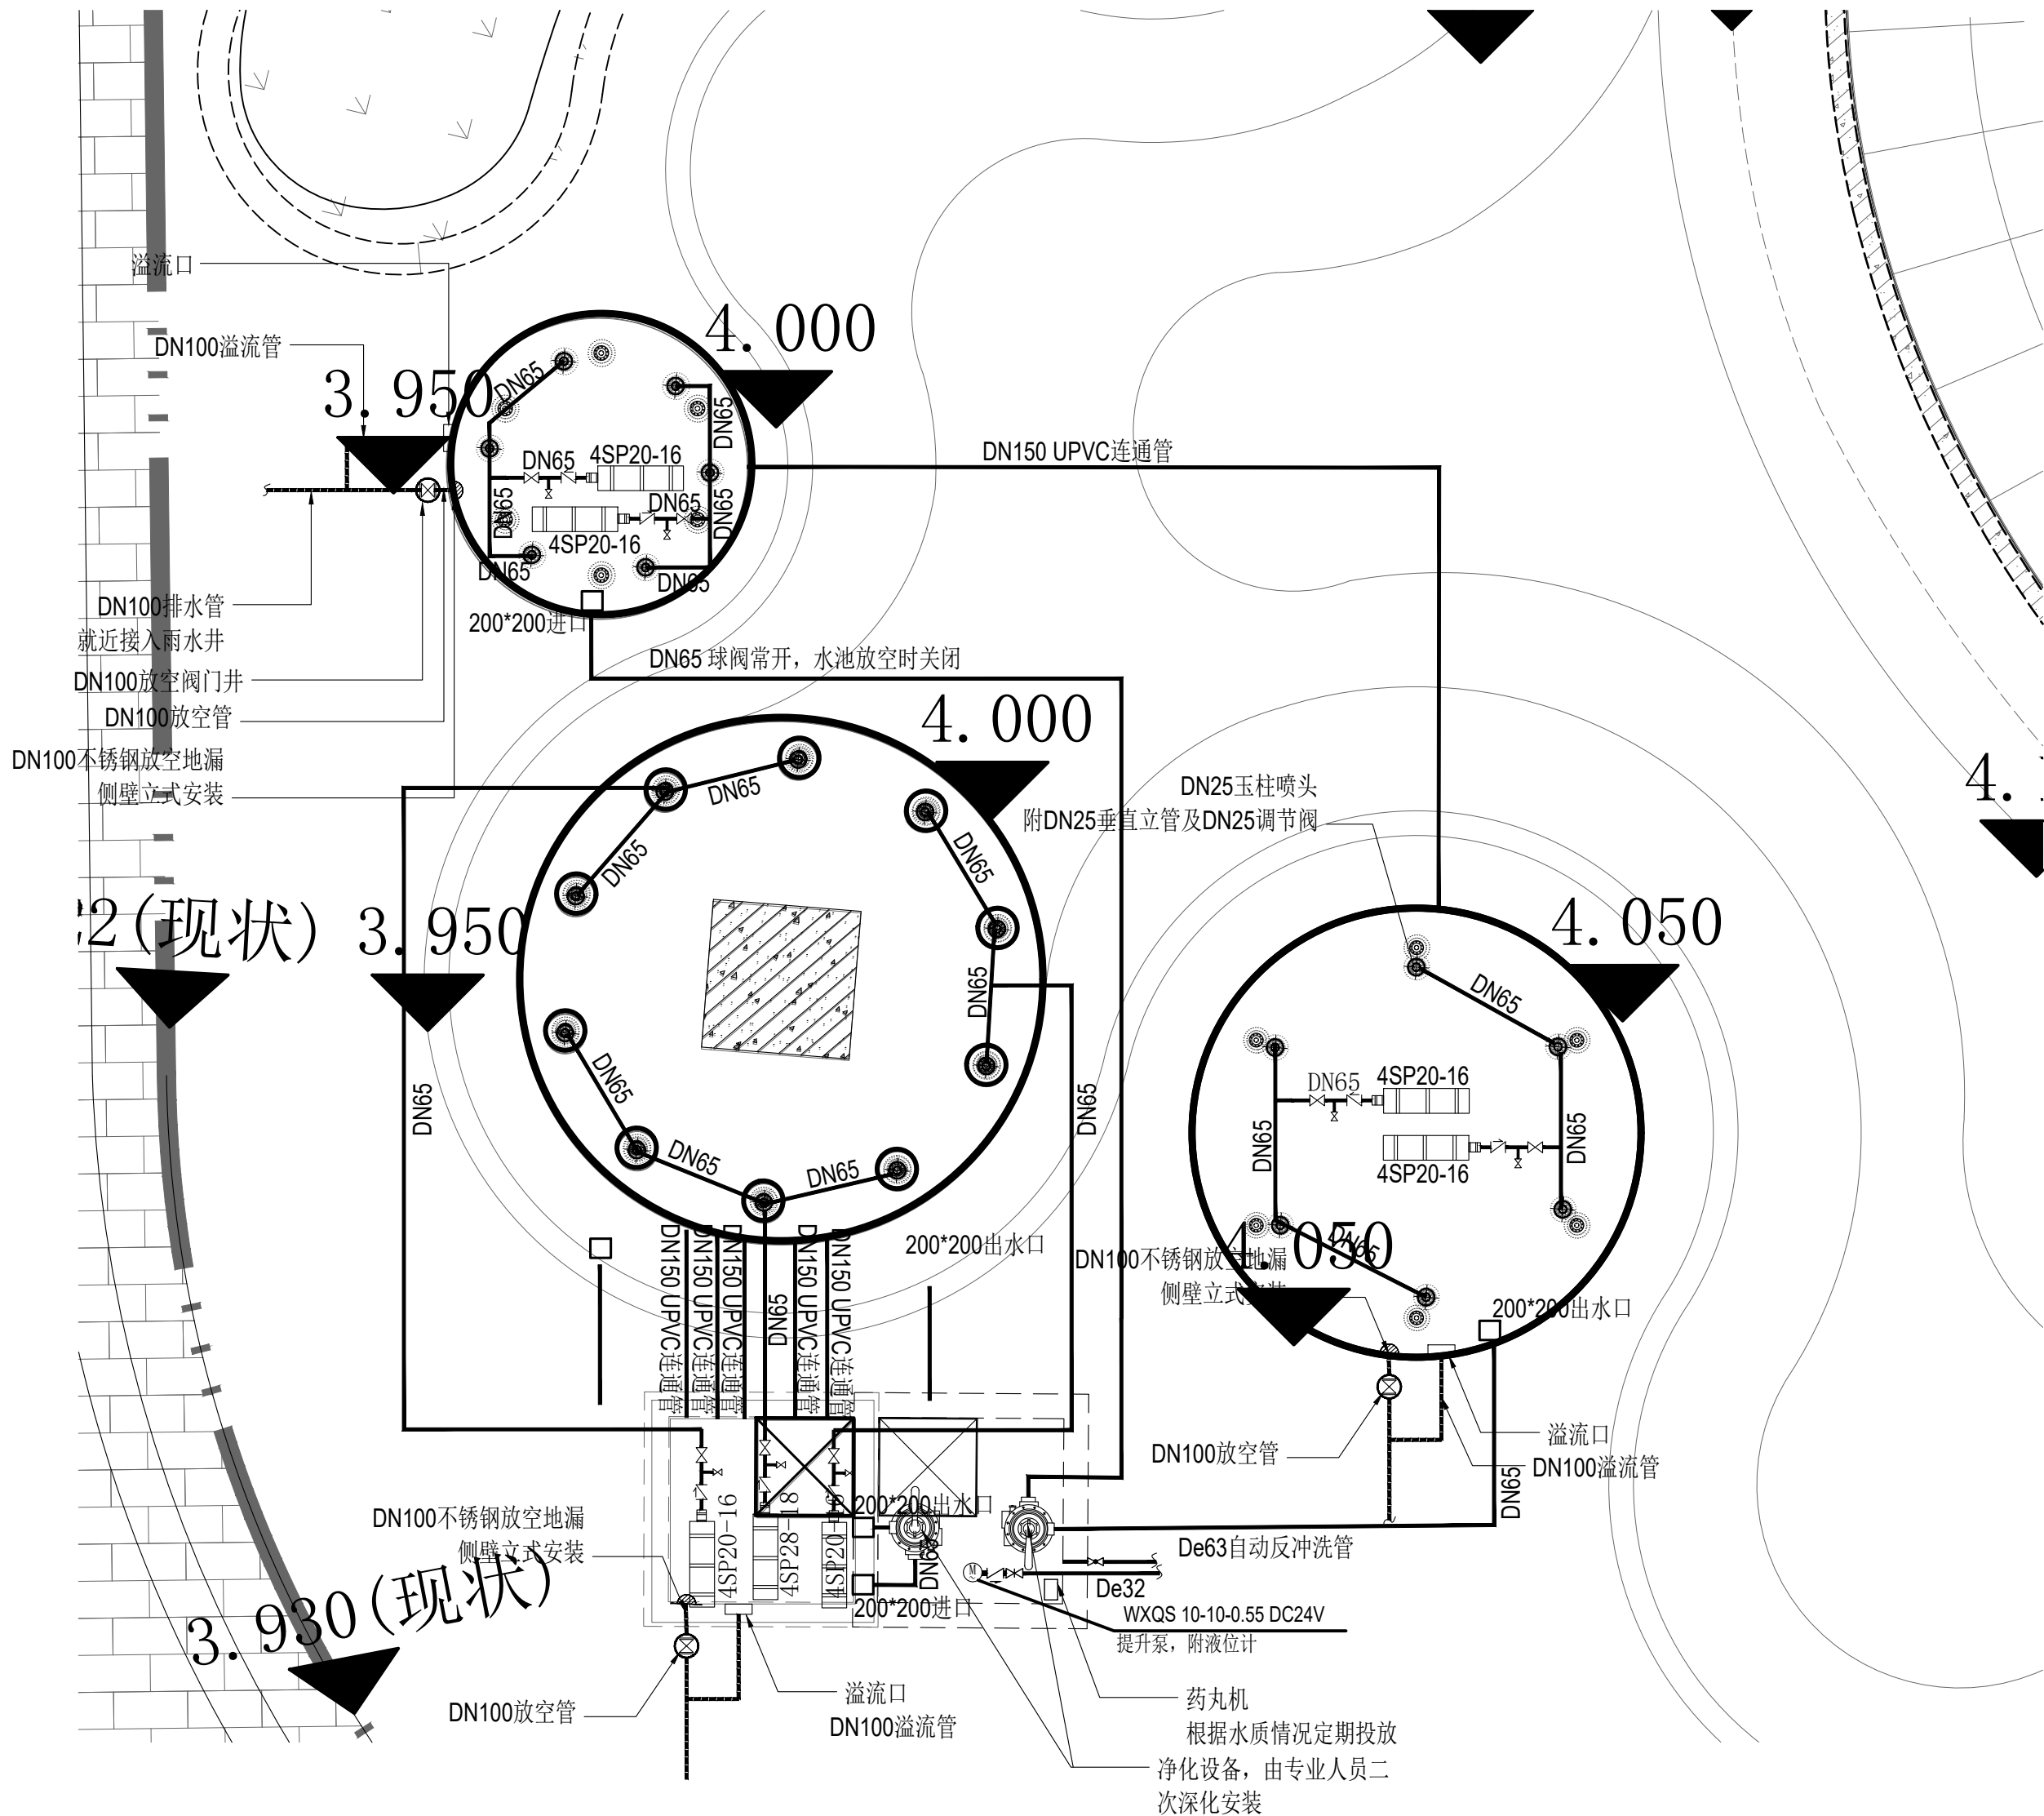

水景主要设备表1

序号	名称	设备型号	数量/套	规格				出水管	备注
				流量(m³/h)	扬程(米)	功率(W)	电压		
1	低压潜水泵	4SP20-16	6	20	16	1.5	DC24V	DN65	卧式安装
2	低压潜水泵	4SP28-18	1	28	18	2.2	DC24V	DN65	卧式安装
3	净化设备		2						
4	投药器		1						
5	强排泵	WXQS 10-10-0.55	1	10	10	0.55			DC24V

水景主要设备表2

序号	名称	设备型号	数量/套	规格				备注
				流量(m³/h)	压力(KPa)	喷头(m)	喷洒直径(m)	
1	玉柱喷头	YZ-DN25	22	6-8	40-200	1.5-8	-	铜制喷头

水景设计说明:

- 水景系统所有管道, 包括水泵出水管及喷头连接支管均采用PE管, 管件之间热熔连接, 阀门及喷头均为不锈钢
- 水景系统补水管采用1.0MPaPE给水管; 放空管、溢流管均采用UPVC排水管, 承插连接, 橡胶圈接口。
- 水泵开启前, 应保证水位达到设计标高; 水景放空时打开各清扫口放空水池。
- 图中管道标高除特别说明外均为管中心标高。
- 水景溢流管管口标高与水面设计标高一致, 管口包裹不锈钢筛网(网孔5×5)。
- 本说明未详尽处按国家相关规范执行。

1. 本设计图版权为上海魏玛景观规划设计有限公司拥有, 任何人未经许可不得翻印本图纸的任何部分。
2. 除经特别证明外, 本图不可作建筑或其他用途。
1. All the drawing and design are copyright by Shanghai Weimar Landscape Design Co., Ltd. No one may reproduce any part of the drawing without permission.
2. This drawing is not valid for construction or other purposes unless separately certified.

备注 REMARKS

建设单位 CLIENT

上海魏玛景观
规划设计有限公司

WEIMAR LANDSCAPE, Shanghai
上海市虹口区沙泾路10号1933老场坊1号楼313室
313.Bldg 1,10 Shajing Rd,1933 Old Millfun,
Hongkou Dist,Shanghai China
Tel: 021-53088119

风景园林工程设计专项乙级 证书编号: A231025932

合作方 COLLABORATOR

建 筑 ARCHI.		COORDINATION 会 签
结 构 STRUCT.		
电 气 ELEC.		
给 排 水 PLUMBING		
暖 通 HVAC		
审 定 Authorized for issue by		
审 核 Reviewed by	张	
项目负责 Project Director by	何	
专业负责人 Discipline Responsible	李	
校 对 Checked by	李	
设 计 Designed by	李	

出图签章 STAMP FOR ISSUE

工程 PROJECT
临港新片区105社区04-02地块公
共绿地景观提升项目

图名 TITLE

04-02绿地水景-给排水详图

工程编号 PROJECT NO.	设计阶段 STATUS
26002	施工图
图纸编号 DRAWING NO.	修 订 REV.
SS-04	
比 例 SCALE	日 期 DATE
1:300	2026.6
专 业 SPECIALTY	
给排水	

本图须加盖本公司出图签章, 否则一律无效