

1. 本设计图版权为上海魏玛景观规划设计有限公司拥有。任何人未经许可不得翻印本图纸的任何部分。
2. 除经特别证明外，本图不可作建筑或其他用途。
1. All the drawing and design are copyright by Shanghai Weimar Landscape Design Co., Ltd. No one may reproduce any part of the drawing without permission.
2. This drawing is not valid for construction or other purposes unless separately certified.

备注 REMARKS

建设单位 CLIENT

上海魏玛景观
规划设计有限公司

WEIMAR LANDSCAPE, Shanghai
上海市虹口区沙泾路10号1933老场坊1号楼313室
313.Bldg 1,10 Shajing Rd,1933 Old Millfun,
Hongkou Dist,Shanghai China
Tel: 021-53088119

风景园林工程设计专项乙级 证书编号: A231025932

合作方 COLLABORATOR

建 筑		COORDINATION 会 签
结 构		
电 气		
给 排 水		
暖 通		

审 定	
Authorized for issue by	
审 核	
Reviewed by	
项目负责	
Project Director by	
专业负责人	
Discipline Responsible	
校 对	
Checked by	
设 计	
Designed by	

出图签章 STAMP FOR ISSUE

工程 PROJECT
临港新片区105社区04-02地块公
共绿地景观提升项目

图名 TITLE
04-02绿地水景二给排水详图


工程编号	PROJECT NO.	设计阶段	STATUS
26002		施工图	

图纸编号	DRAWING NO.	修 订	REV.
SS-05			

比 例	SCALE	日 期	DATE
1:300		2026.6	

专 业	SPECIALTY
给排水	

本图须加盖本公司出图签章, 否则一律无效

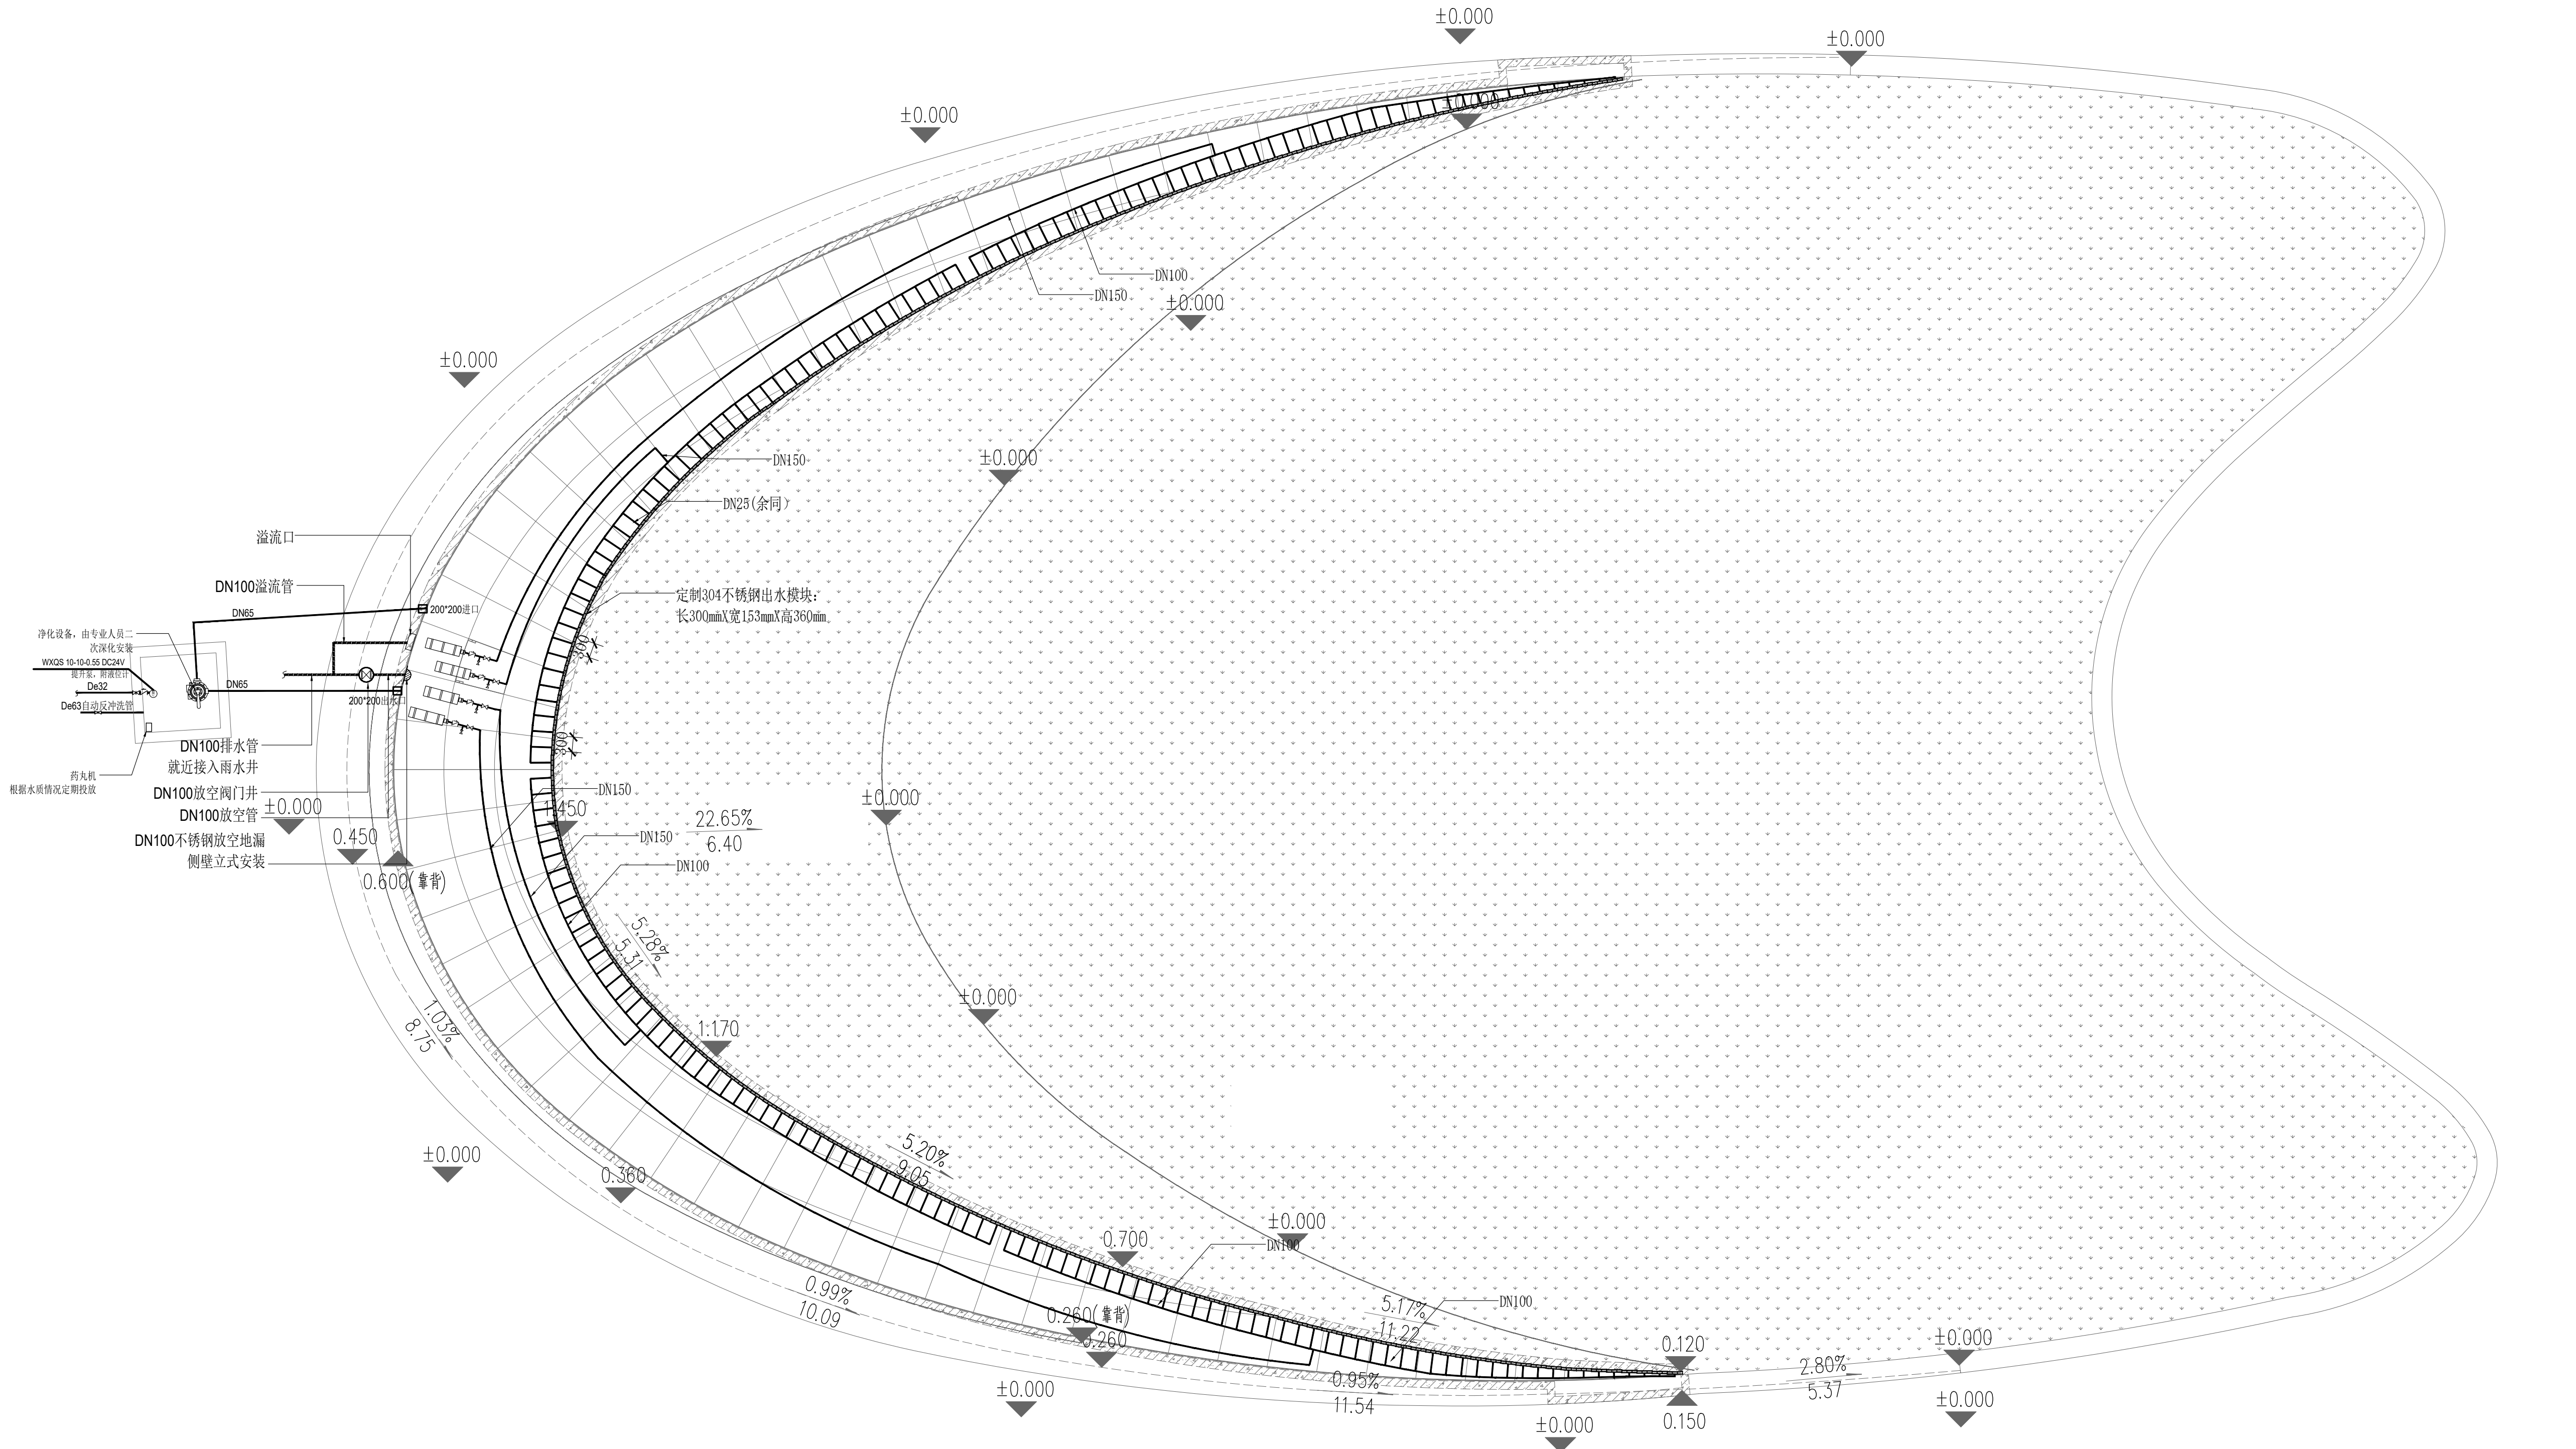

水景主要设备表1

序号	名称	设备型号	数量/套	规 格					出水管径	备 注
				流量 (m³/h)	扬程 (米)	功率 (KW)	重量 (kg)	尺寸 (直径×长度)		
1	潜水泵	QS 100-12-5.5	4	100	12	5.5	75	210mm×710mm	DN150	卧式安装
2	定制304不锈钢出水模块		181					长300mm×宽153mm×高360mm	DN25	
3	净化设备		1							
4	投药器		1							
4	强排泵	WXQS 10-10-0.55	1	10	10	0.55				DC24V

水景设计说明:

- 水景系统所有管道, 包括水泵出水管及喷头连接支管均采用PE管, 管件之间热熔连接, 阀门及喷头均为不锈钢
- 水景系统补水管采用1.0MPaPE给水管; 放空管、溢流管均采用UPVC排水管, 承插连接, 橡胶圈接口。
- 水泵开启前, 应保证水位达到设计标高; 水景放空时打开各清扫口放空水池。
- 图中管道标高除特别说明外均为管中心标高。
- 水景溢流管管口标高与水面设计标高一致, 管口包裹不锈钢筛网(网孔5×5)。
- 本说明未详尽处按国家相关规范执行。
- 出水模块由专业厂家深化安装

水景主要设备表1

序号	名称	数量(米)
1	DN25	68m
2	DN100	60m
2	DN150	55m

