


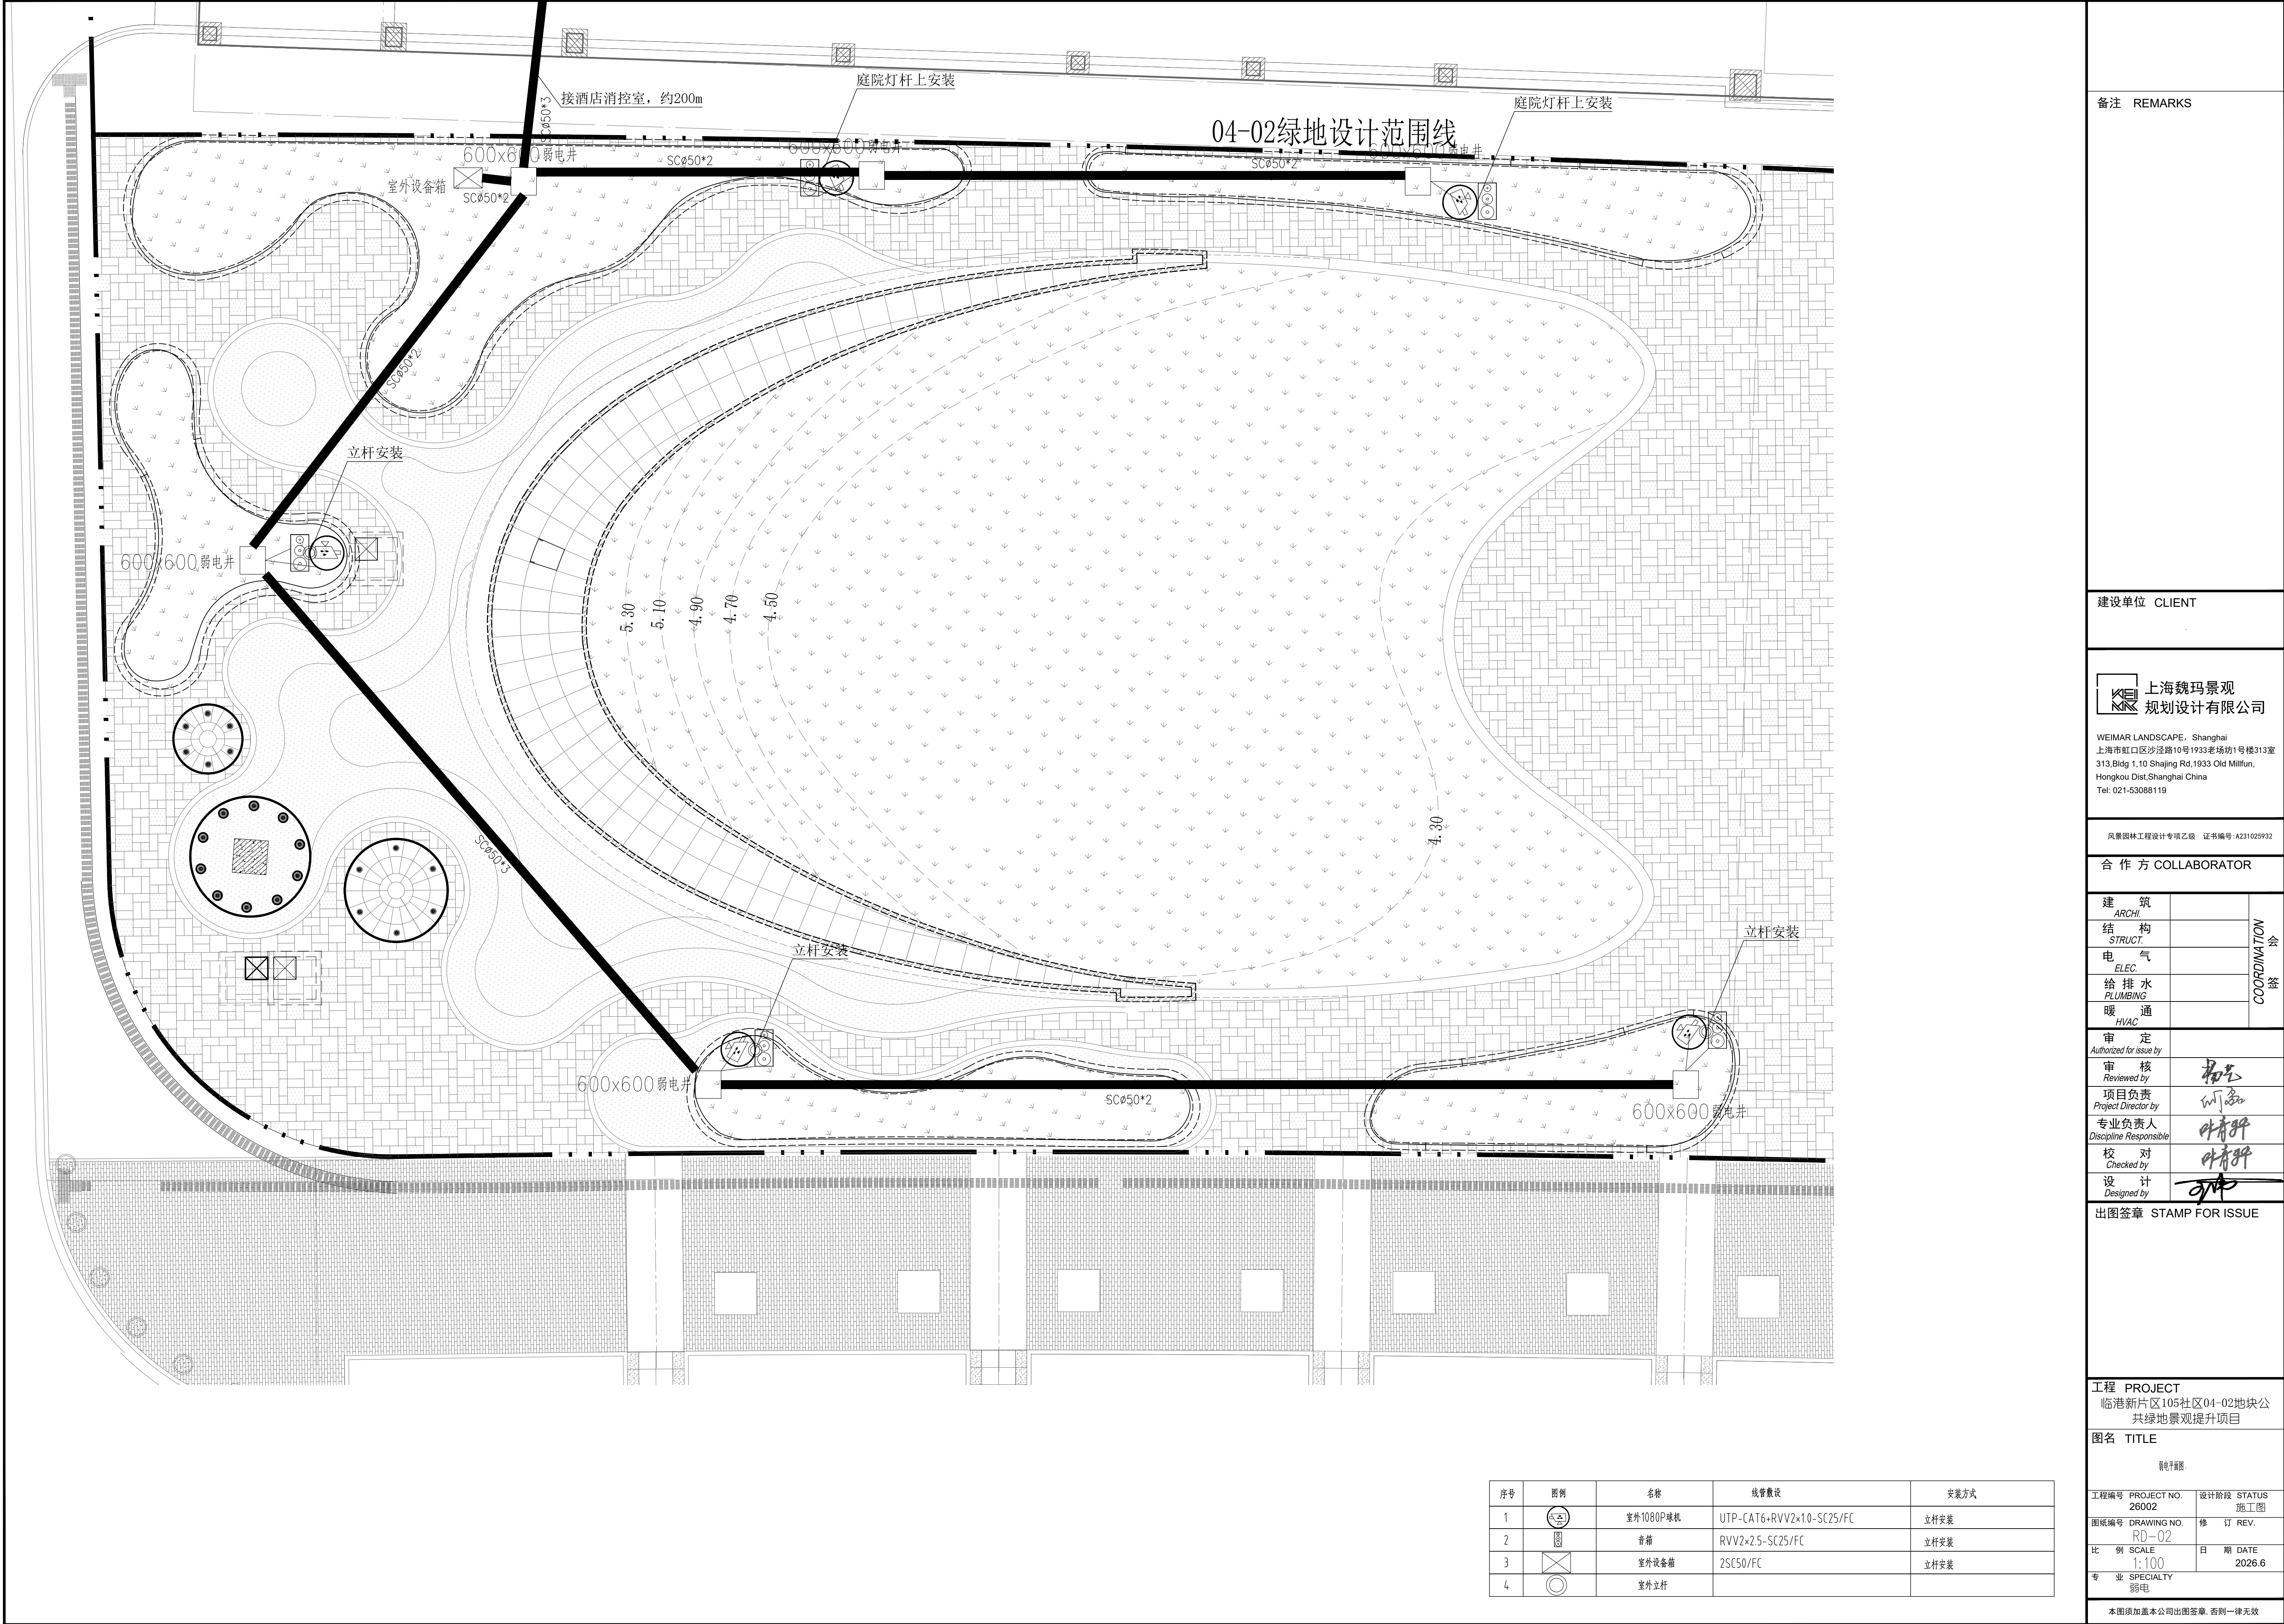

备注 REMARKS

建设单位 CLIENT

上海魏玛景观  
规划设计有限公司

WEIMAR LANDSCAPE · Shanghai  
上海市虹口区沙泾路10号1933老场坊1号楼313室  
313.Bldg 1,10 Shajing Rd.1933 Old Millfun,  
Hongkou Dist.Shanghai China  
Tel: 021-53088119

风景园林工程设计专项乙级 证书编号: A231025932

合作方 COLLABORATOR

|                   |  |                     |
|-------------------|--|---------------------|
| 建 筑<br>ARCHI.     |  | COORDINATION<br>会 签 |
| 结 构<br>STRUCT.    |  |                     |
| 电 气<br>ELEC.      |  |                     |
| 给 排 水<br>PLUMBING |  |                     |
| 暖 通<br>HVAC       |  |                     |

|                                 |     |
|---------------------------------|-----|
| 审 定<br>Authorized for issue by  |     |
| 审 核<br>Reviewed by              | 韦志  |
| 项目负责人<br>Project Director by    | 刘磊  |
| 专业负责人<br>Discipline Responsible | 叶青群 |
| 校 对<br>Checked by               | 叶青群 |
| 设 计<br>Designed by              | 叶青  |

出图签章 STAMP FOR ISSUE

工程 PROJECT  
临港新片区105社区04-02地块公  
共绿地景观提升项目

图名 TITLE

弱电工程

|                  |             |
|------------------|-------------|
| 工程编号 PROJECT NO. | 设计阶段 STATUS |
| 26002            | 施工图         |
| 图纸编号 DRAWING NO. | 修 订 REV.    |
| RD-02            |             |
| 比 例 SCALE        | 日 期 DATE    |
| 1:100            | 2026.6      |
| 专 业 SPECIALTY    |             |
| 弱电               |             |

本图须加盖本公司出图签章, 否则一律无效

| 序号 | 图例 | 名称        | 线缆敷设                      | 安装方式 |
|----|----|-----------|---------------------------|------|
| 1  | ⊗  | 室外1080P球机 | UTP-CAT6+RVV2×1.0-SC25/FC | 立杆安装 |
| 2  | ⊙  | 音箱        | RVV2×2.5-SC25/FC          | 立杆安装 |
| 3  | ⊗  | 室外设备箱     | 2SC50/FC                  | 立杆安装 |
| 4  | ⊙  | 室外立杆      |                           |      |