


[illegible]

	实 名 打 印 栏	签 署 栏
项目负责人	朱中原	
专业负责人	陈畅	
设 计 人	何磊	
项目负责章		
出图专用章		
审图章		
专业负责章		
竣工章		
 中国市政工程西北设计研究院有限公司 CSCEC AECOM CONSULTANTS CO.,LTD 设计证书：综合M162901-157 版权所有 PROPERTY IN COPYRIGHT		
工程名称 PROJECT	上海市公安局业务技术用房（申虹路）项目	
子项名称 SUBSECTION	1号楼	
图纸名称 DRAWING TITLE	1~3号电梯 井道平面图	
图纸编号 DRAWING NO.		
工程编号 PROJECT NO.	51-2024-0724	图纸比例 SCALE
出图日期 DATE	2026.06	版 本 EDITION
设计总负责 DESIGN MANAGER	朱中原	1:50
分项负责人 SUBLEADER	张晓桐	A版
注 册 师 REG. ENGINEER	陈畅	
审 定 APPROVED		
审 核 EXAMINED	陈海鹏	
校 核 CHECKED	韩雷	

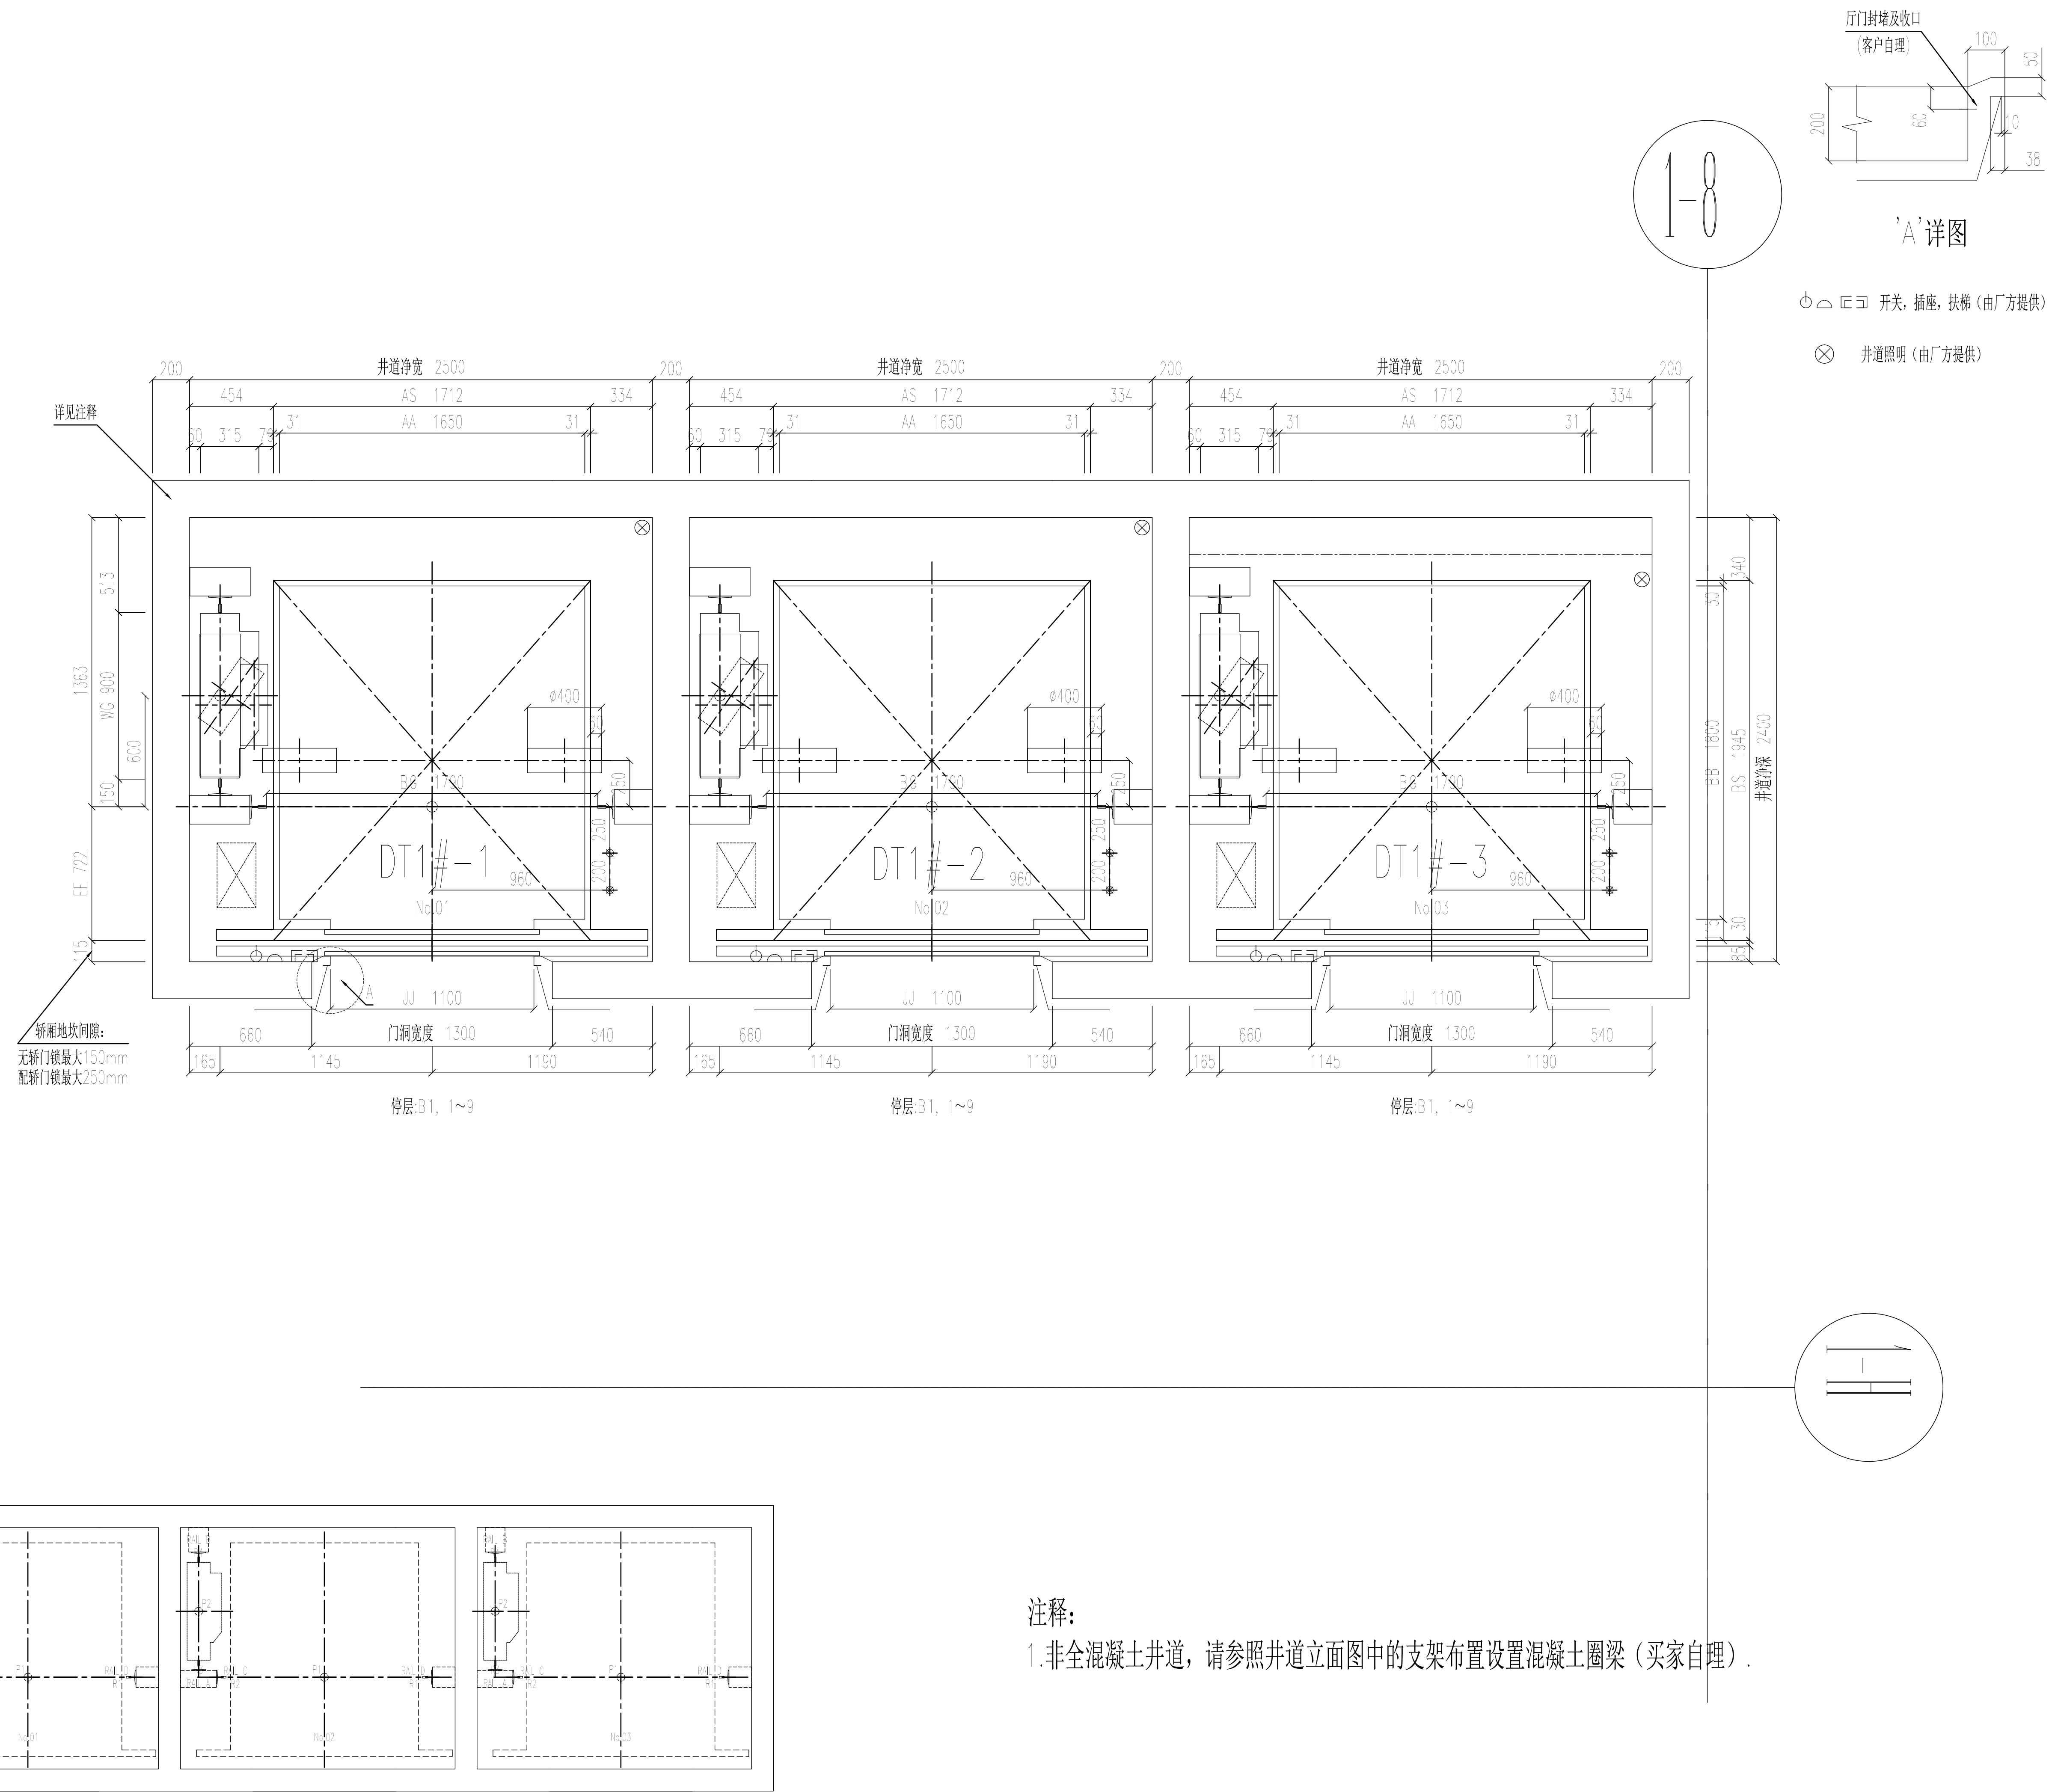

备注栏

注释:

1.非全混凝土井道,请参照井道立面图中的支架布置设置混凝土圈梁(买家自理).