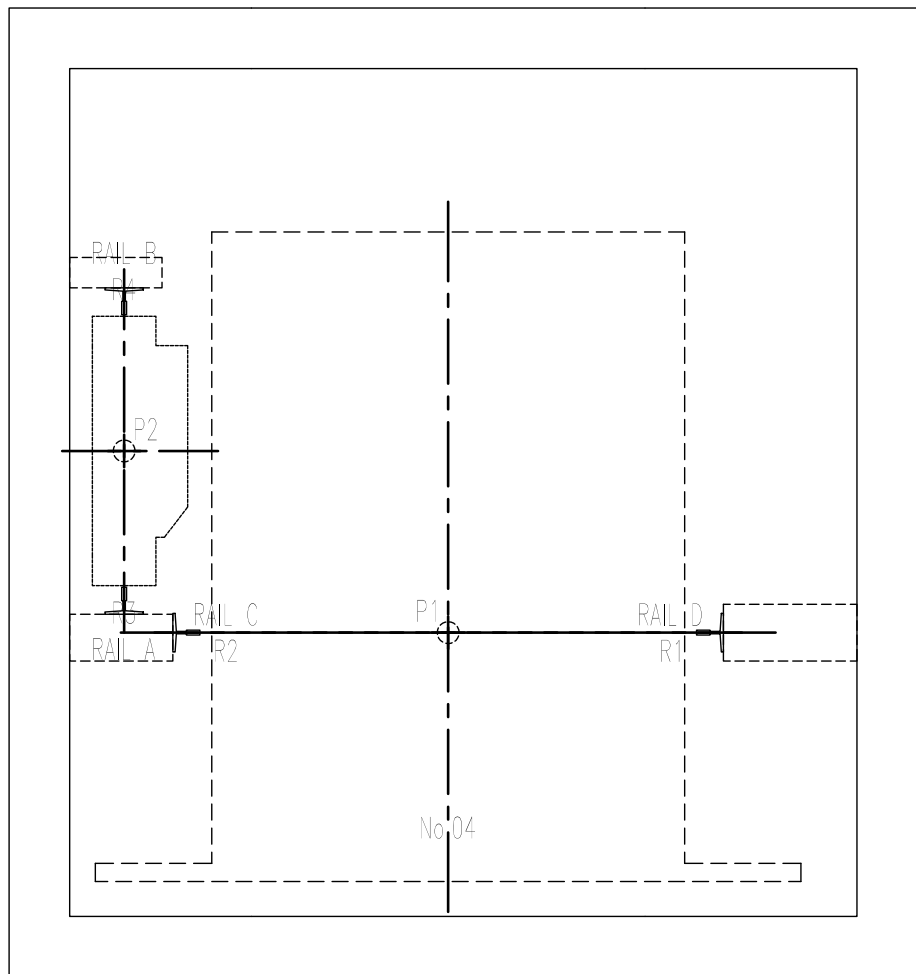
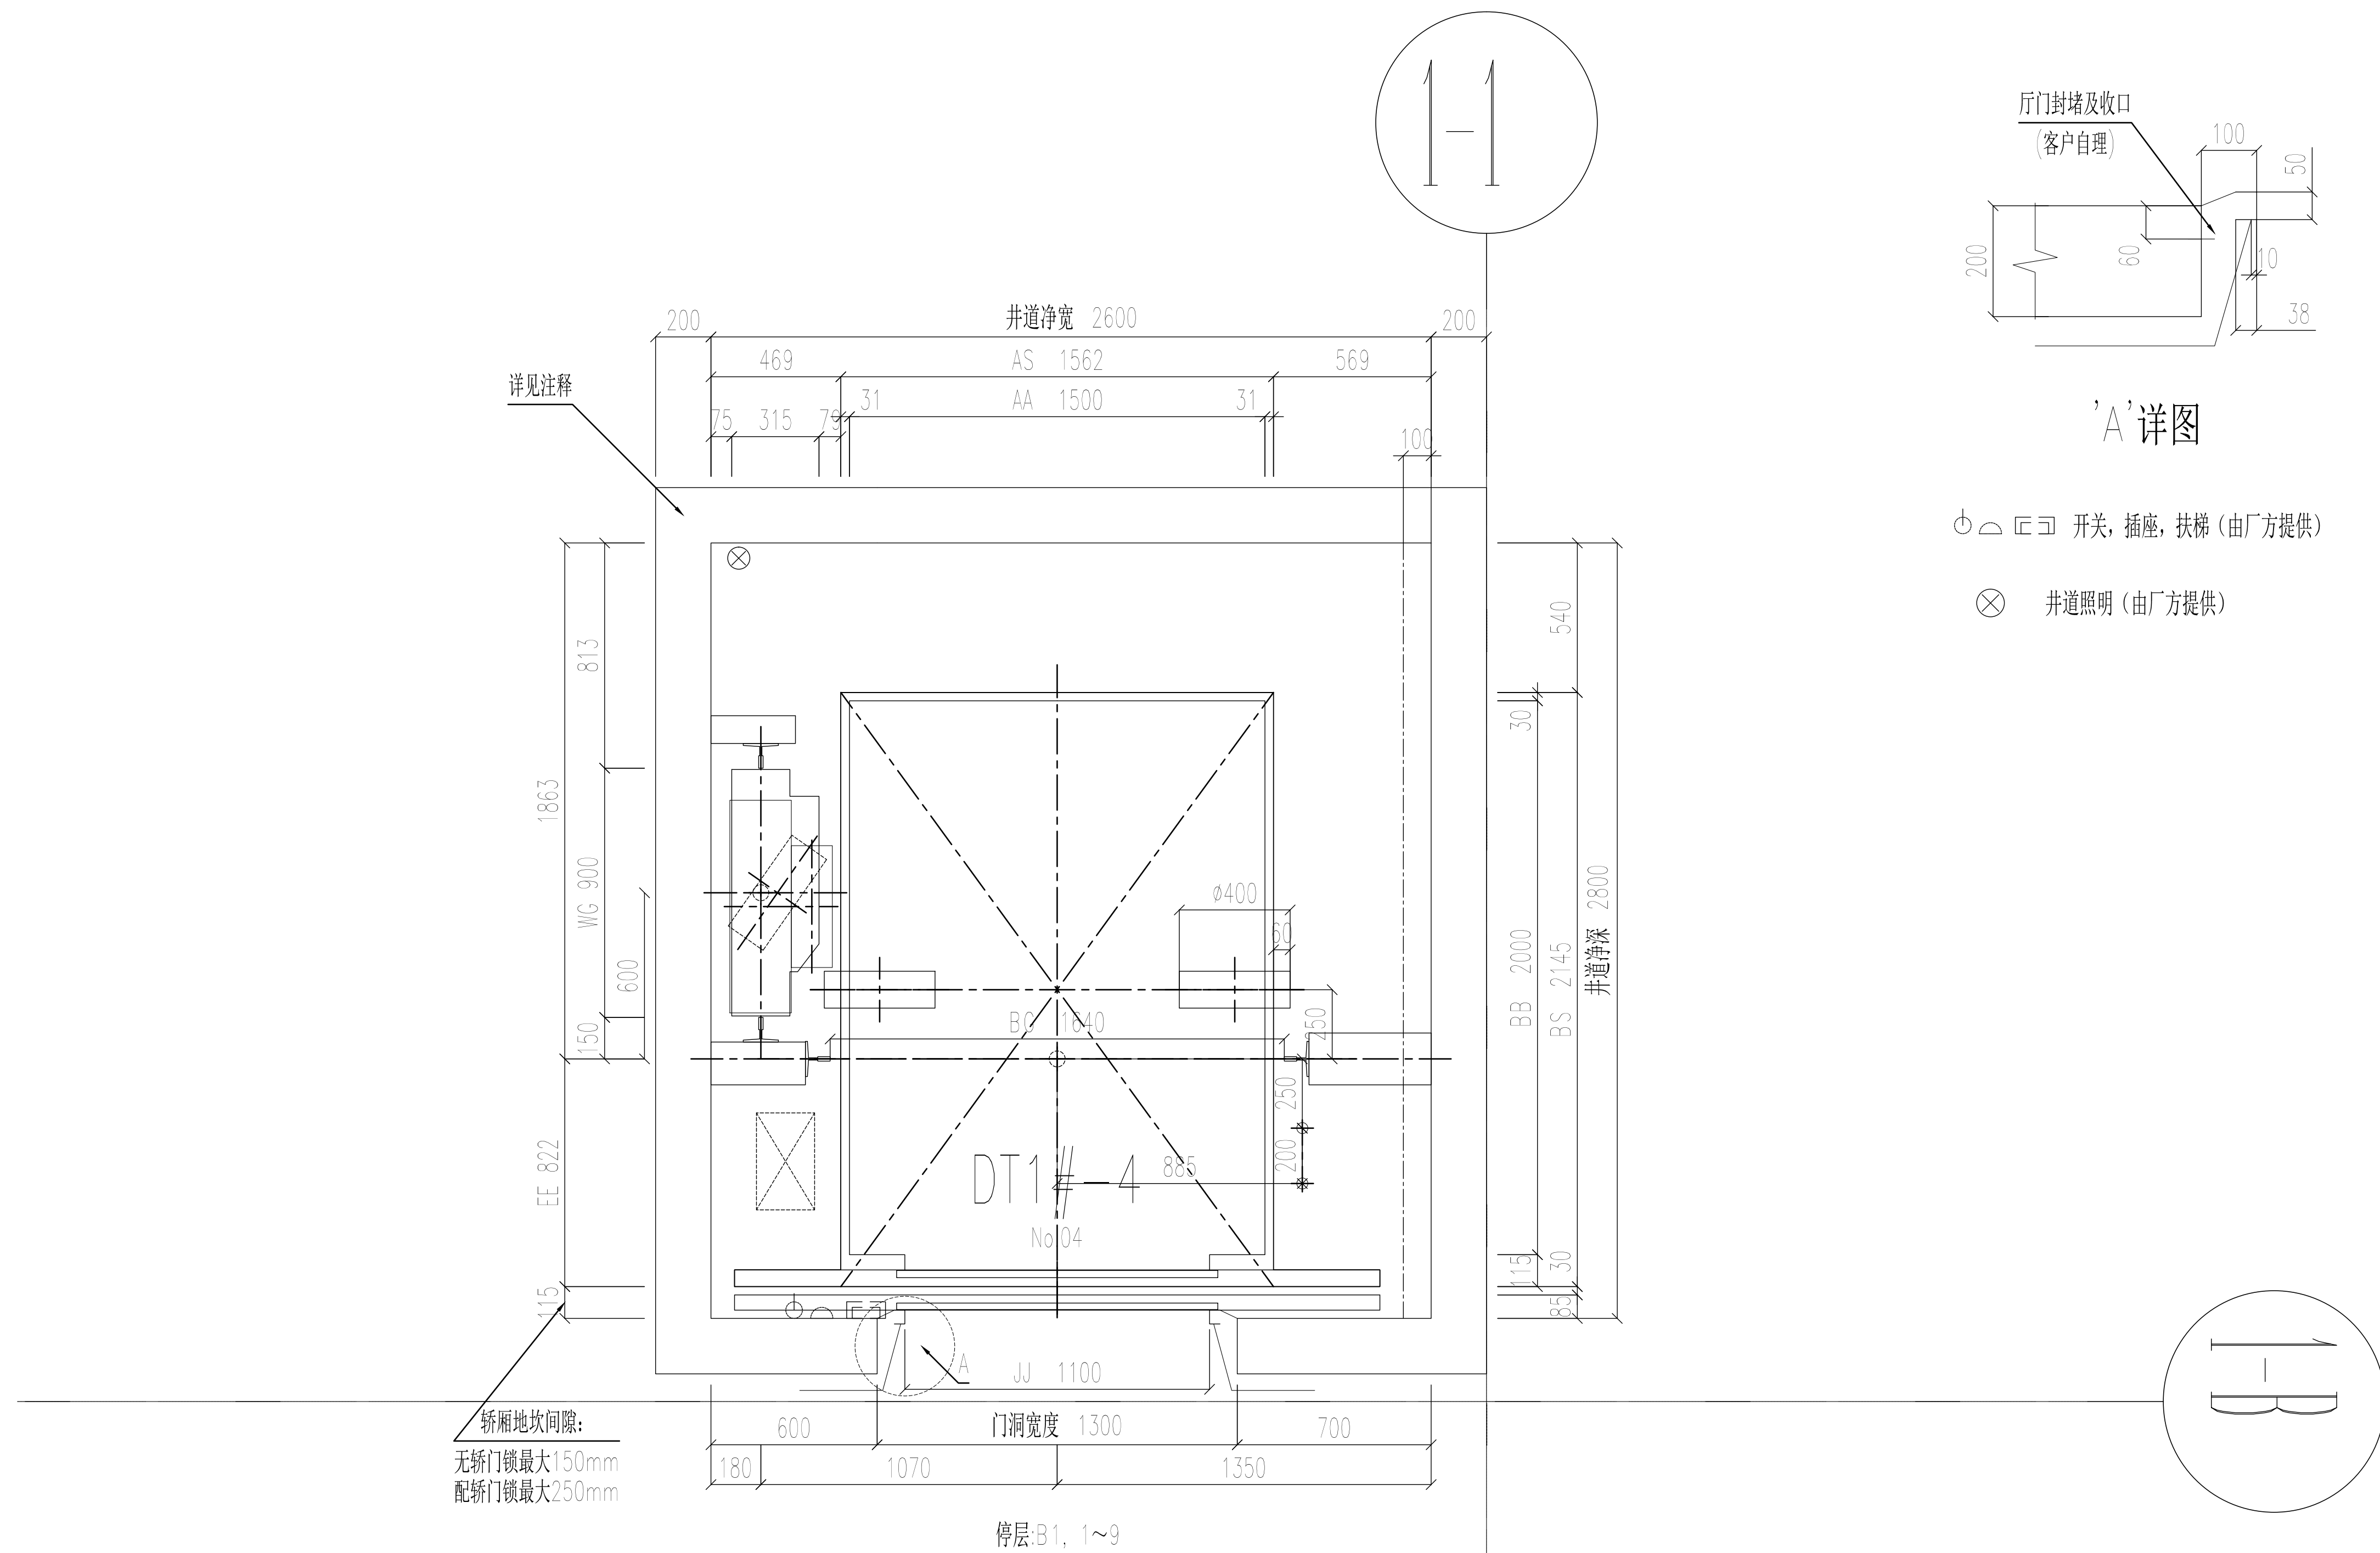


[illegible]

底坑平面布置图

注释:

- 1.非全混凝土井道,请参照井道立面图中的支架布置设置混凝土圈梁(买家自理)。

	实名打印栏	签 署 栏
项目负责人	朱中原	
专业负责人	陈杨	
设 计 人	柯磊	

项目负责章

出图专用章

审图章

专业负责章

竣工章

<div>中国市政工程西北设计研究院有限公司 CSCEC AECOM CONSULTANTS CO., LTD 设计证书: 综合AW162001457 版权所有: PROPERTY IN COPYRIGHT</div>			
工程名称 PROJECT	上海市公安局业务技术用房(中虹路)项目		
子项名称 SUBJECT	1号楼		
图纸名称 DRAWING TITLE	4号电梯 井道平面图		
图纸编号 DRAWING NO.			
工程编号 PROJECT NO.	51-2024-0724	图纸比例 SCALE	1:50
出图日期 DATE	2026.06	版 本 E D I T I O N	A版
设计负责人 DESIGNER	朱广原		
审核负责人 CHECKER	张晓桐		
注册工程师 REG. ENGINEER	陈畅		
审 定 APPROVED			
审 核 EXAMINED	陈海鹏		
校 核 CHECKED	韩雷		



备注栏