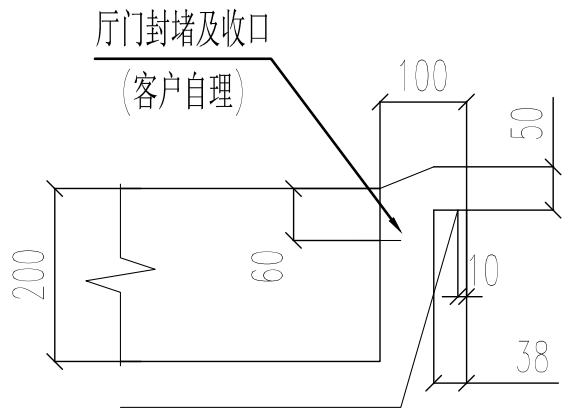
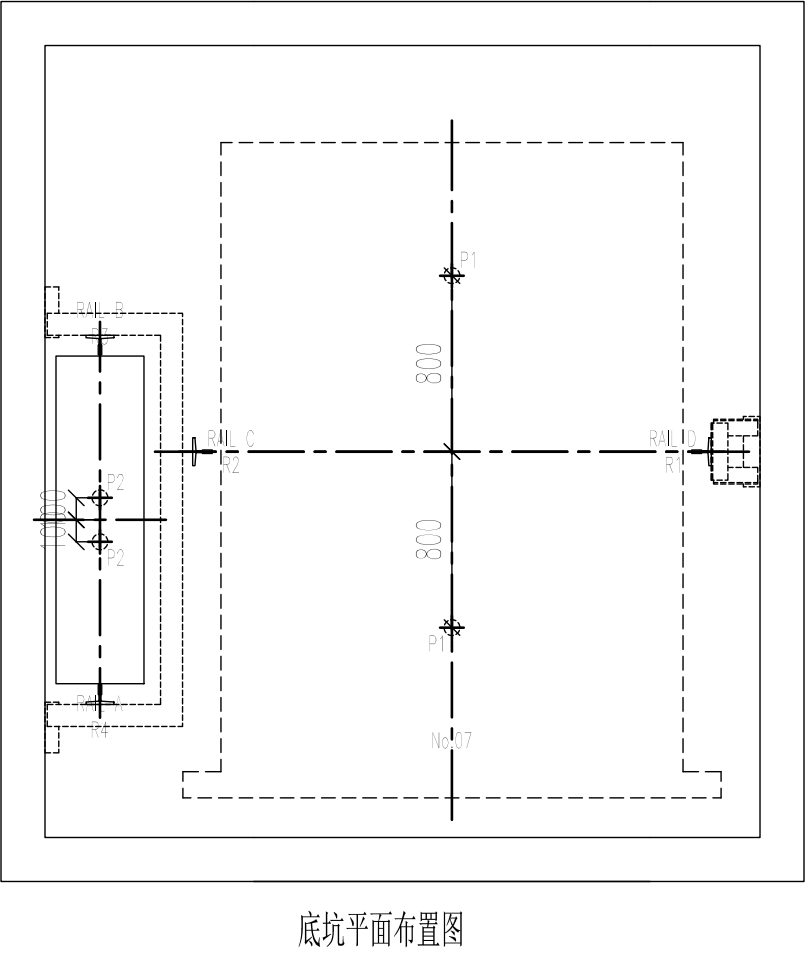
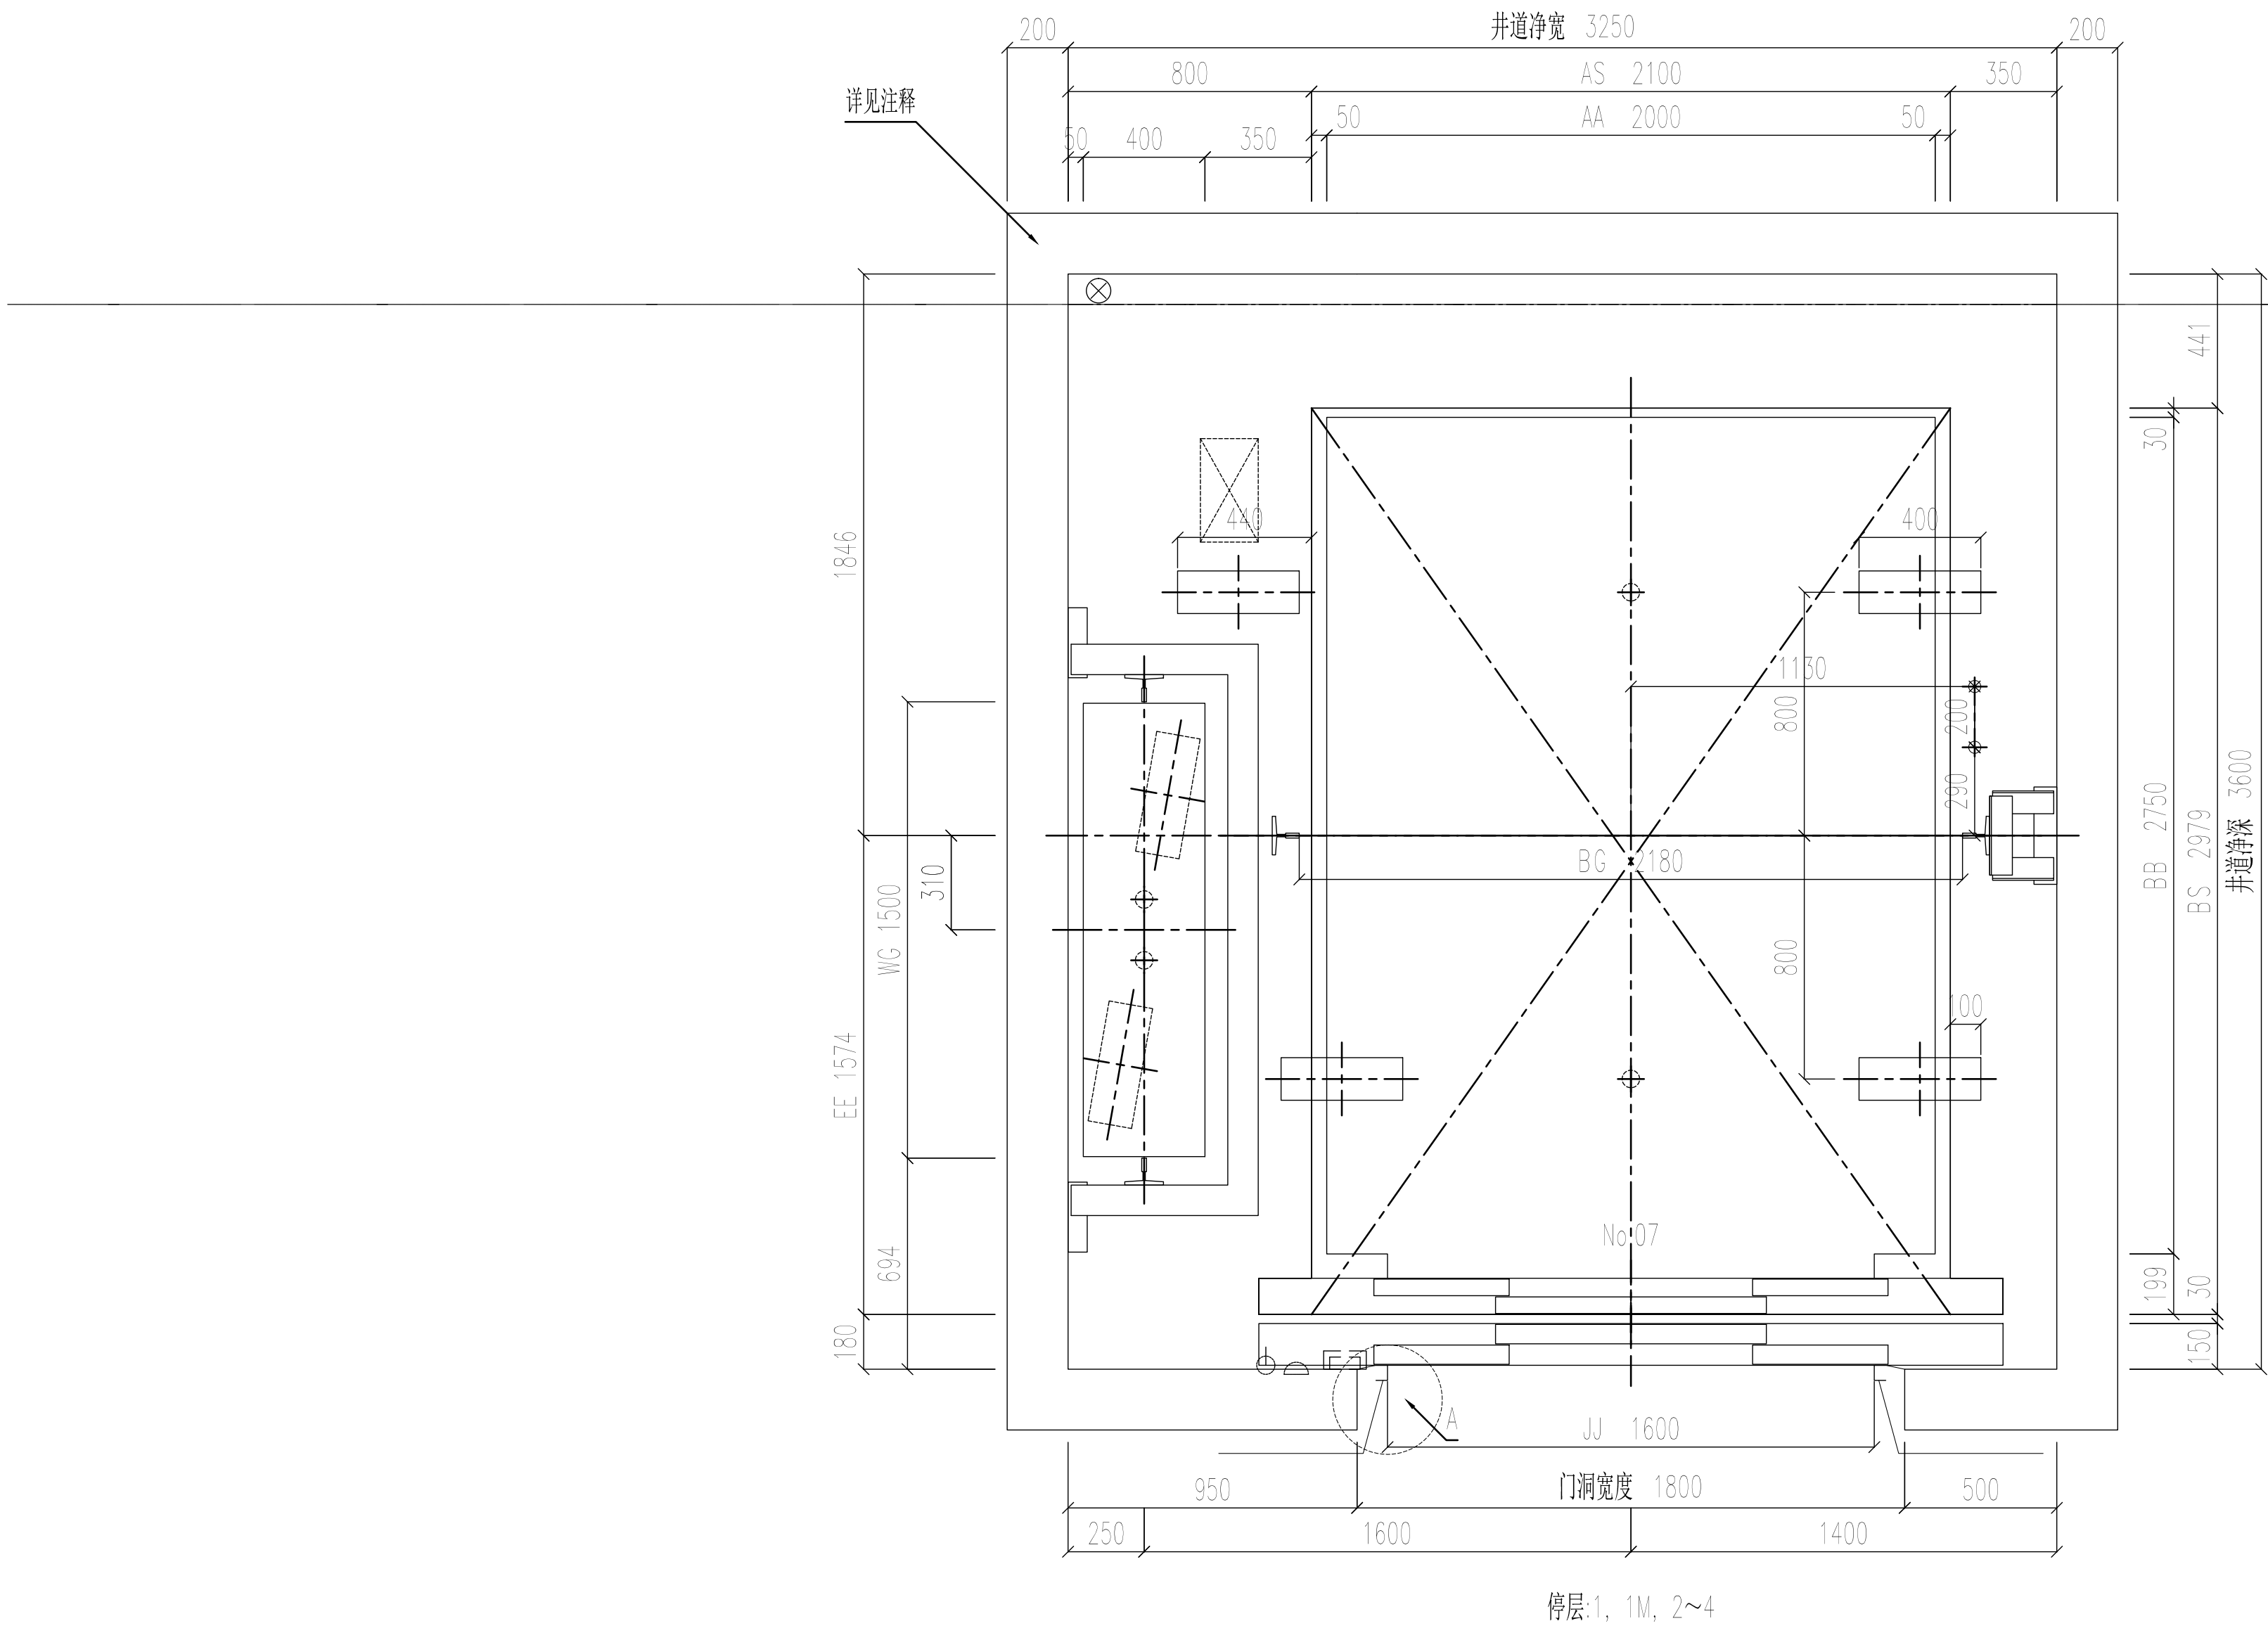


[illegible]

'A'详图

- ⊙ ⊔ ⊞ ⊡ 开关, 插座, 扶梯 (由厂方提供)
- ⊗ 井道照明 (由厂方提供)

	实名打印栏	签 署 栏
项目负责人	朱中原	
专业负责人	陈杨	
设 计 人	何磊	

项目负责章

出图专用章

审图章

专业负责章

竣工章

<div></div> <div>中国市政工程西北设计研究院有限公司 CSCEC AECOM CONSULTANTS CO., LTD 设计证书: 综合XK162004157 版权所有 PROPERTY IN COPYRIGHT</div>			
工程名称 PROJECT	上海市公安局业务技术用房(申虹路)项目		
子项名称 SUBSECTION	4号楼		
图纸名称 DRAWING TITLE	4号电梯 井道平面图		
图纸编号 DRAWING NO.			
工程编号 PROJECT NO.	51-2024-0724	图纸比例 SCALE	1:50
出图日期 DATE	2026.06	版 本 EDITION	A版
设计总负责人 RES. MANAGER	朱中原		
专业负责人 SRL MANAGER	张晓桐		
注册师 REG. ENGINEER	陈旸		
审 定 APPROVED			
审 核 CHECKED	陈海鹏		
校 核 CHECKED	特雷		



备注栏

注释:

- 1.非全混凝土井道，请参照井道立面图中的支架布置设置混凝土圈梁（买家自理）。